





LEGENDA RETE SOTTOSERVIZI

- RETE INTERNA SMALTIMENTO ACQUE METEORICHE
- RETE PUBBLICA SMALTIMENTO ACQUE METEORICHE
- RETE ACQUE NERE

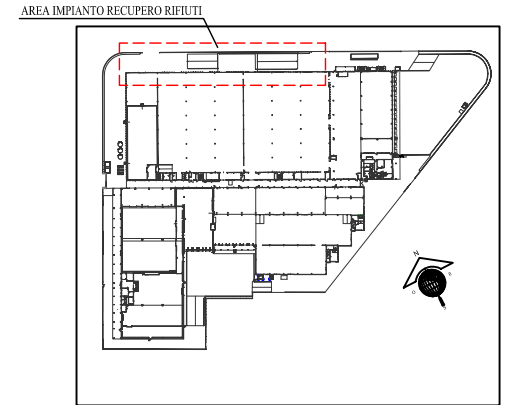

PLANIMETRIA GENERALE
SCALA 1:2000

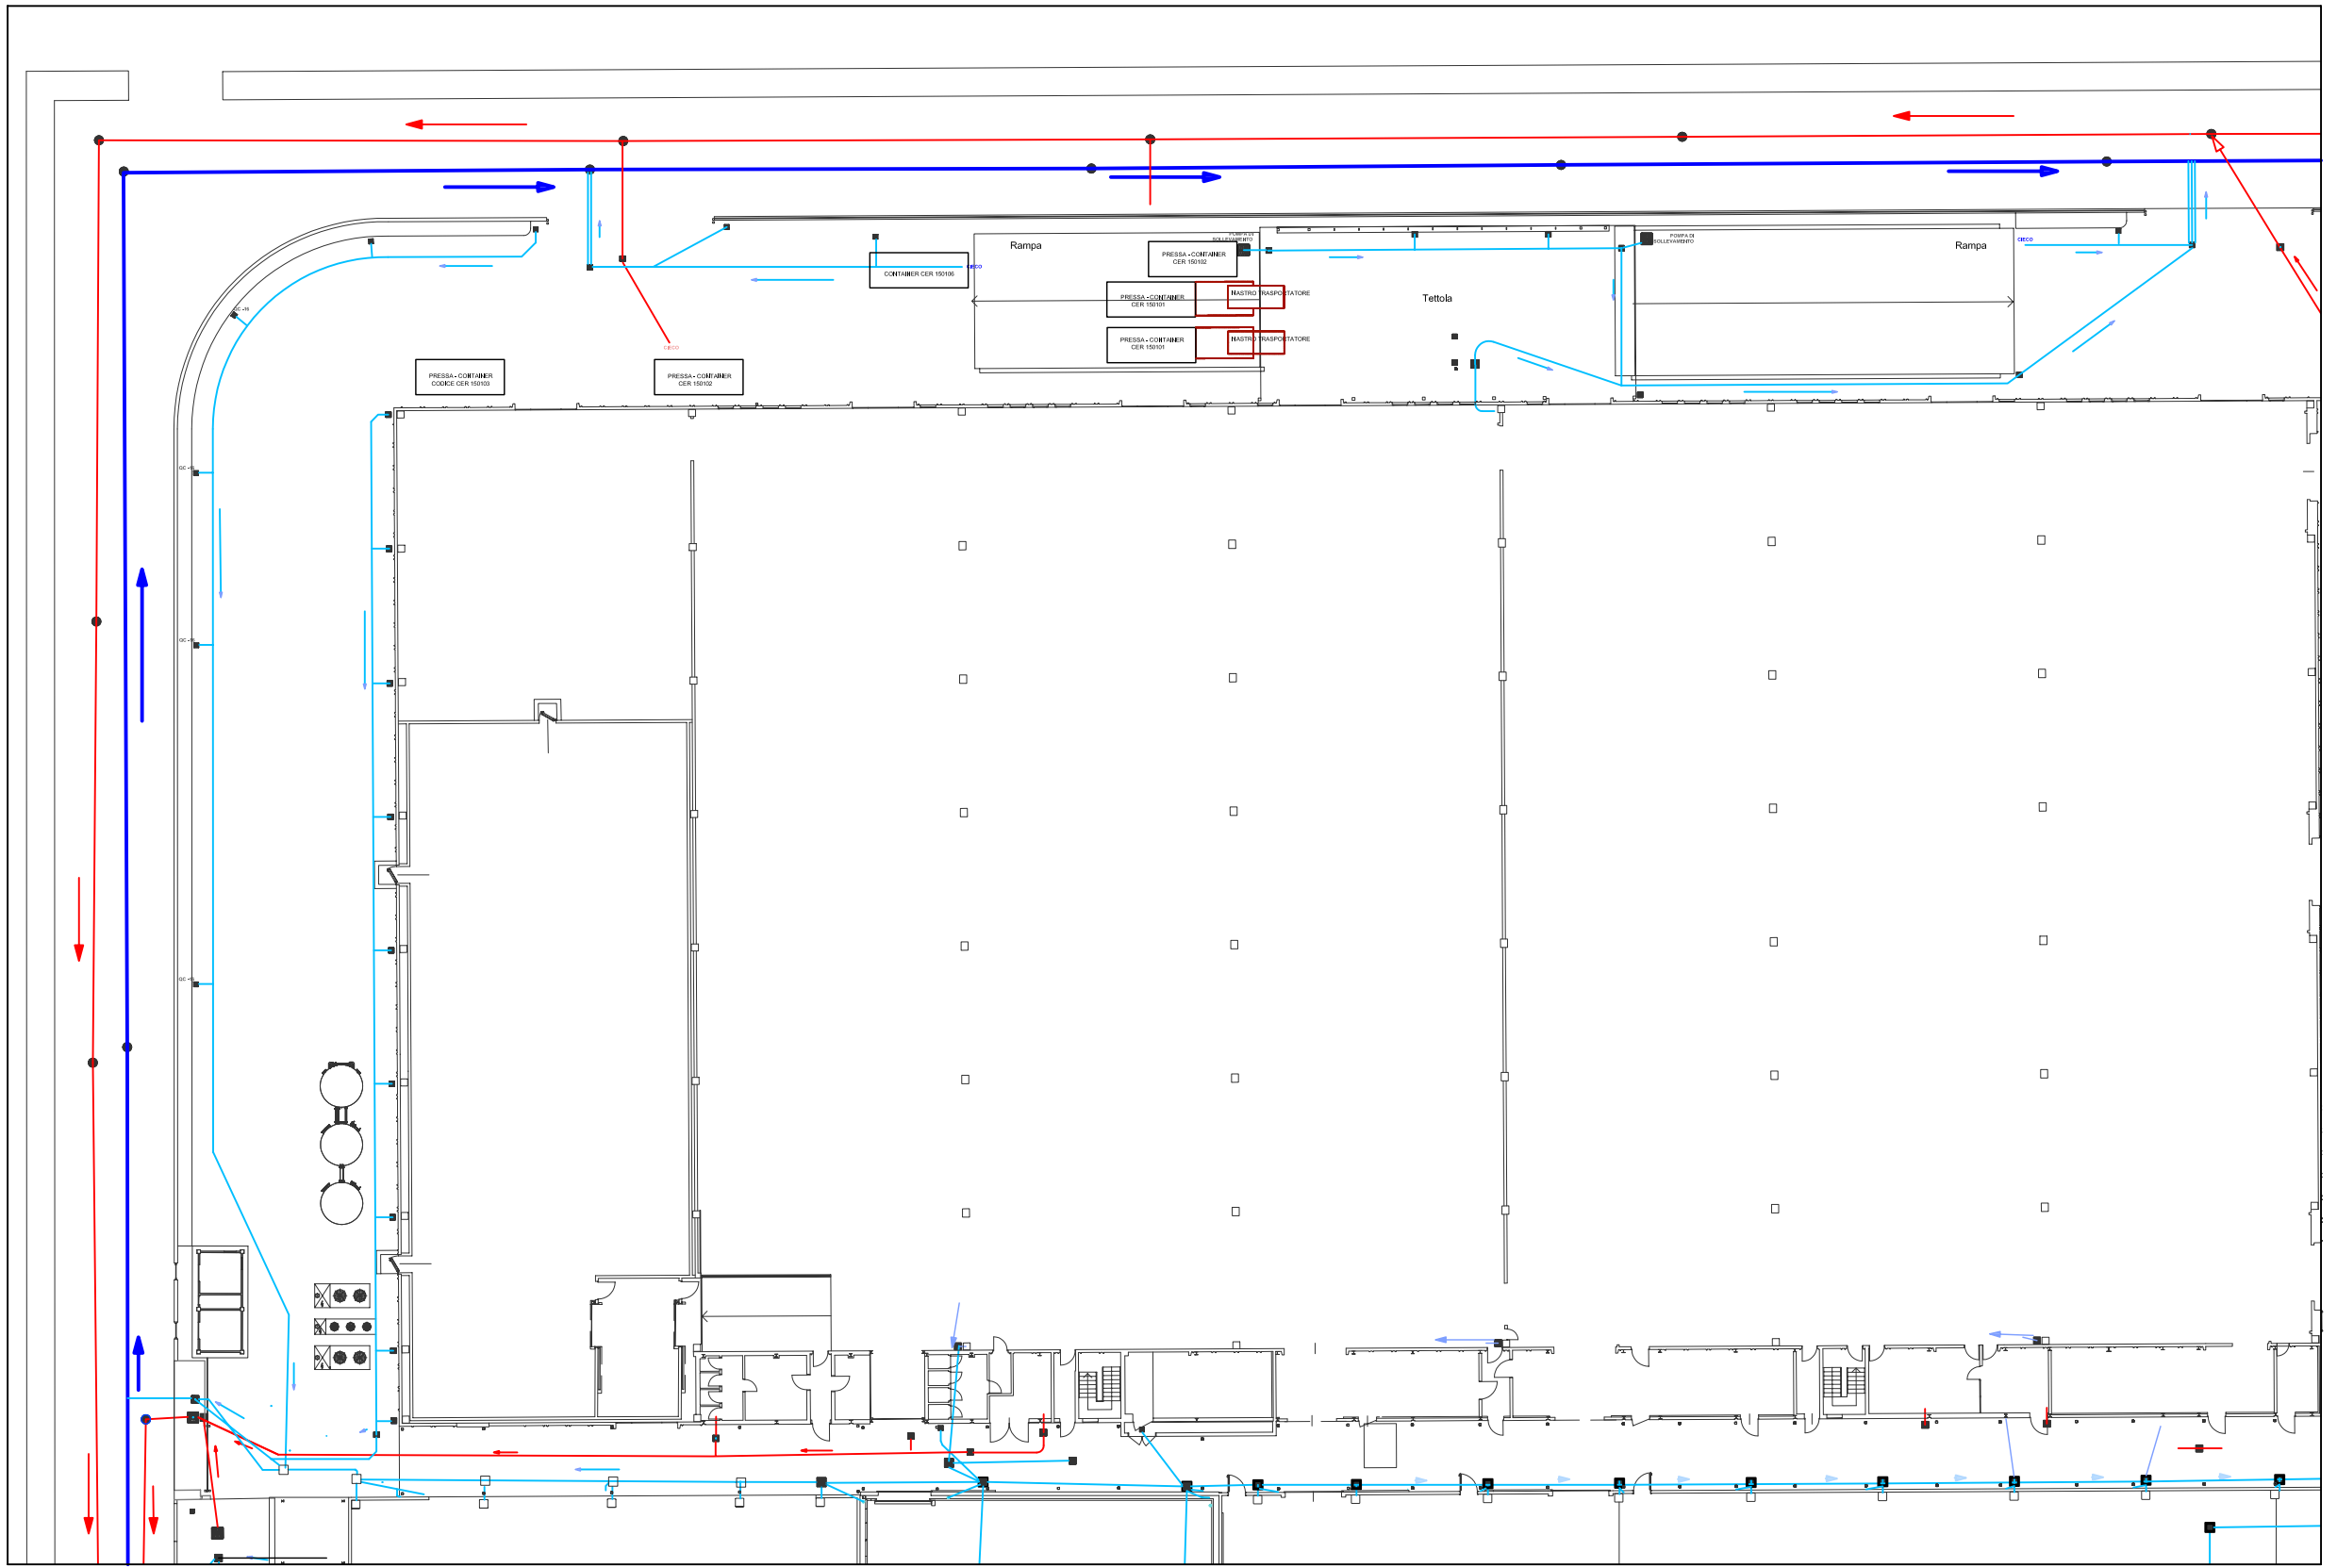

COMUNE DI GRISIGNANO DI ZOCCO PROVINCIA DI VICENZA	
COMITENTE: PRIX QUALITY S.p.A.	
INTERNO: PROGETTO IMPIANTO DI RECUPERO RIFIUTI SPECIALI NON PERICOLOSI IN PROCEDURA ORDINARIA	
PROVA: VERIFICA DI ASSOGGETTABILITA' A VIA ai sensi dell'art. 20 del D.Lgs. 152/2006 e s.m.i.	
RIVA NUOVA s.r.l. - ENGINEERING	
PROVA E TEMPO:	CONTENUTO:
SCALA: 1:200 SCALA PLANI: 1:10 POSIZIONE: 3842 FILE: layout impiantp recuperi	03 LAYOUT SOTTOSERVIZI
RESPONSABILE DEL PROGETTO: ING. SIMONE BONALDO ING. ALBERTO RIZZO	
<input type="checkbox"/> ING. MARCO FACCO <input type="checkbox"/> ING. MARCO BARDELLONE <input type="checkbox"/> ARCH. MONICA LAGO <input type="checkbox"/> INGEG. LUCA SGARBOSSA	

PIANTA PIANO TERRA - SCALA 1:200

Riva Nuova s.r.l. Via Sile 8 Montebelluna (TV) - 31033 (Tribunale TV) - Capitale Sociale € 100.000.000 - Tel. 0422/800000 - Fax. 0422/800001 - Sito: www.rivanuova.com
 © Copyright Riva Nuova s.r.l. - Studio di ingegneria ed architettura. Proprietà intellettuale - Inedito - Tutelato da marchi e marchi di legge.