
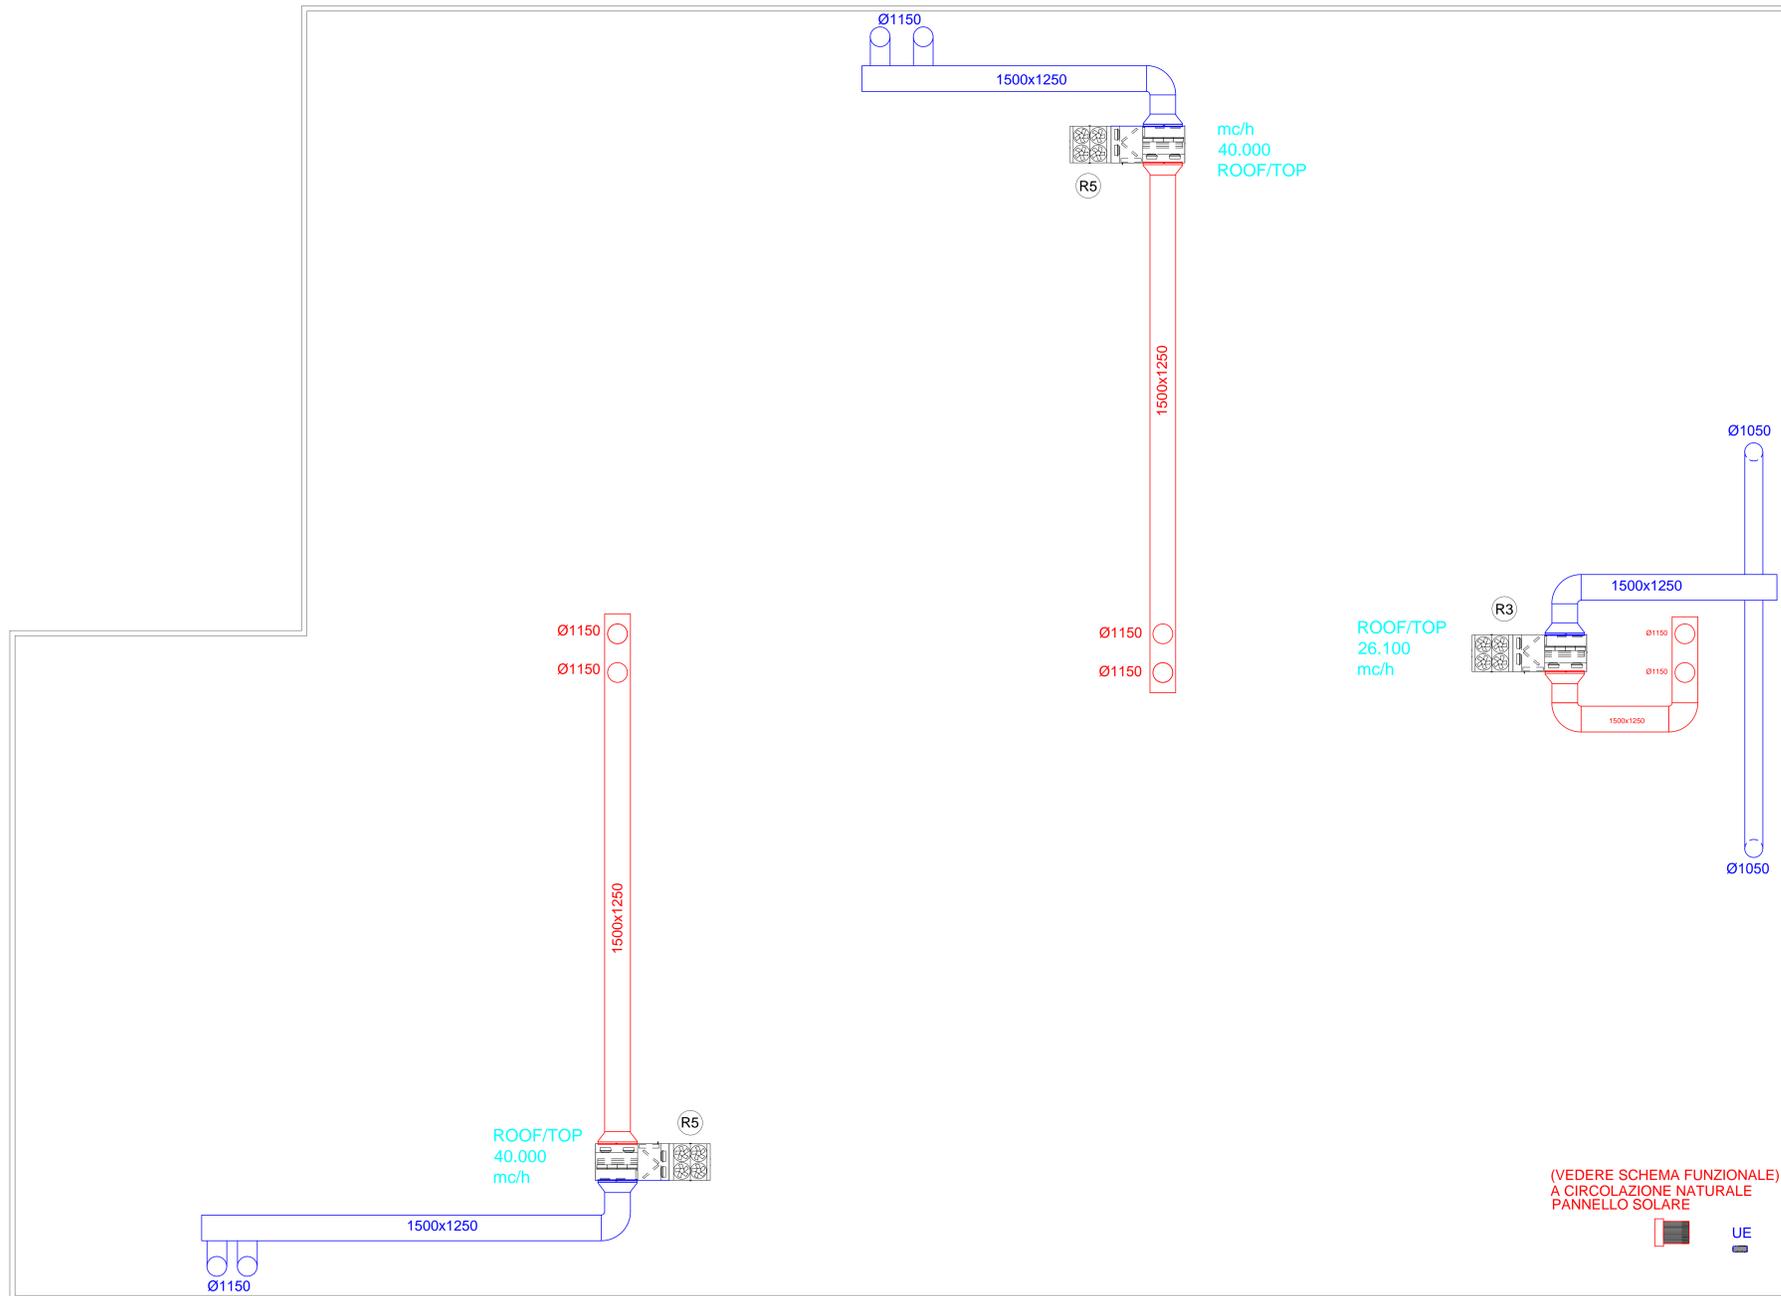


SCHEMA FUNZIONALE TIPO IMPIANTO DI CLIMATIZZAZIONE

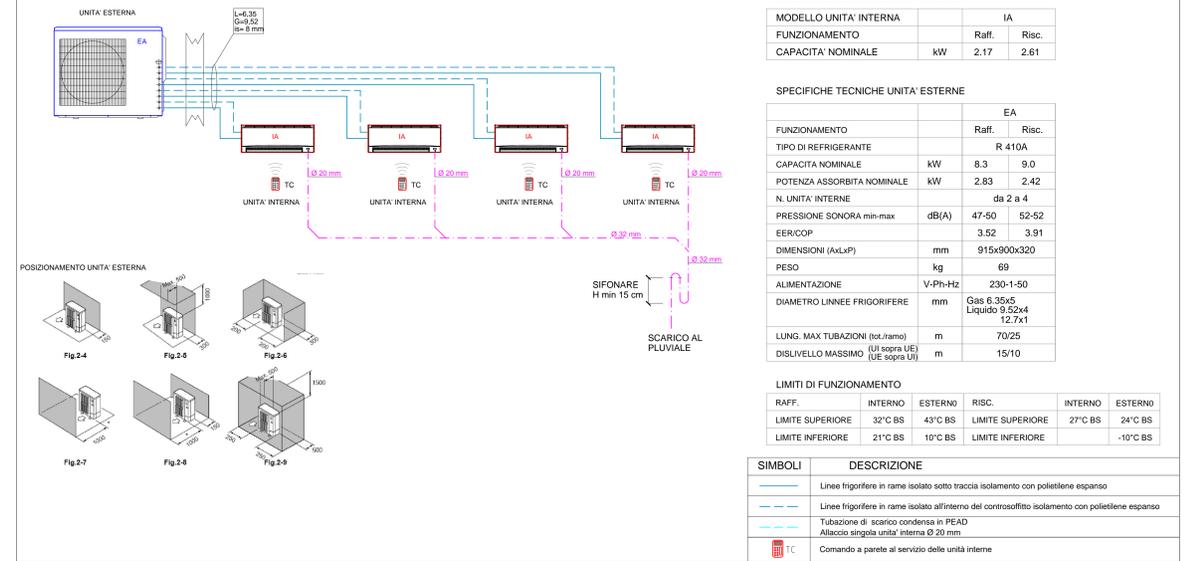

ETA PROGETTI

IMPIANTI TECNOLOGICI MECCANICI
STUDIO TECNICO ASSOCIATO di Carosi N. - Dal Zampo D.
via Manara, 136 - 63074 San Benedetto del Tr. (AP)
tel. fax: 0735 585781
P. IVA: 02237640442
e-mail: eta@eta-progetti.com
web site: www.eta-progetti.com

PROGETTAZIONE IMPIANTI TERMICI - ACUSTICA - PREVENZIONE INCENDI - SICUREZZA

OGGETTO

LOCALE COMMERCIALE

Altavilla Vicentina (VI) Data: 12-07-2016

TIPO ELABORATO

**PLANIMETRIA IMPIANTO TERMICO
PIANO COPERTURA**

Scala 1:200

COMMITTENTE

COSMO spa

N° ELABORATO

Tav. IM 02

PROGETTISTA

Per. Ind. NAZZARENO CAROSI

A		
B		
C		
D		
	Data	Descrizione

A norma di legge, il presente disegno non potrà essere riprodotto, utilizzato e consegnato a terzi, per scopi diversi da quello di destinazione, senza la autorizzazione scritta di questo Studio, che ne detiene la proprietà.