


Il tecnico:  
Baldo Dott. Gabriele

Il committente:  
Furegon Paolo

## SCHEMA DI ACCESSO SICURO IN QUOTA AI SENSI DELL'ART. 79 bis DELLA L.R. n. 61/85, DELLA DGRV n. 2274/2009 e DELLA DGRV n. 97/2012

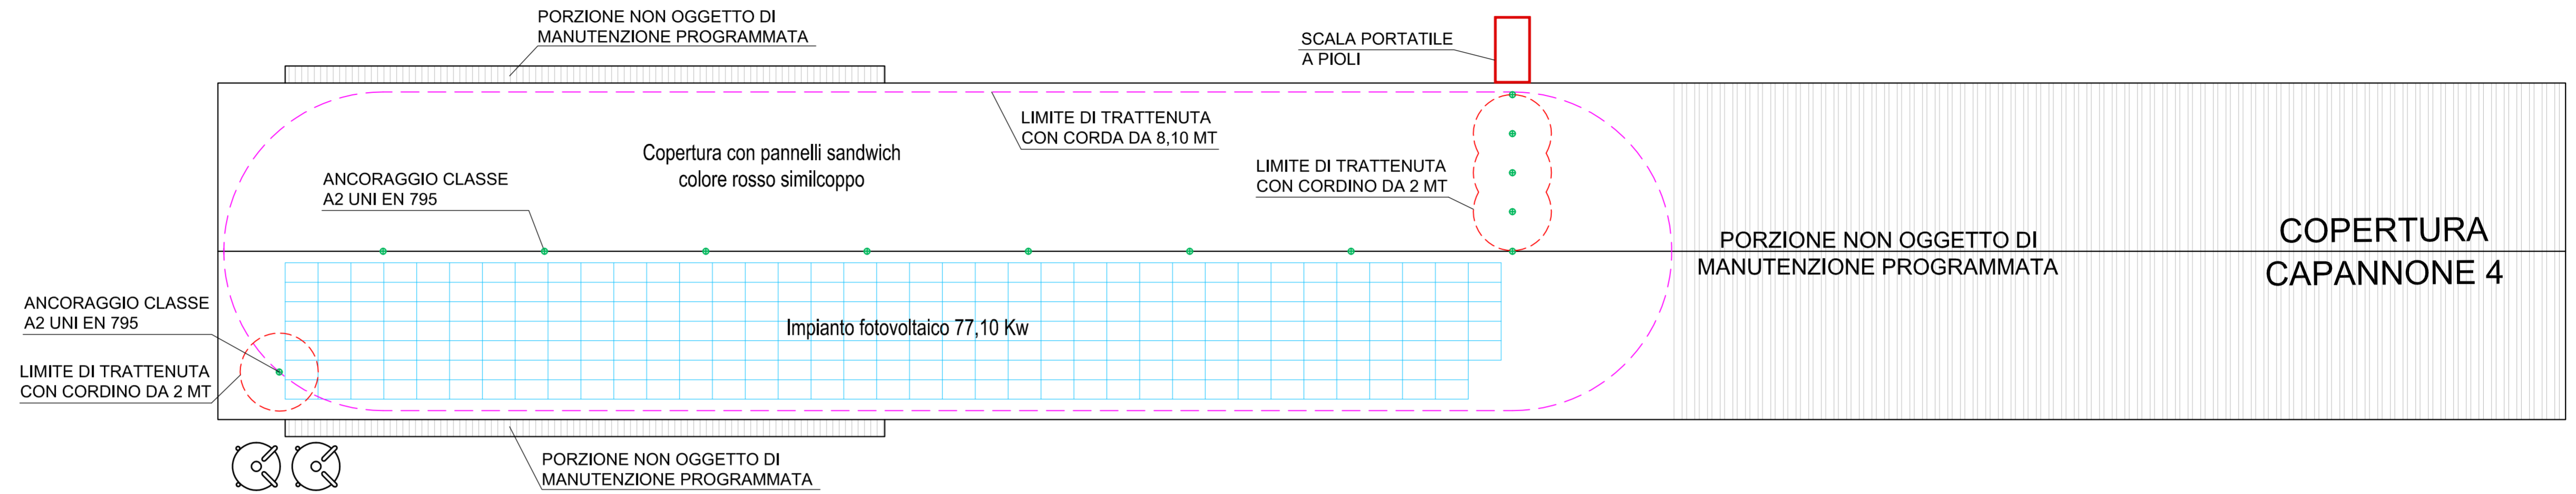

PIANTA COPERTURA CAPANNONE 4 - scala 1:200

COMUNE DI BARBARANO MOSSANO - VI -

PROGETTO PER L'AMPLIAMENTO  
 DELL'ALLEVAMENTO AVICOLO ESISTENTE  
 SITO IN VIA MONTICELLO

tav.09

data:  
 28/08/2020

Tavola : CAPANNONI 4-5 - STATO DI PROGETTO  
 - Schema rete fognaria - sub irrigazione  
 - Schema Linee Vita

scala:  
 1:200

Dott. Agronomo Forestale BALDO GABRIELE - Loc. Ritonda 77 - San Bonifacio (VR) - Tel 045.7612622 Fax 045.61067756 e-mail: baldo@agricolturaesviluppo.it

## SCHEMA RETE FOGNARIA - SUB IRRIGAZIONE



PIANTA PIANO TERRA CAPANNONE 5 - scala 1:200