



N.B.

La distribuzione della nuova linea elettrica derivata dal Q.E.G. PUNTO VENDITA "0100" al nuovo magazzino avviene mediante posa all'interno di percorsi vie cavo esistenti!


DIMENSIONAMENTO TUBI/CANALI IN RELAZIONE ALLA QUANTITA' DI CAVI POSATI INTERNAMENTE

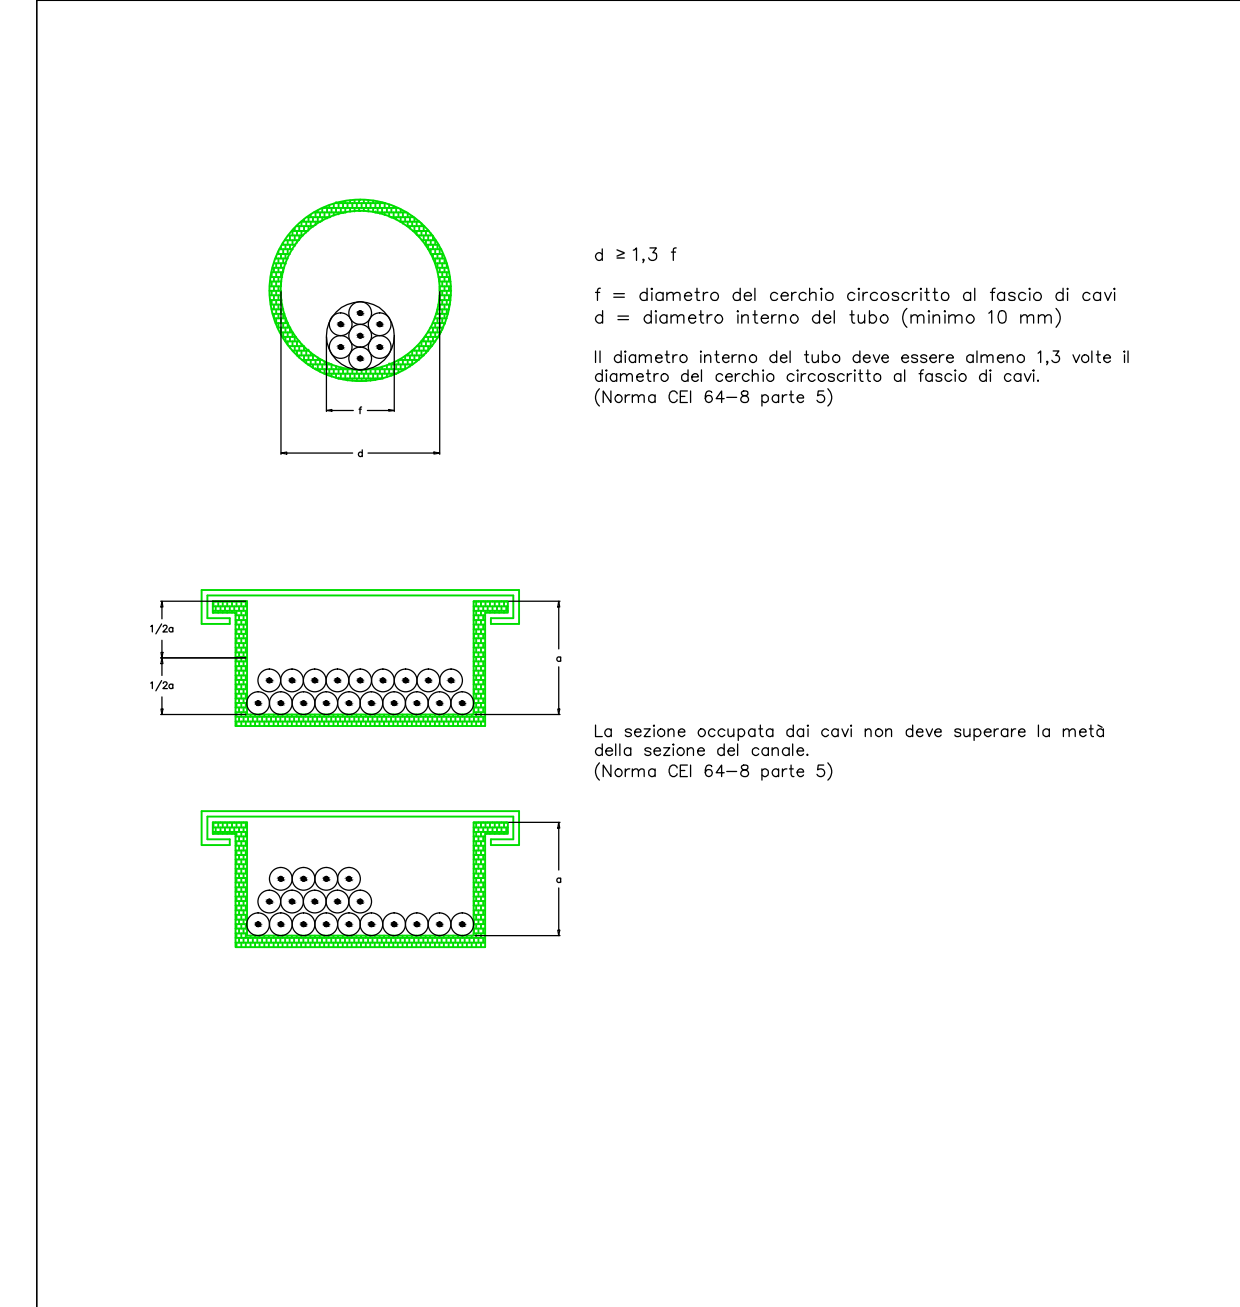


LEGENDA QUADRI, FM, PERCORSI VIE CAVO

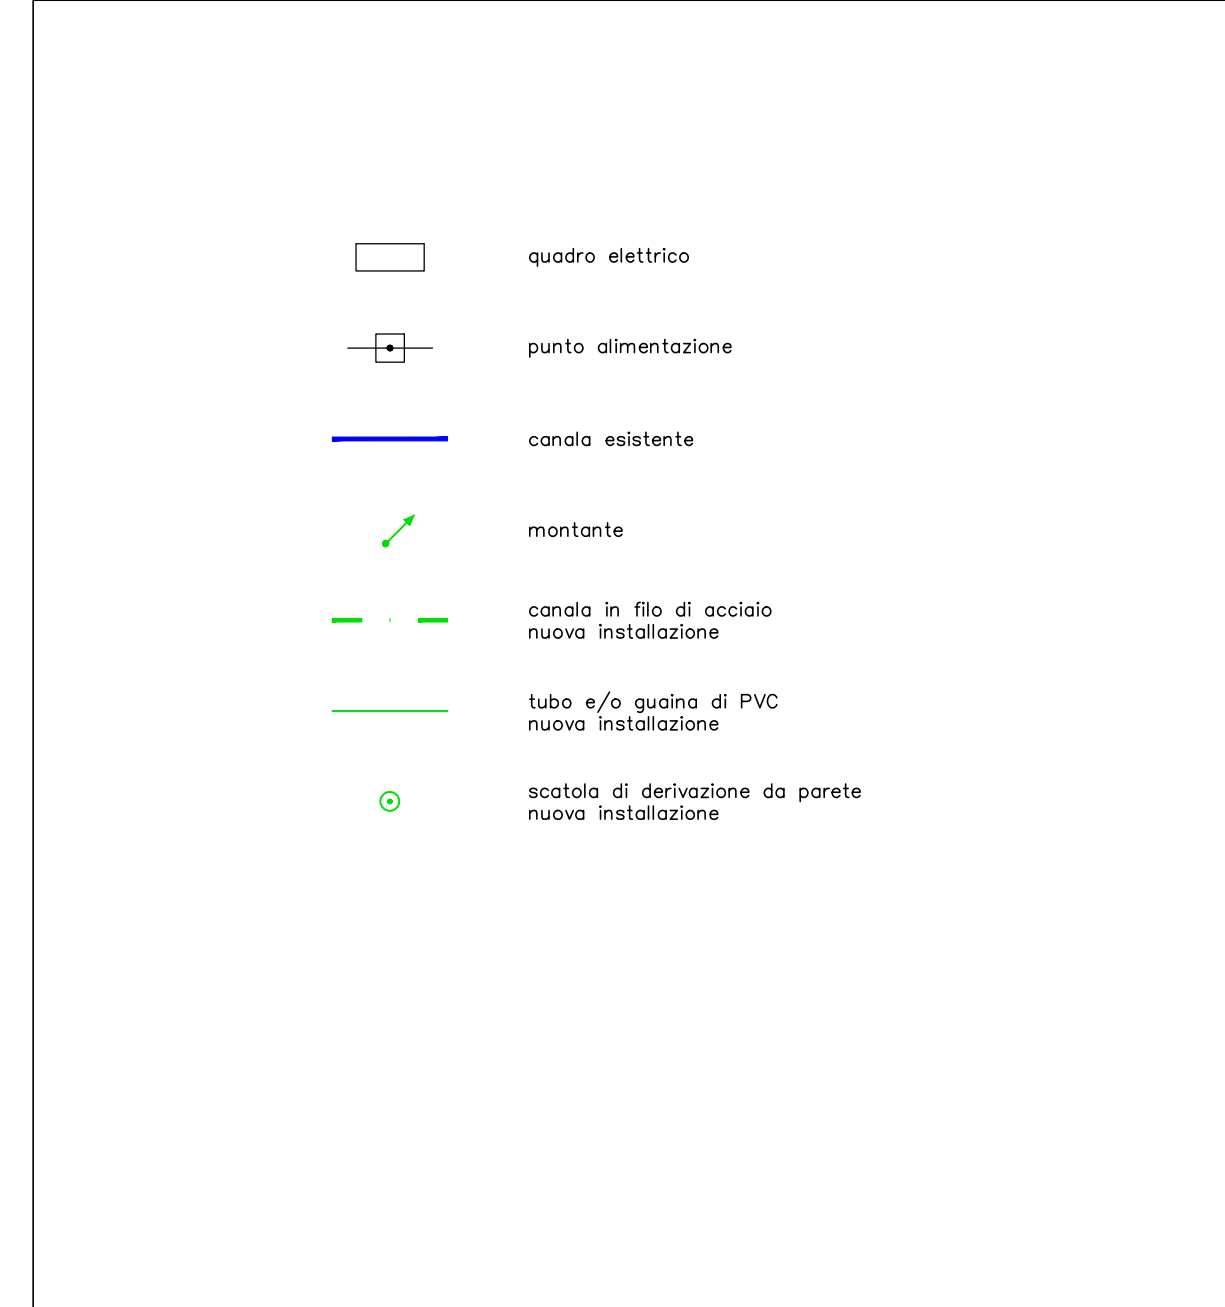


LEGENDA ILLUMINAZIONE

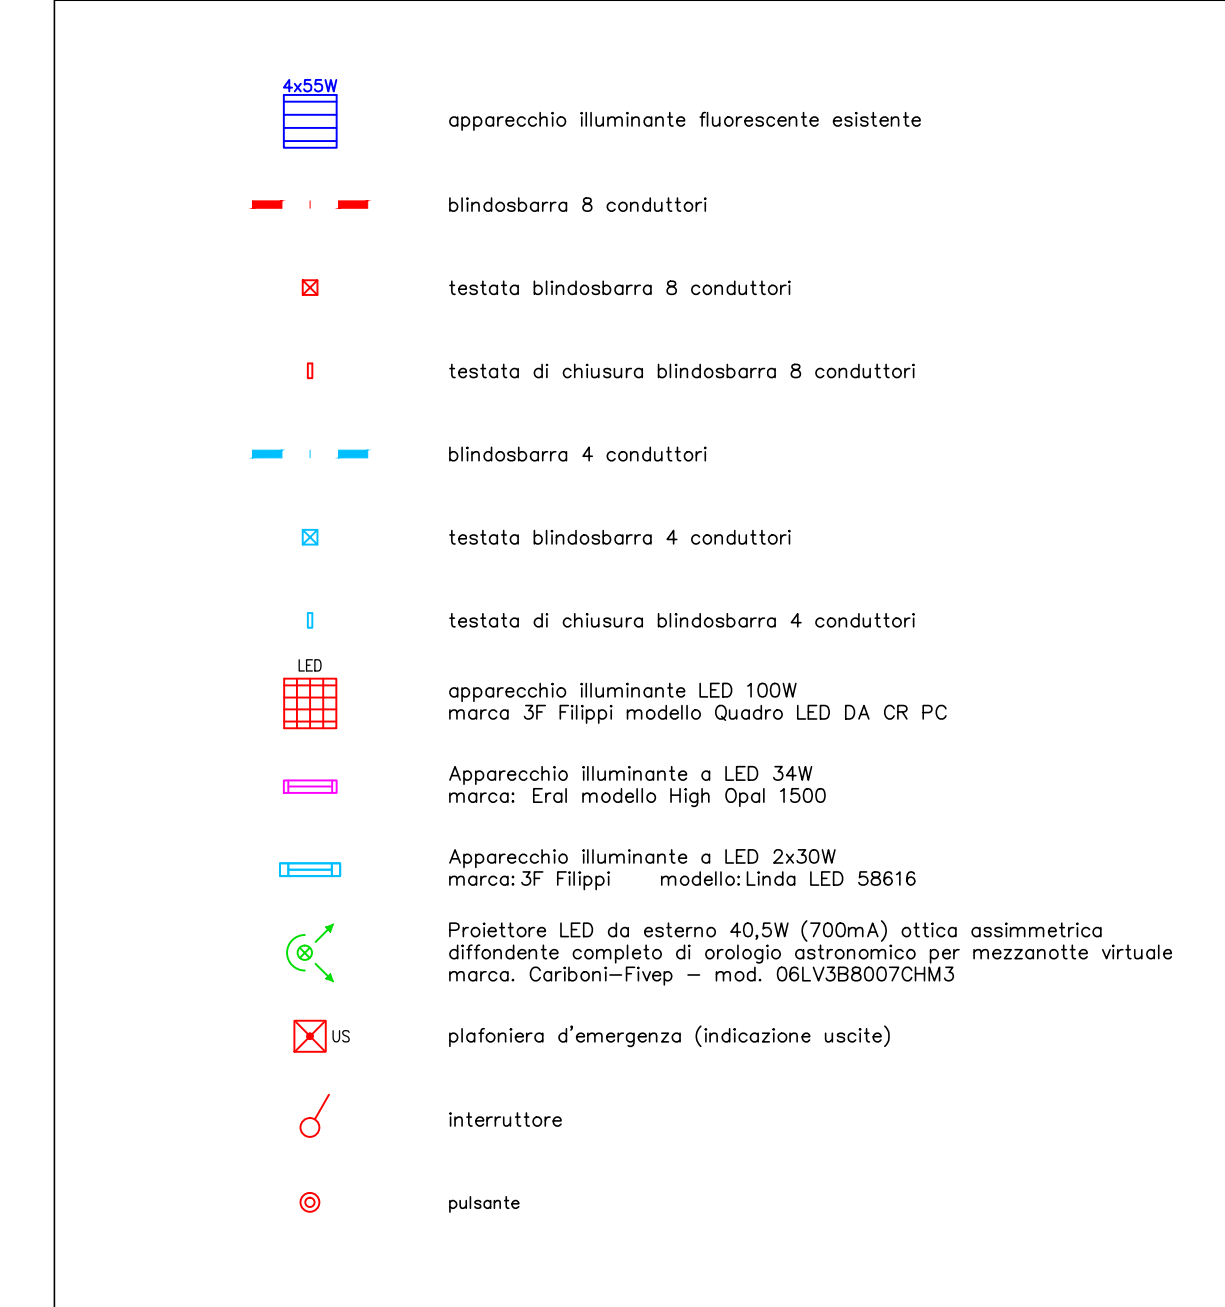


PIANTA COPERTURA - SCALA 1:200

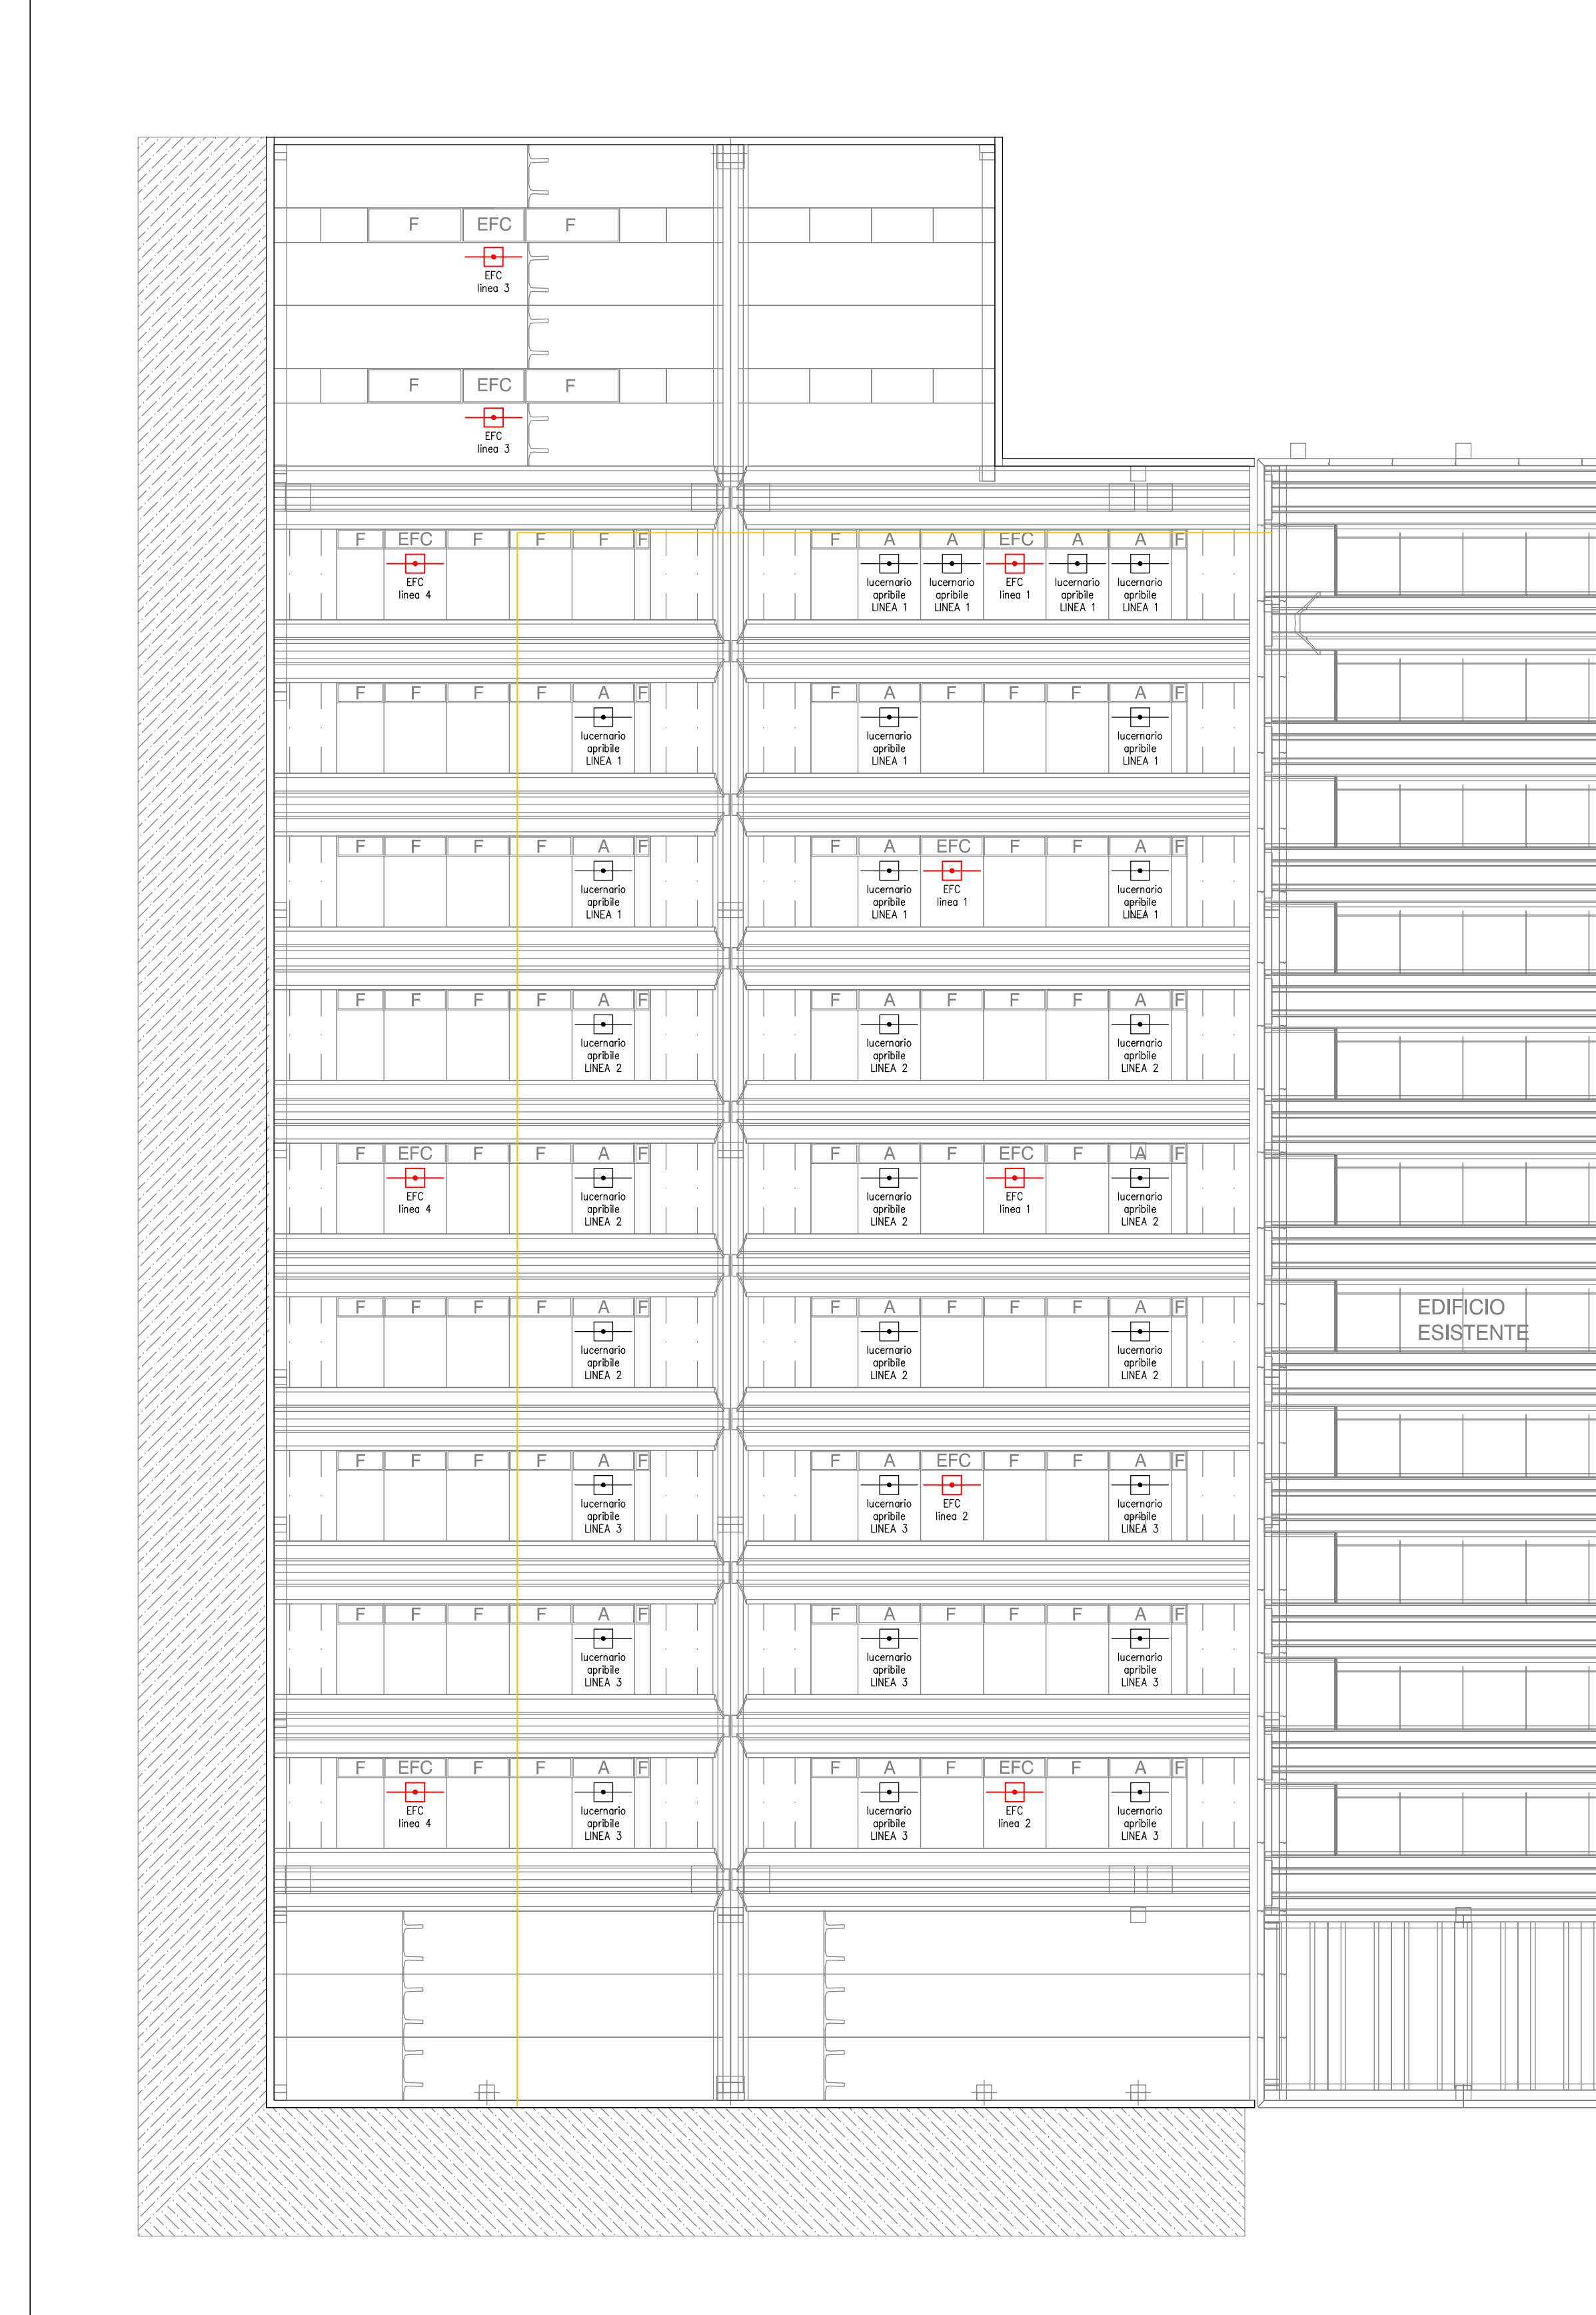

PIANTA PIANO TERRA - IMPIANTO ILLUMINAZIONE

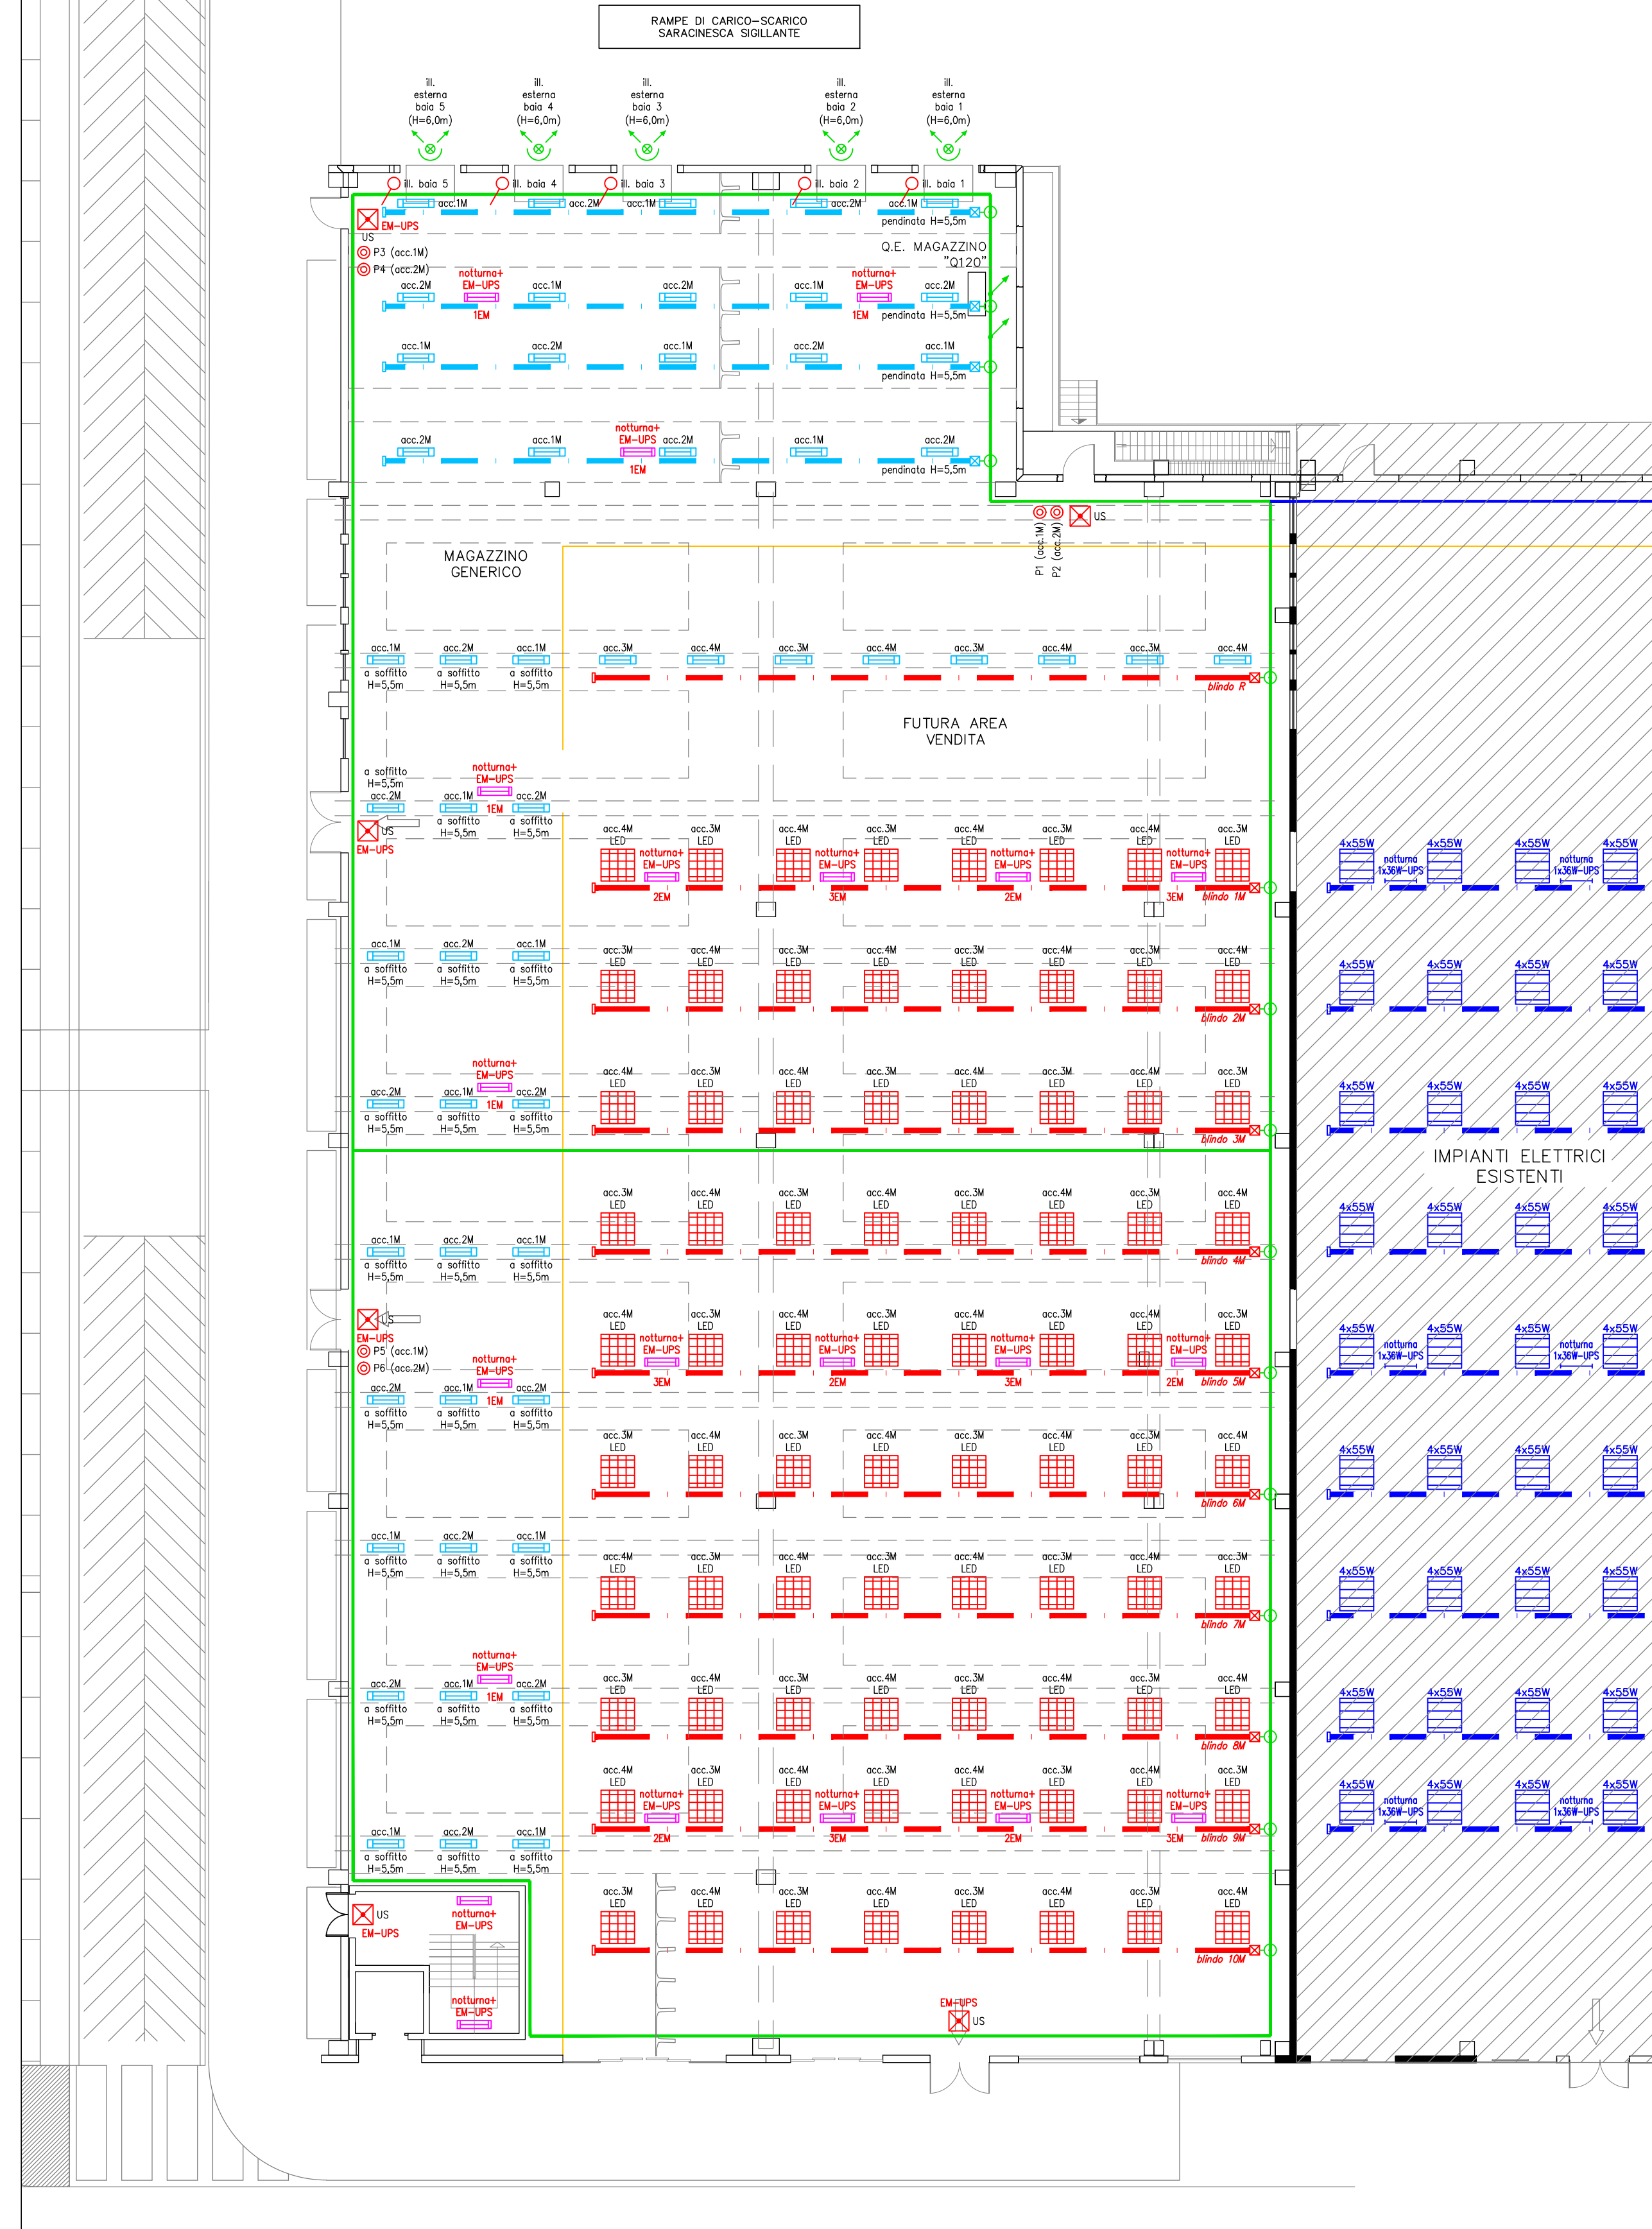

PIANTA CHIAVE - SCALA 1:1000

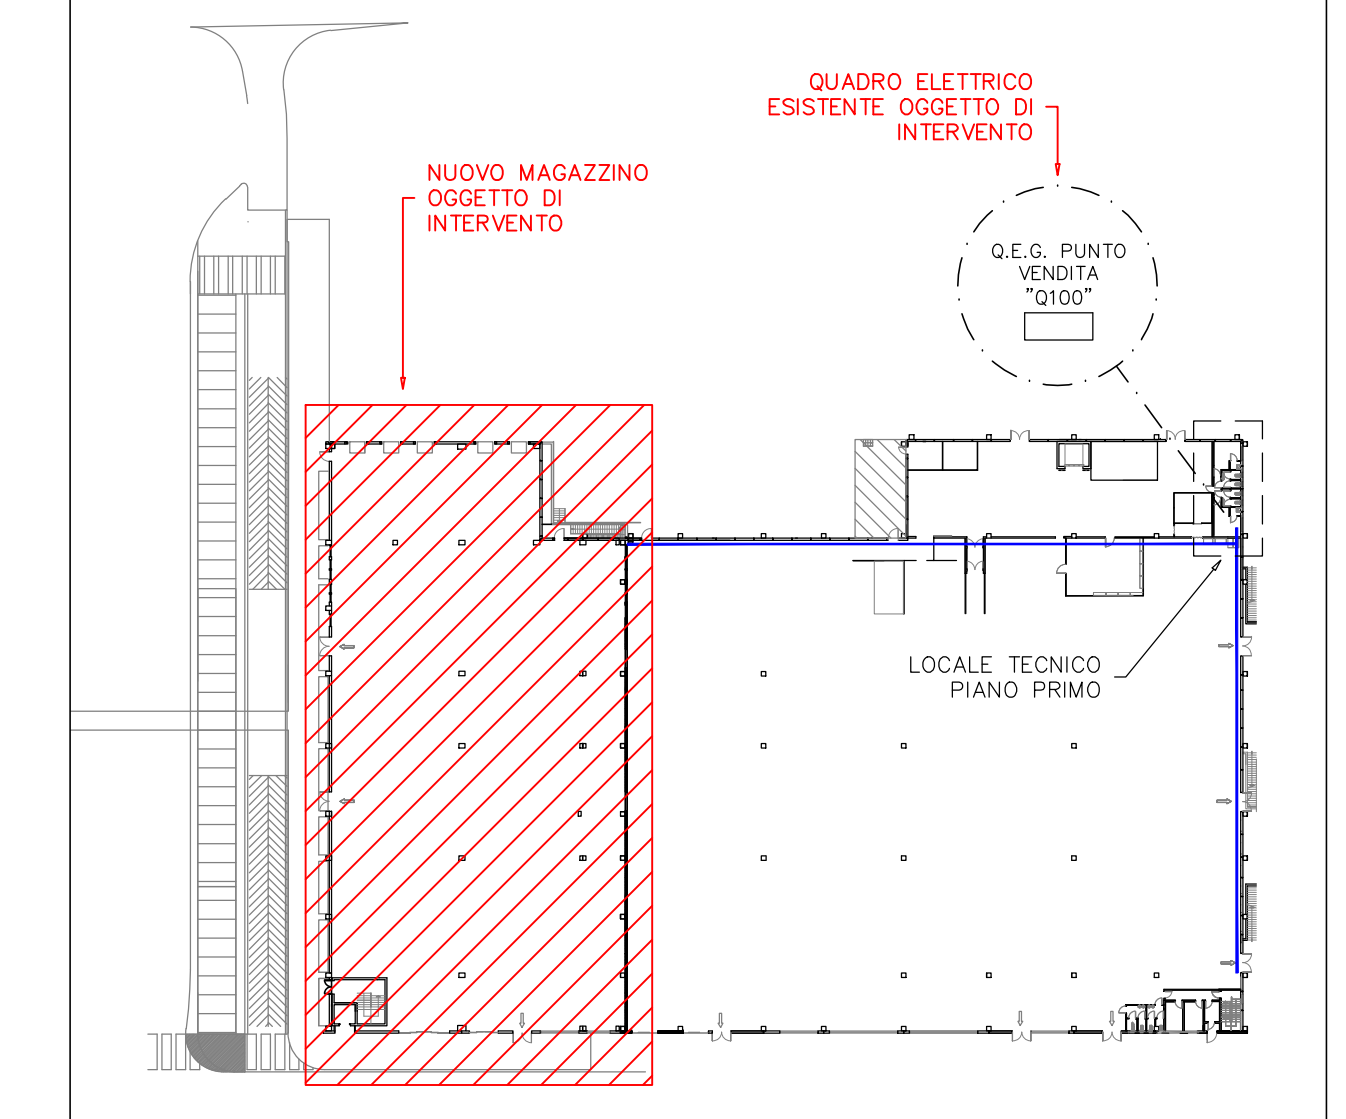

PIRAMIDE engineering
 Progettazione impianti tecnologici civili e industriali - Prevenzione incendi

37036 San Martino Buon Albergo (VR) - via Archimede, 10 - piano secondo, interno 13
 telefono: 045 8781131 e-mail: eletto@piramide-engineering.com - termo@piramide-engineering.com telefax: 045 8787494

committente: **SUPERMERCATI TOSANO CEREAL s.r.l.**
 37053 Cerea (VR) - via Palesella, 1

intervento: Progetto per l'esecuzione, in conformità alle Leggi e Normative vigenti, degli impianti elettrici a servizio del nuovo magazzino e dell'ampliamento autormessa di una grande struttura di vendita sita in 36073 Cornedo Vicentino (VI) - via Piagetta, 42

elaborato: Pianta ubicazione utenze elettriche PIANO TERRA e COPERTURA
 IMPIANTO ILLUMINAZIONE - EVACUATORI FUMO CALORE

commessa: 009-19	file: 009-19-E-PL02	data: 11.2019	disegnatore: per. ind. Ivan Giona
tavola: 02	foglio: 01/01	scala: 1:200	progettista: per. ind. Andrea Toni
aggiornamenti:			data:
installatore:			progettista: per. ind. Andrea Toni
direttore dei lavori:			timbro e firma progettista:
note:			

A termini di legge e' vietato riprodurre o comunicare a terzi il contenuto del presente disegno