



PARTICOLARE POZZETTO IMPIANTO DI TERRA

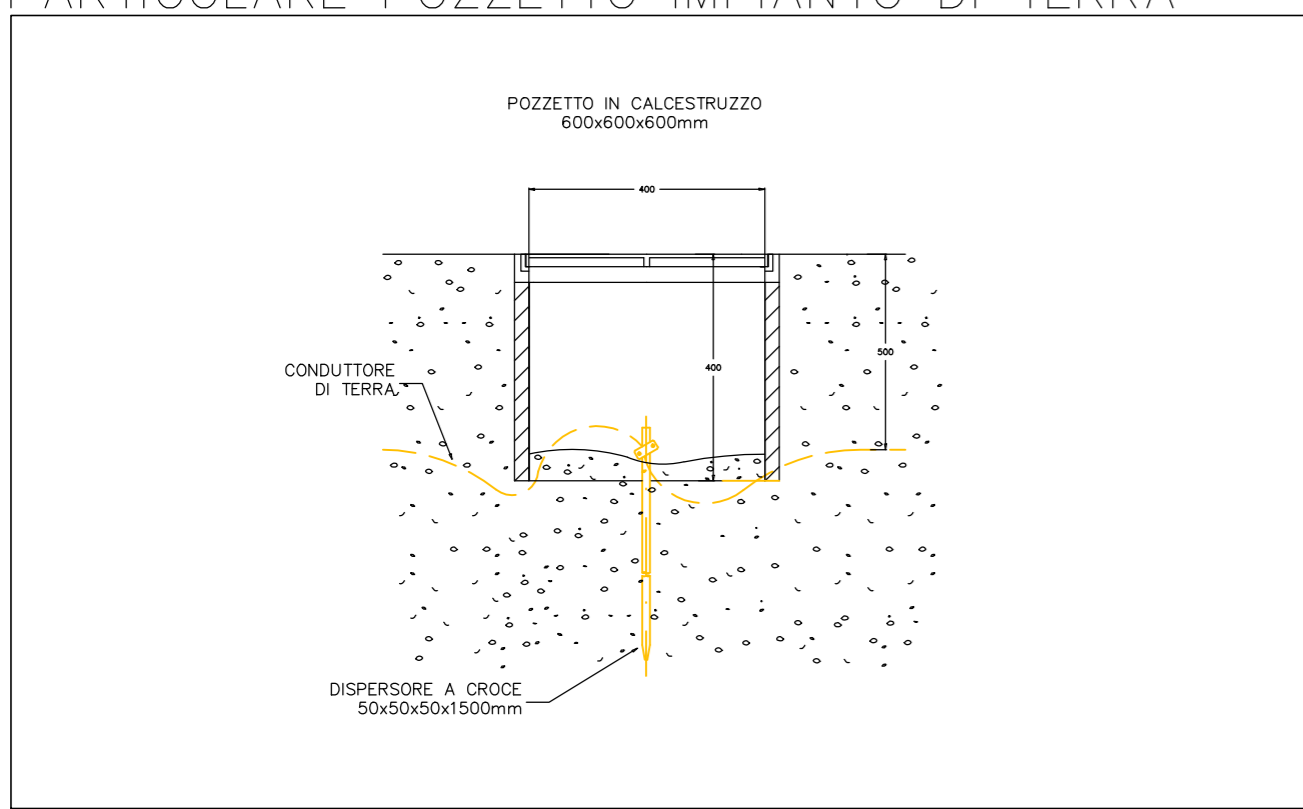


N.B.

La distribuzione della nuova linea elettrica derivata dal Q.E.G. PIANO INTERRATO "Q101" al nuovo Q.E. AMPLIAMENTO PIANO INTERRATO "Q121" avviene parte mediante posa all'interno di percorsi vie cavo esistenti e parte mediante percorsi vie cavo di nuova installazione


PARTICOLARE COLLEGAMENTO IMPIANTO DI TERRA SU PILASTRO

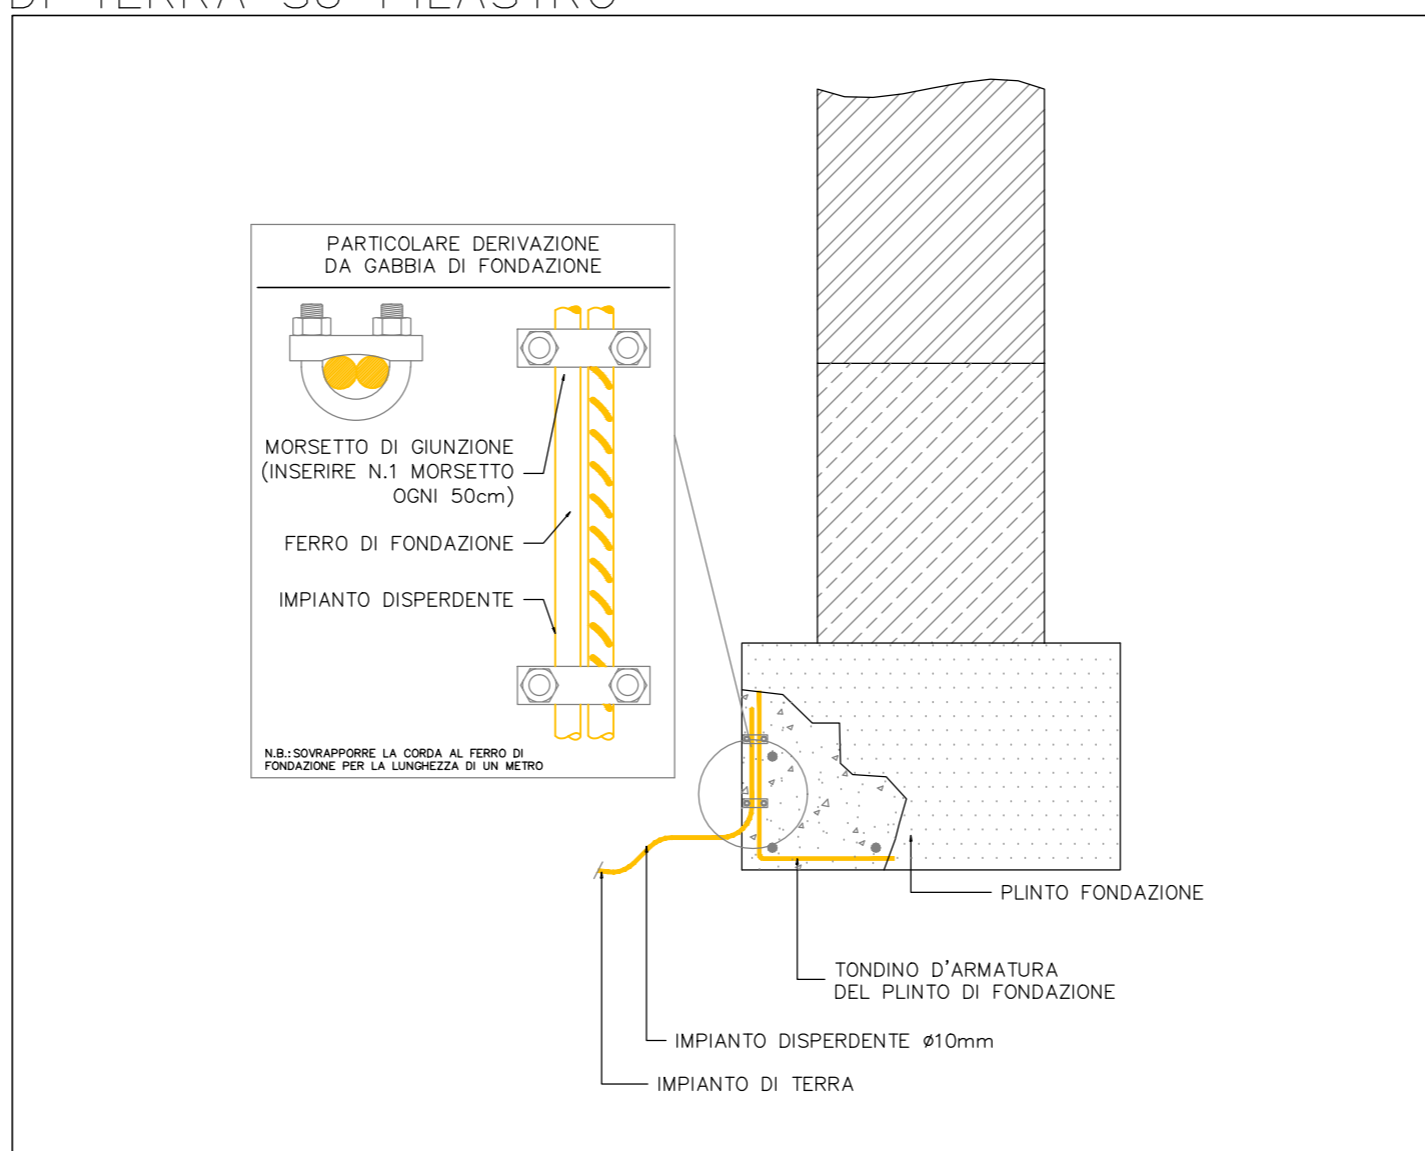


DIMENSIONAMENTO TUBI/CANALI IN RELAZIONE ALLA QUANTITA' DI CAVI POSATI INTERNAMENTE

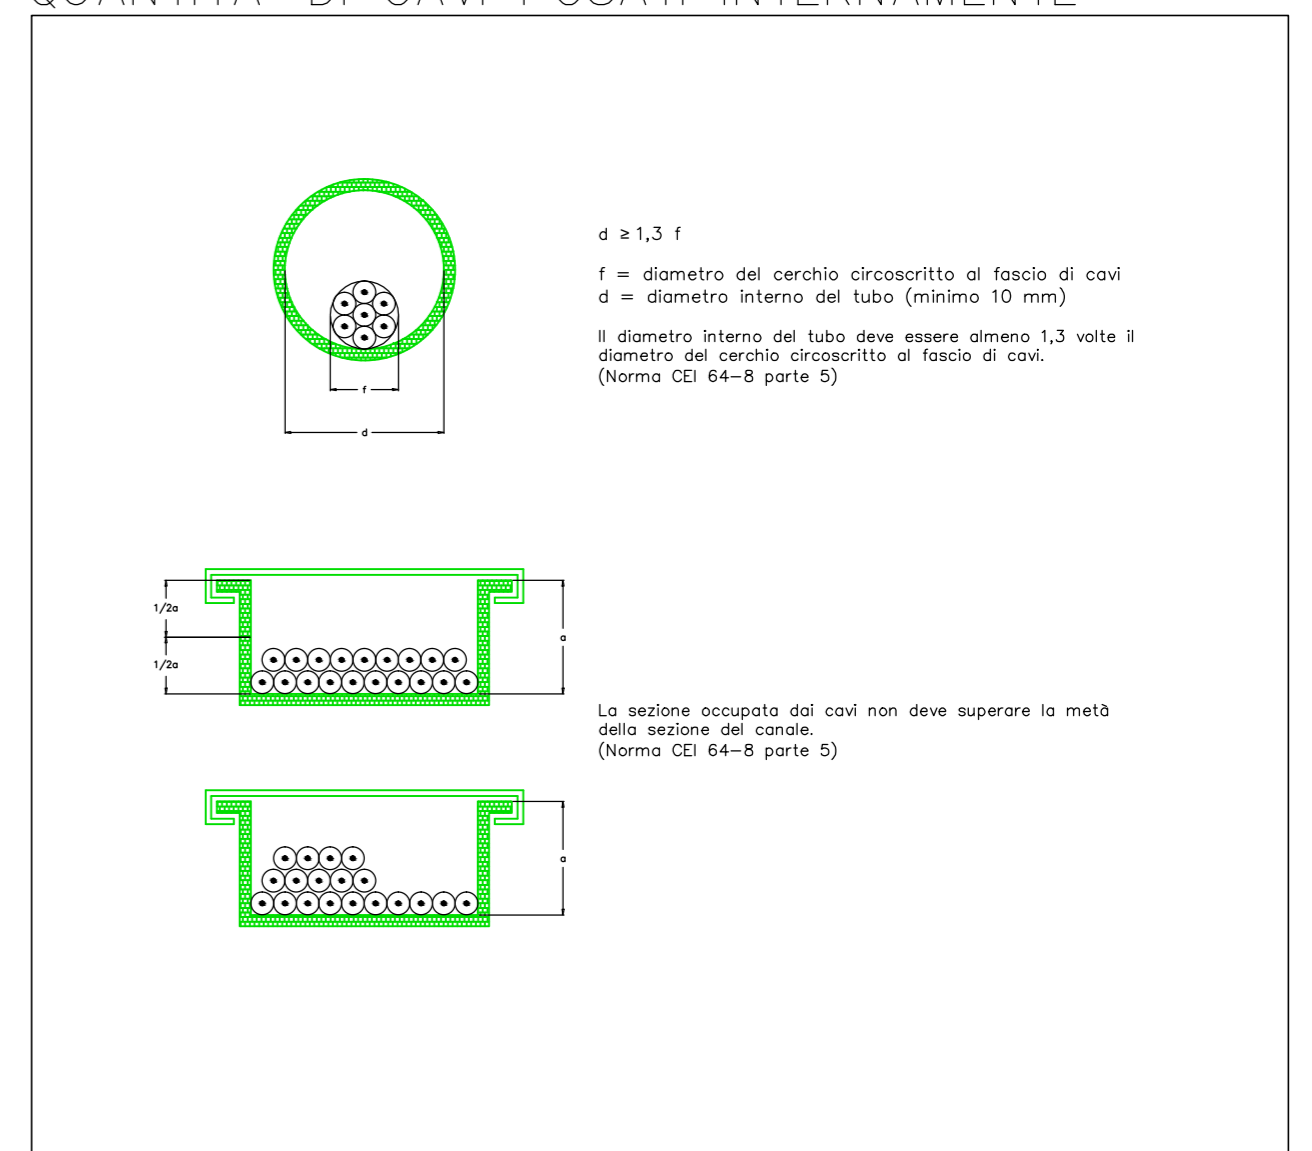


PIANTA PIANO INTERRATO – IMPIANTO F.M. – PERCORSI VIE CAVO E IMPIANTO DI TERRA

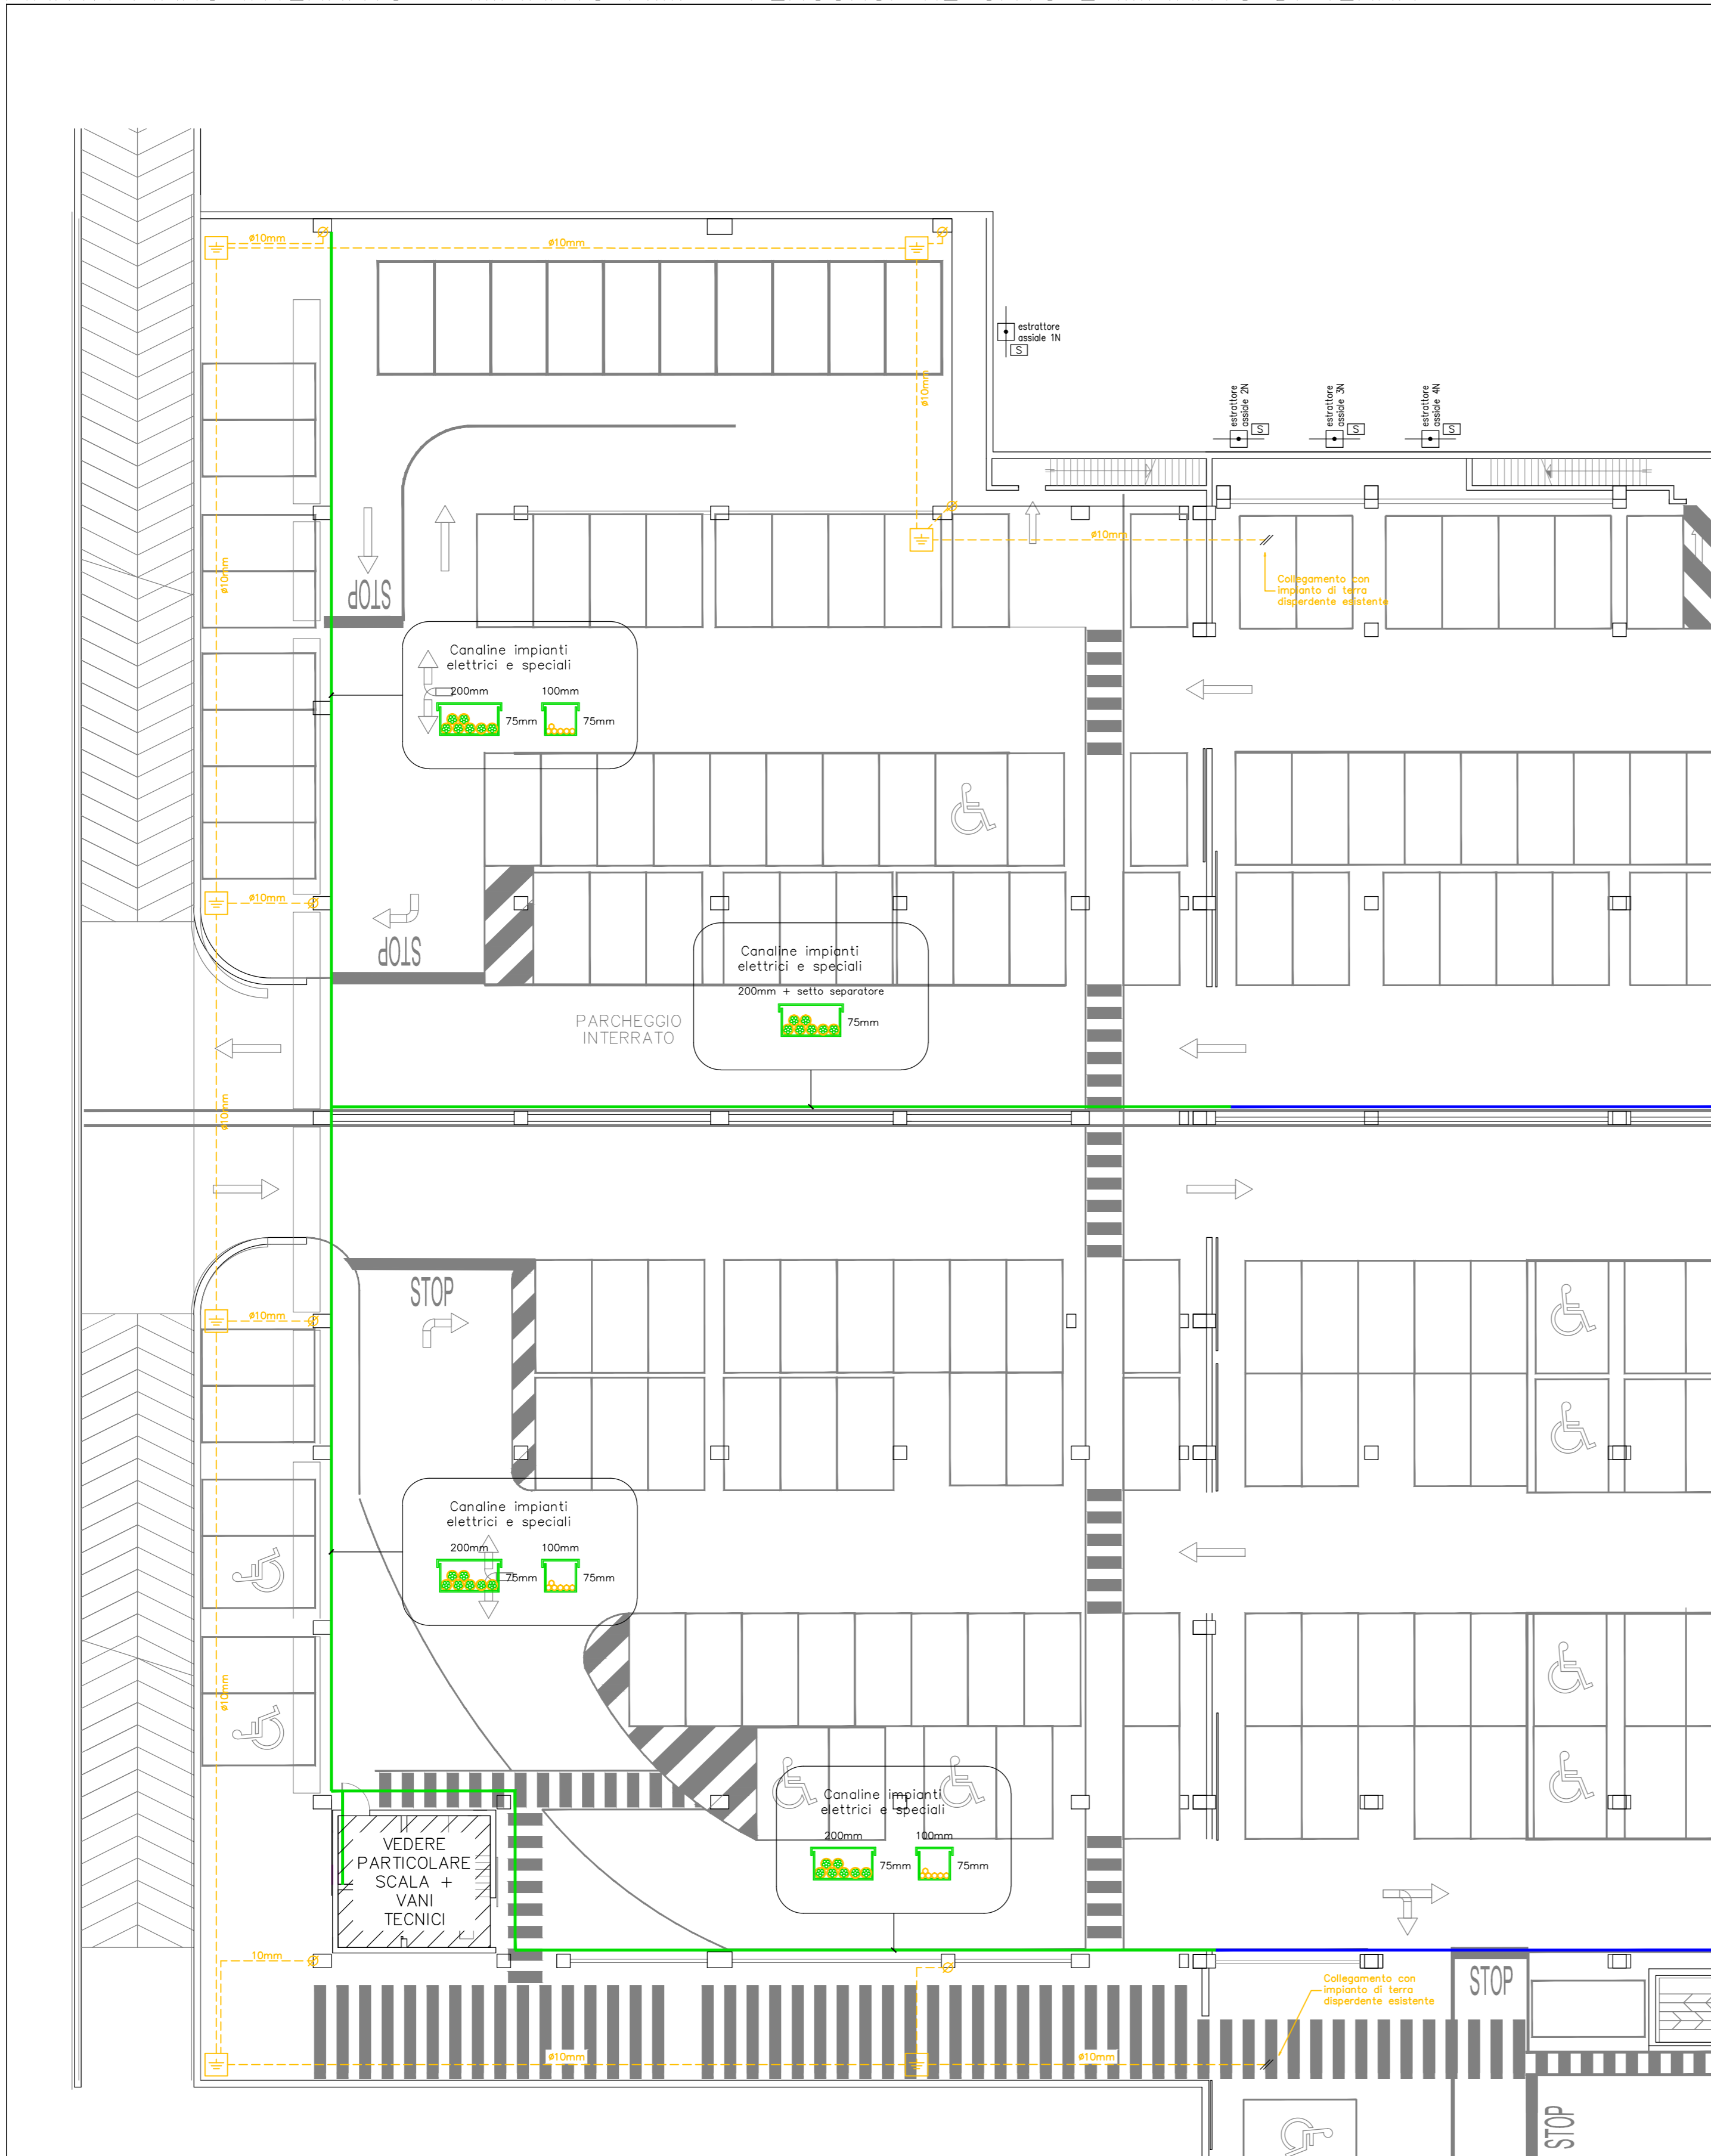


LEGENDA

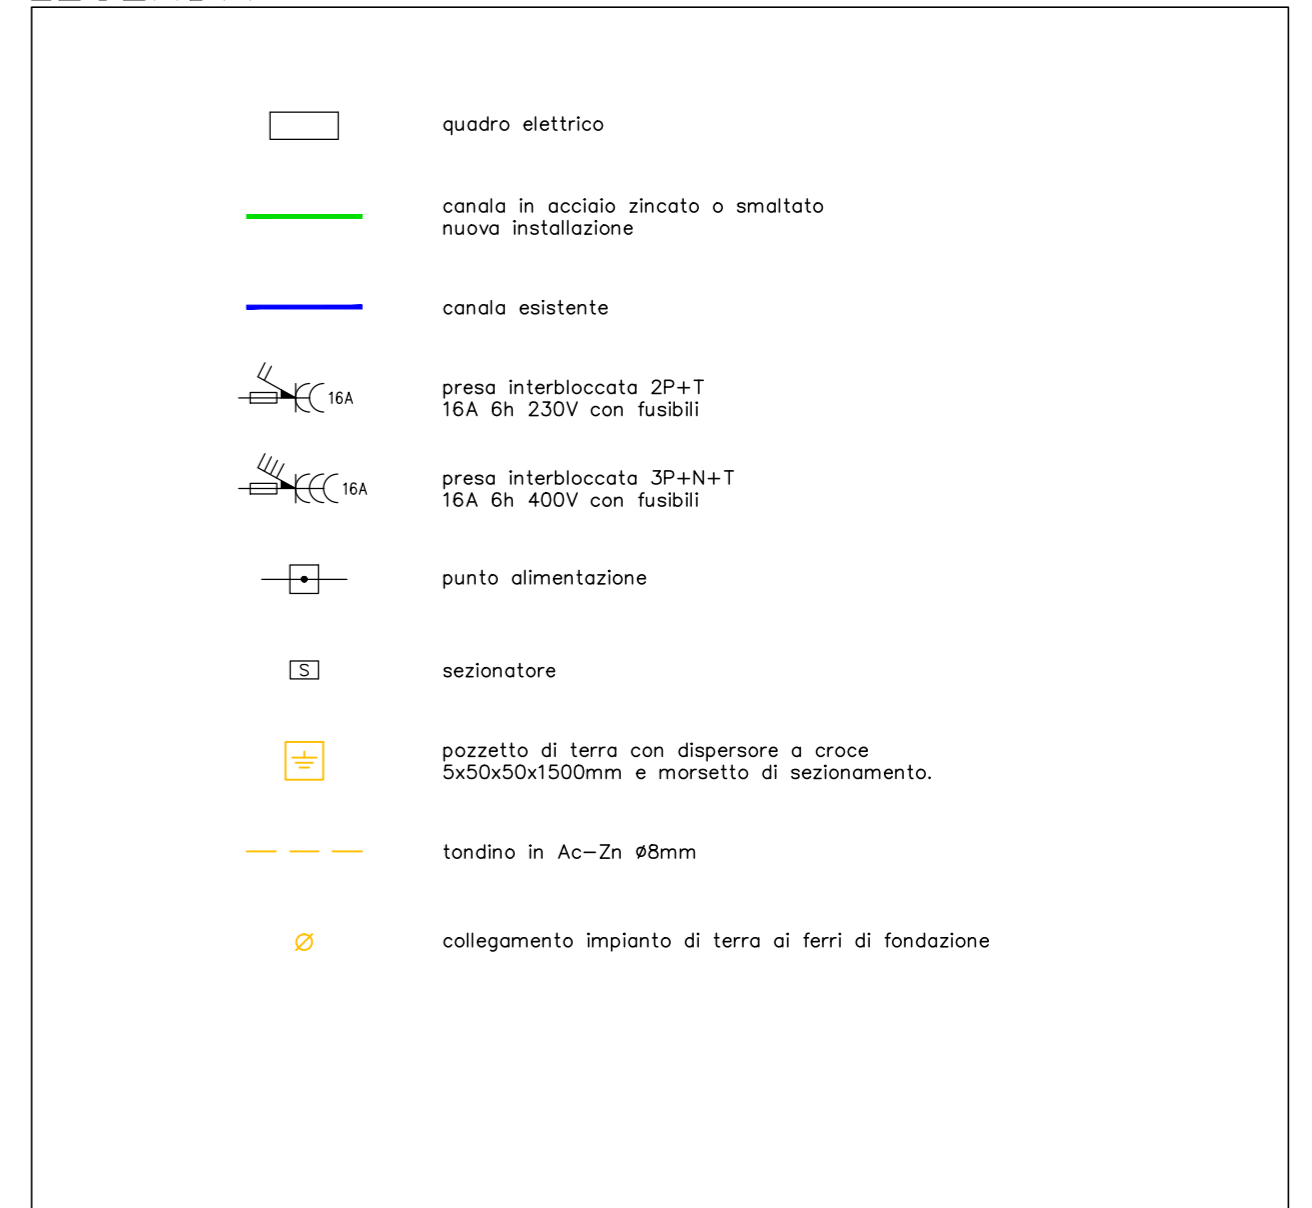

PIANTA CHIAVE PIANO INTERRATO – Scala 1:1000

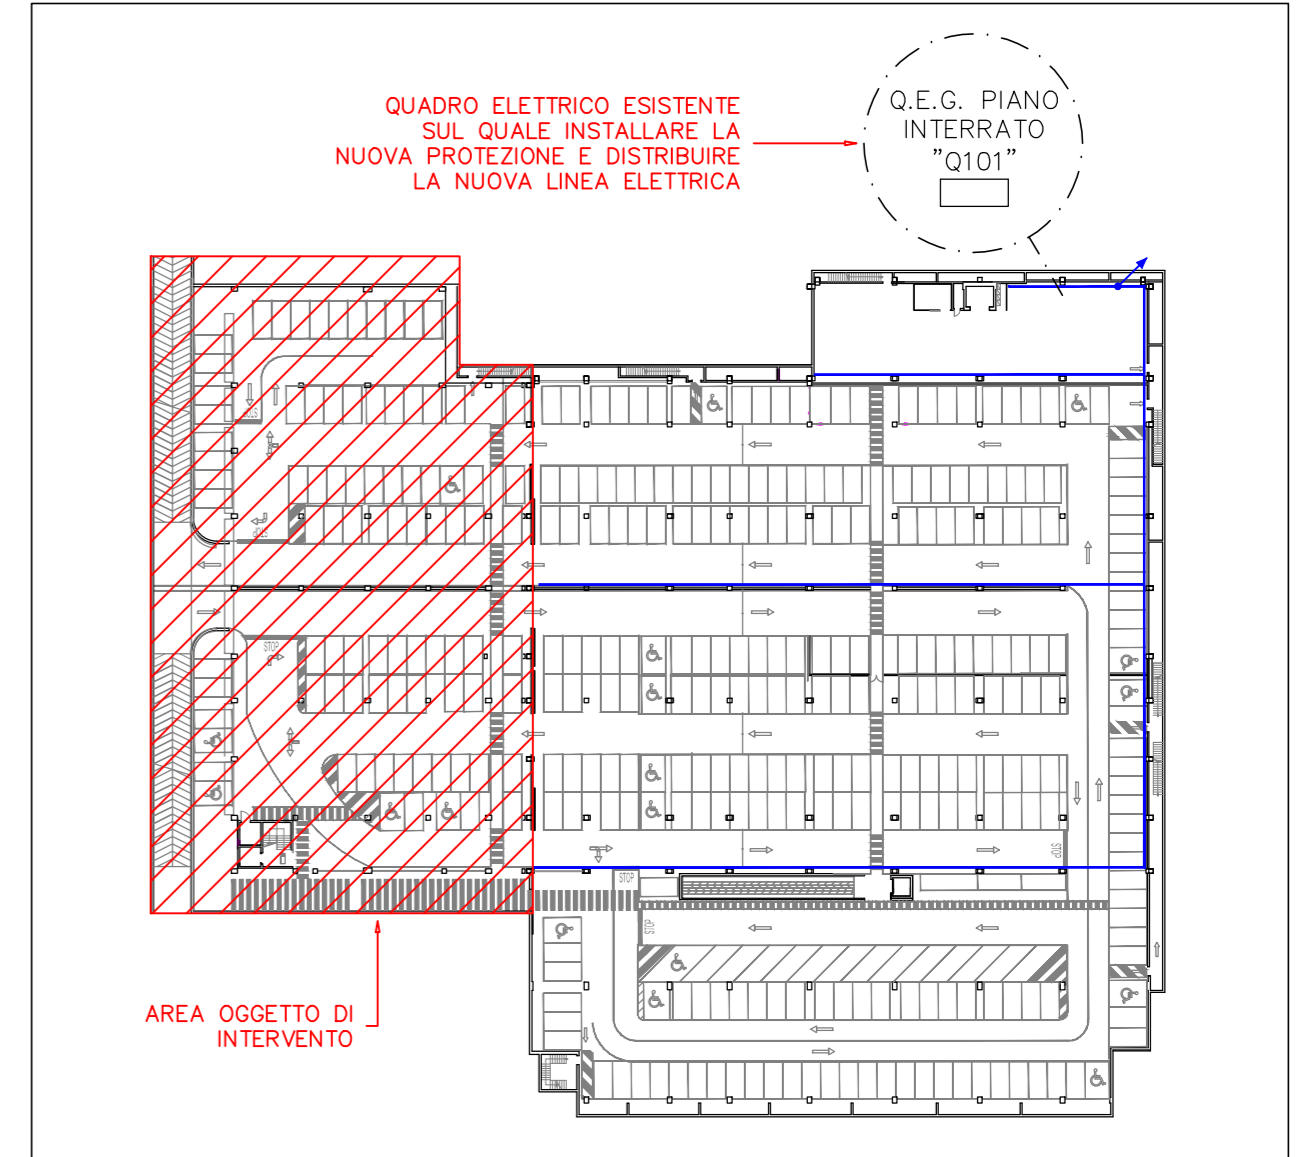

PARTICOLARE SCALA + VANI TECNICI – Scala 1:100

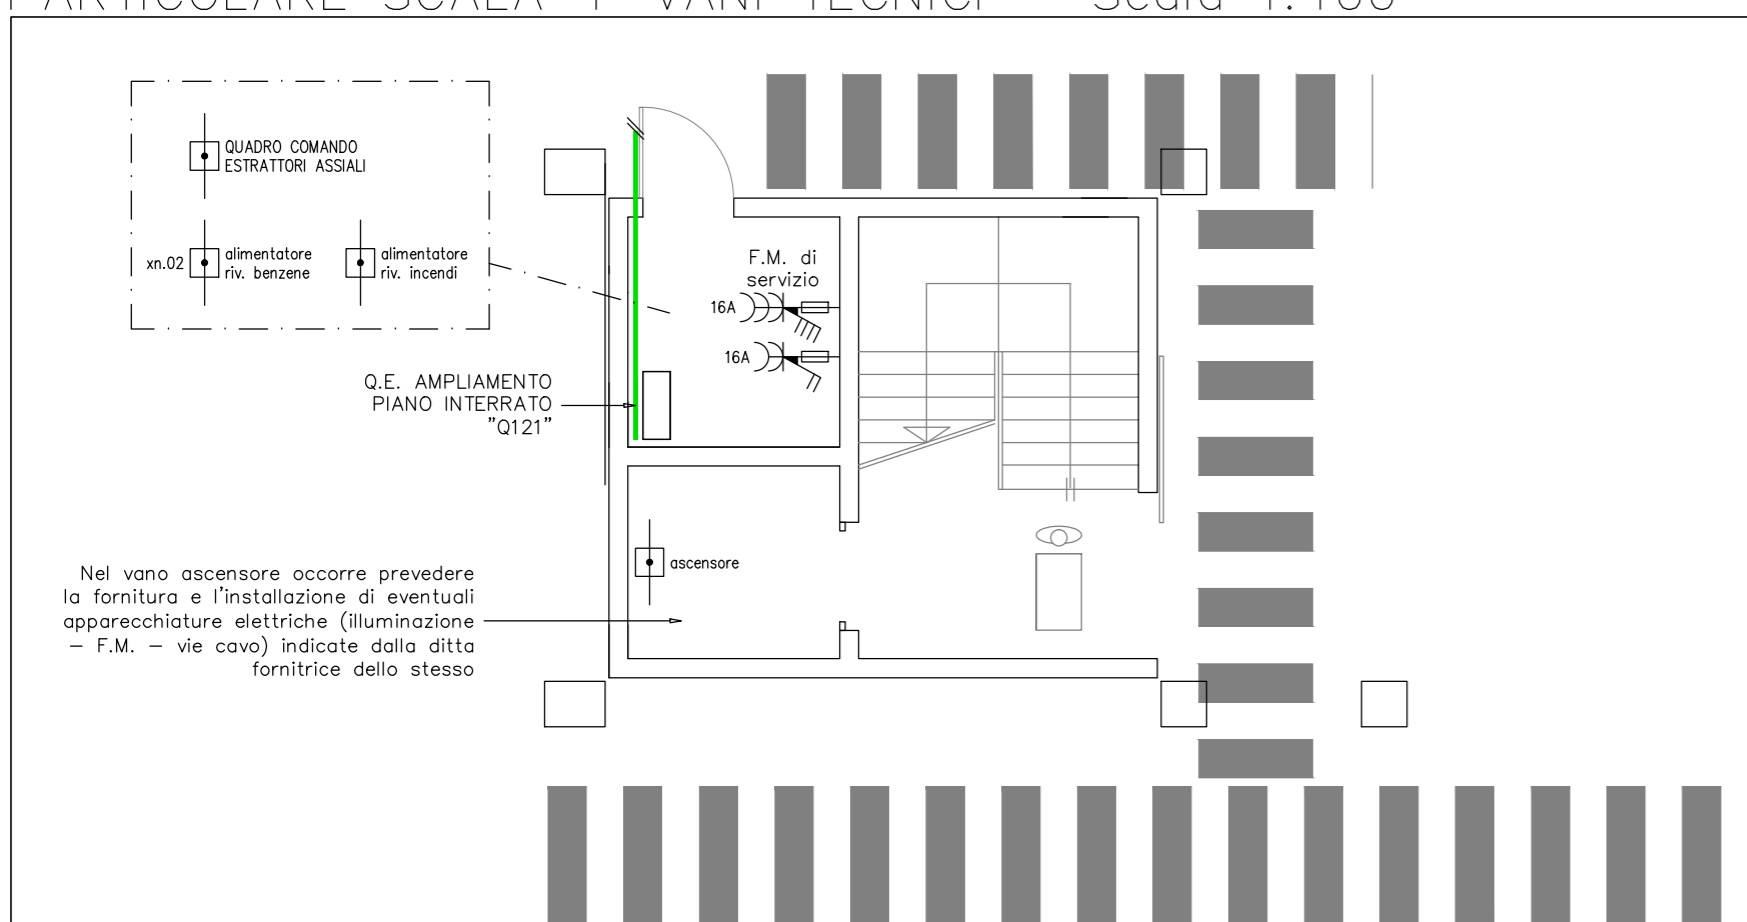

PIRAMIDE
engineering

Progettazione impianti tecnologici civili e industriali - Prevenzione incendi

37036 San Martino Buon Albergo (VR) - via Archimede, 10 - piano secondo, interno 13
telefono: 045 8781131 e-mail: eleatro@piramide-engineering.com - termo@piramide-engineering.com telefax: 045 8797494

committente: SUPERMERCATI TOSANO CEREAL s.r.l.
37053 Cerea (VR) - via Palese, 1

intervento: Progetto per l'esecuzione, in conformità alle Leggi e Normative vigenti, degli impianti elettrici a servizio del nuovo magazzino e dell'ampliamento autorimessa di una grande struttura di vendita sita in 36073 Comedo Vicentino (VI) - via Pigafetta, 42

elaborato: Pianta ubicazione utenze elettriche PIANO INTERRATO
IMPIANTO FORZA MOTRICE - PERCORSI VIE CAVO - IMPIANTO DI TERRA

commessa: 009-19 file: 009-19-E-PL03 data: 11.2019 progettista: per. ind. Ivan Giona

tavola: 03 foglio: 01/01 scala: 1:200 progettista: per. ind. Andrea Toni

aggiornamenti: data:

installatore: progettista: per. ind. Andrea Toni

direttore dei lavori: timbro e firma progettista:

note:

