



PIANTA PIANO INTERRATO – IMPIANTO IDRANTI

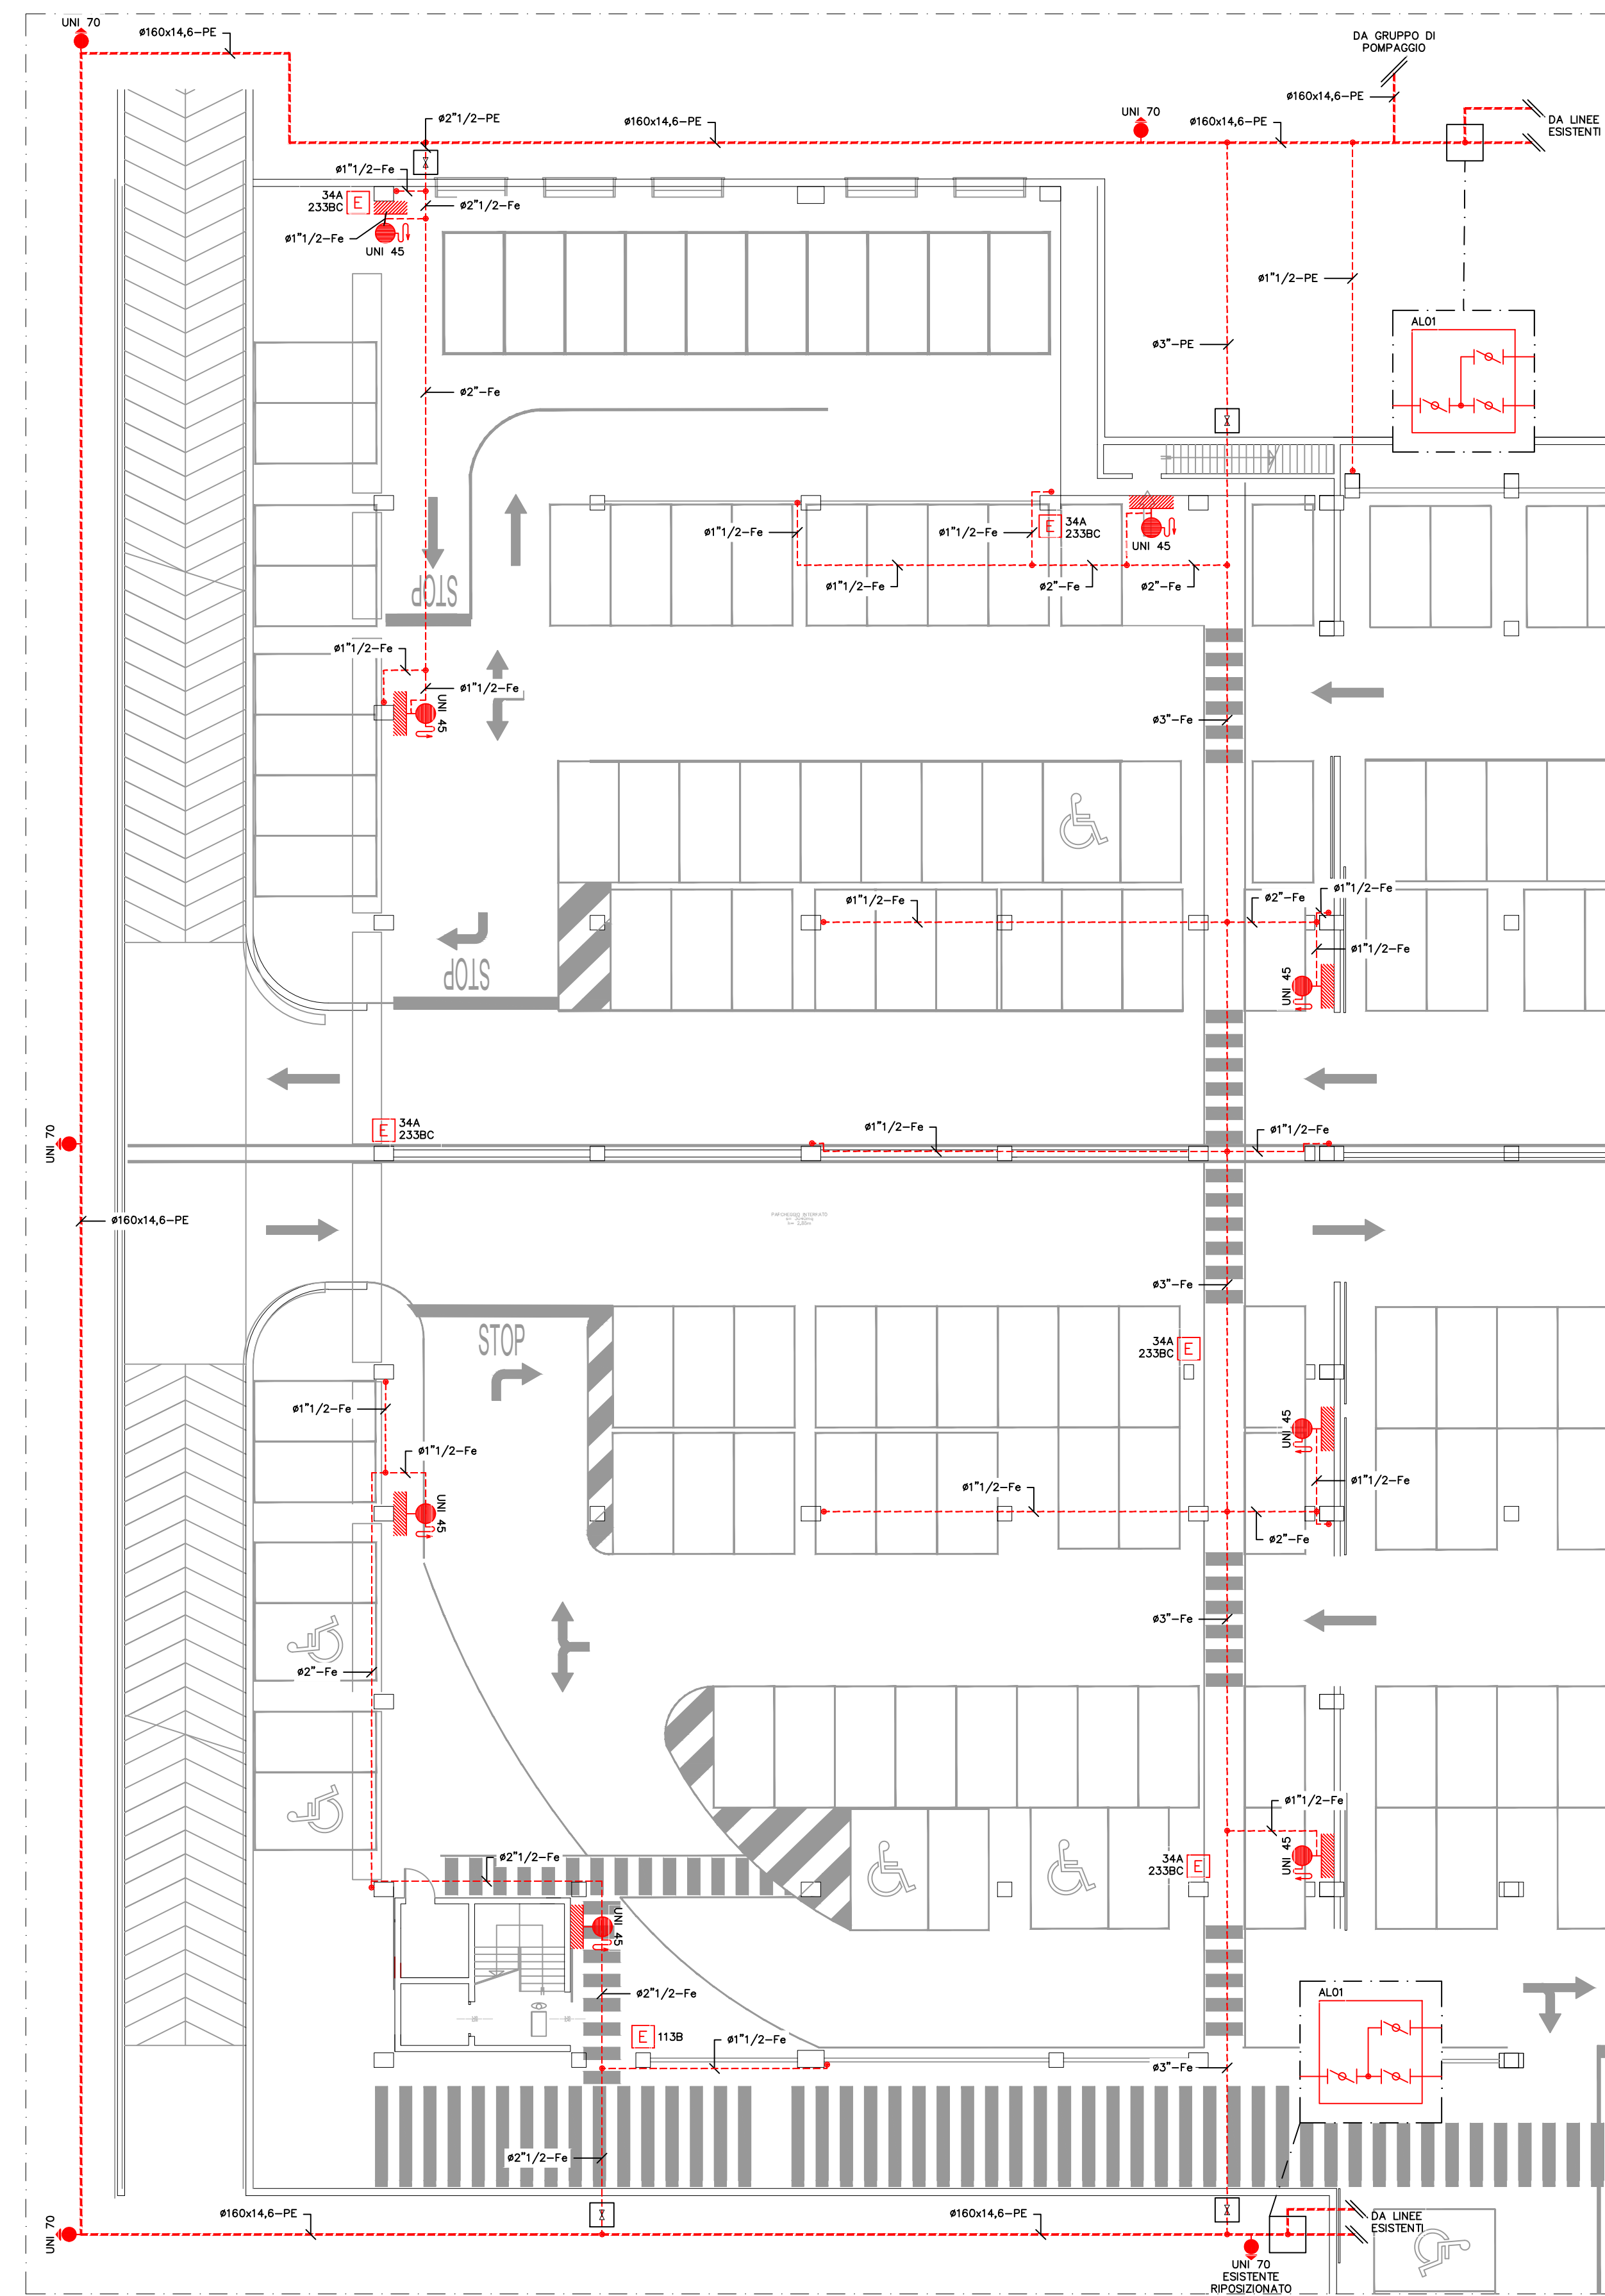

PIANTA PIANO TERRA IMPIANTO IDRANTI

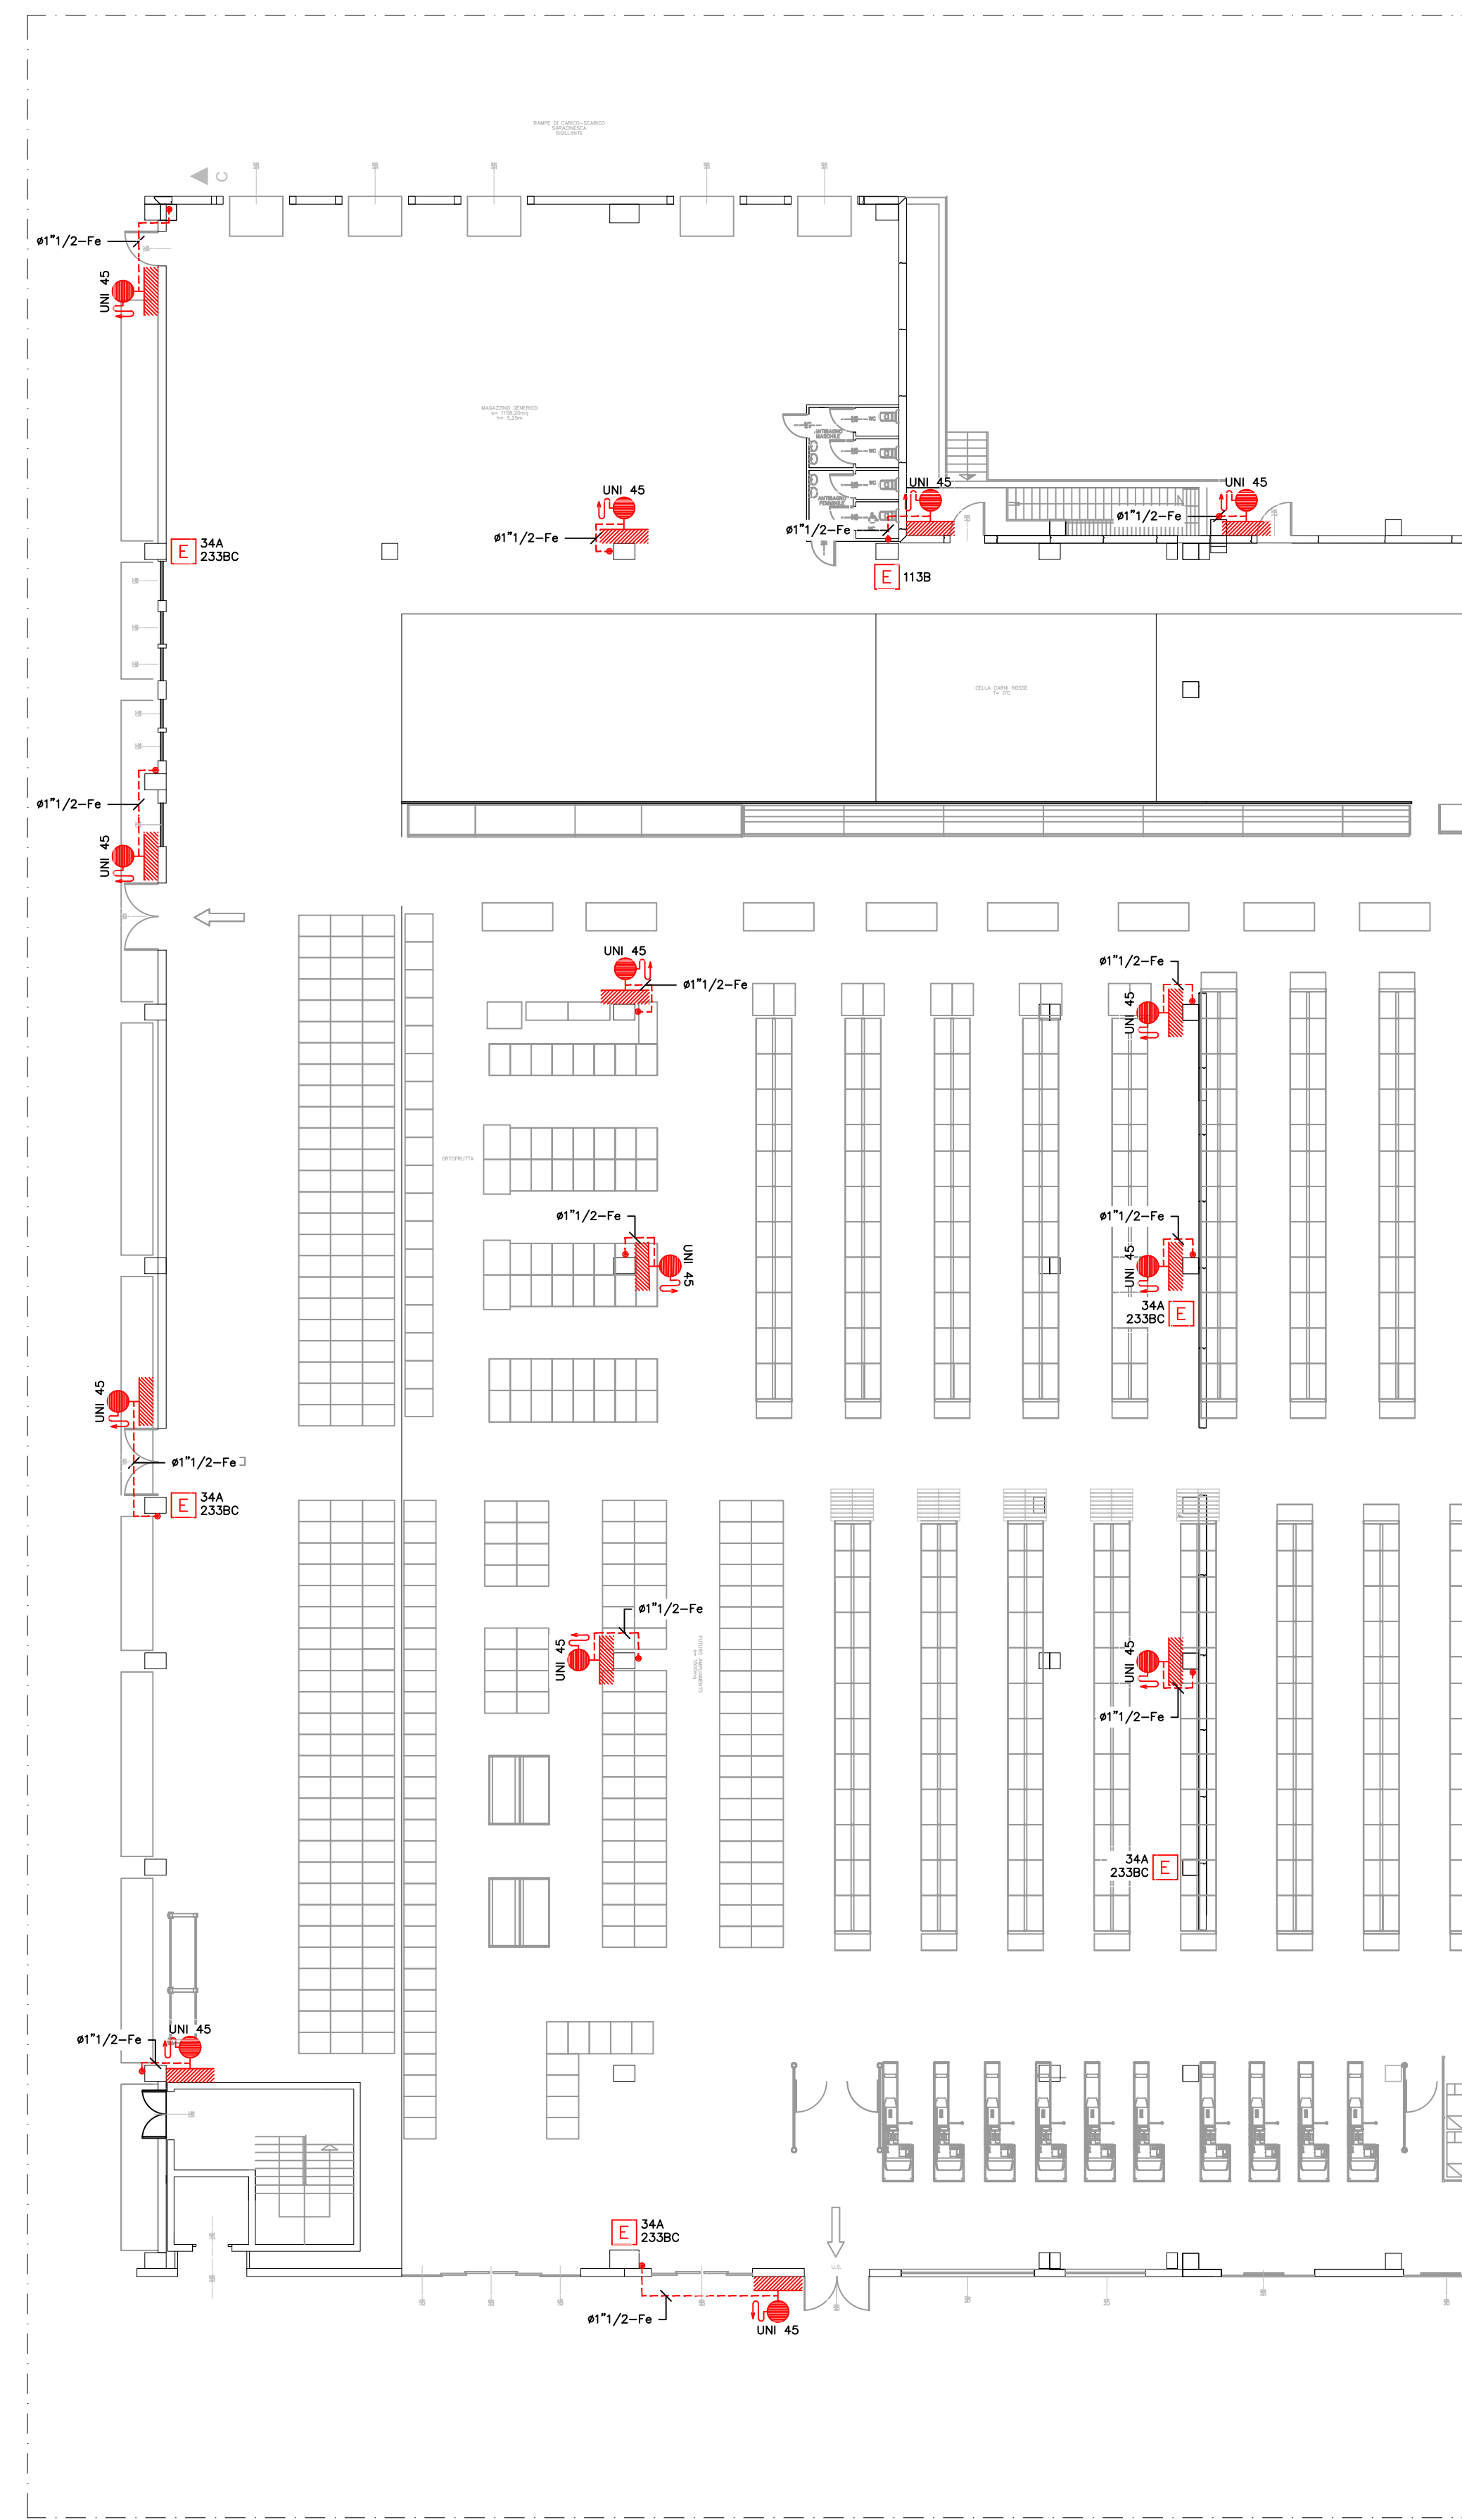

legenda – VIGILI DEL FUOCO	
simbolo	descrizione
	estintore portatile
	estintore correato
	tubazione idranti
	idrante a muro con tubazione flessibile e lancia
	idrante sottosuolo
	idrante soprasuolo

LEGENDA – Identificazione sigle nei disegni		
AL	01	Alacciamento da linee esistenti comprensivo di pozzetto 1000x1000mm e n.3 valvole di sezionamento

PIRAMIDE engineering
 Progettazione impianti tecnologici civili e industriali – Prevenzione incendi

37036 San Martino Buon Albergo (VR) - via Archimede, 10 - piano secondo, interno 13
 telefono: 045 8781131 e-mail: elettro@piramide-engineering.com - termo@piramide-engineering.com telefono: 045 8797494

committente: SUPERMERCATI TOSANO CEREAL s.r.l.

intervento: Progetto per l'esecuzione, in conformità alla Leggi e Normative vigenti, degli impianti elettrici, termoidraulici e di prevenzione incendi a servizio dell'impianto sito in 36073 Comedo Vicentino (VI) - via Pigafetta, 42, di proprietà della società SUPERMERCATI TOSANO CEREAL s.r.l.

elaborato: Impianti d'ambito Prevenzione Incendi;
 Impianto idranti;
 Piano interrato; Piano terra;

commessa: 009-19	file: 009-19-F-PL01A03	data: 08.2019	disegnatore: per. ind. Lisa Grandi
tavola: 01	foglio: 01/03	scala: 1:200	progettista: per. ind. Marco Modenese

aggiornamenti:	data:
Modifica impianti	10.2019
Modifica impianti	10.2019
Modifica impianti	12.2019

installatore: progettista: per. ind. Marco Modenese

direttore dei lavori: timbro e firma progettista:

note:

A termini di legge e' vietato riprodurre o comunicare a terzi il contenuto del presente disegno