




PIANO TERRA BLOCCO BANGI – IMPIANTO IDRICO SANITARIO

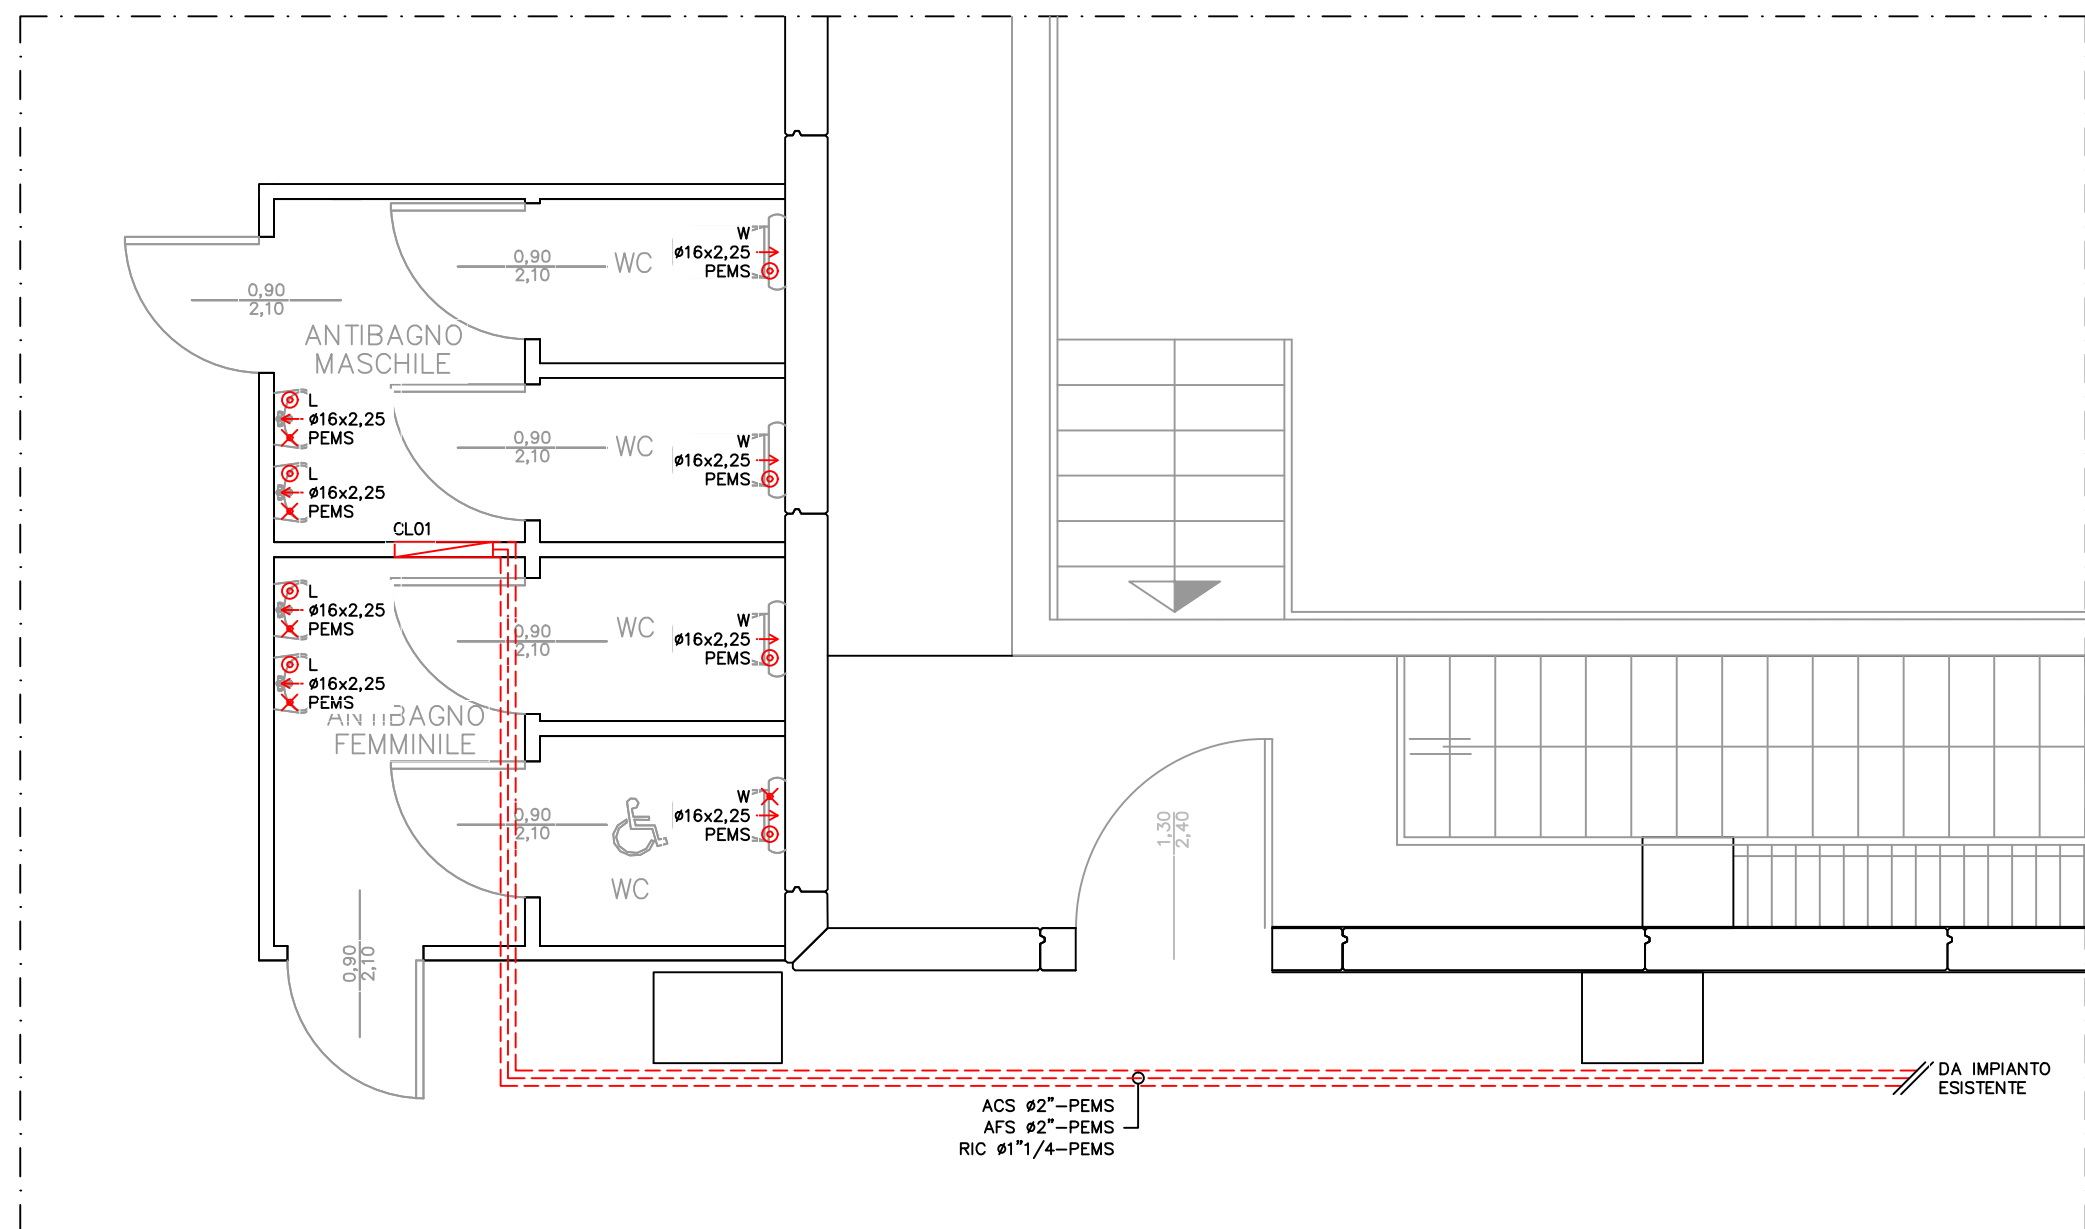

PIANO TERRA BLOCCO BANGI – IMPIANTO SCARICO

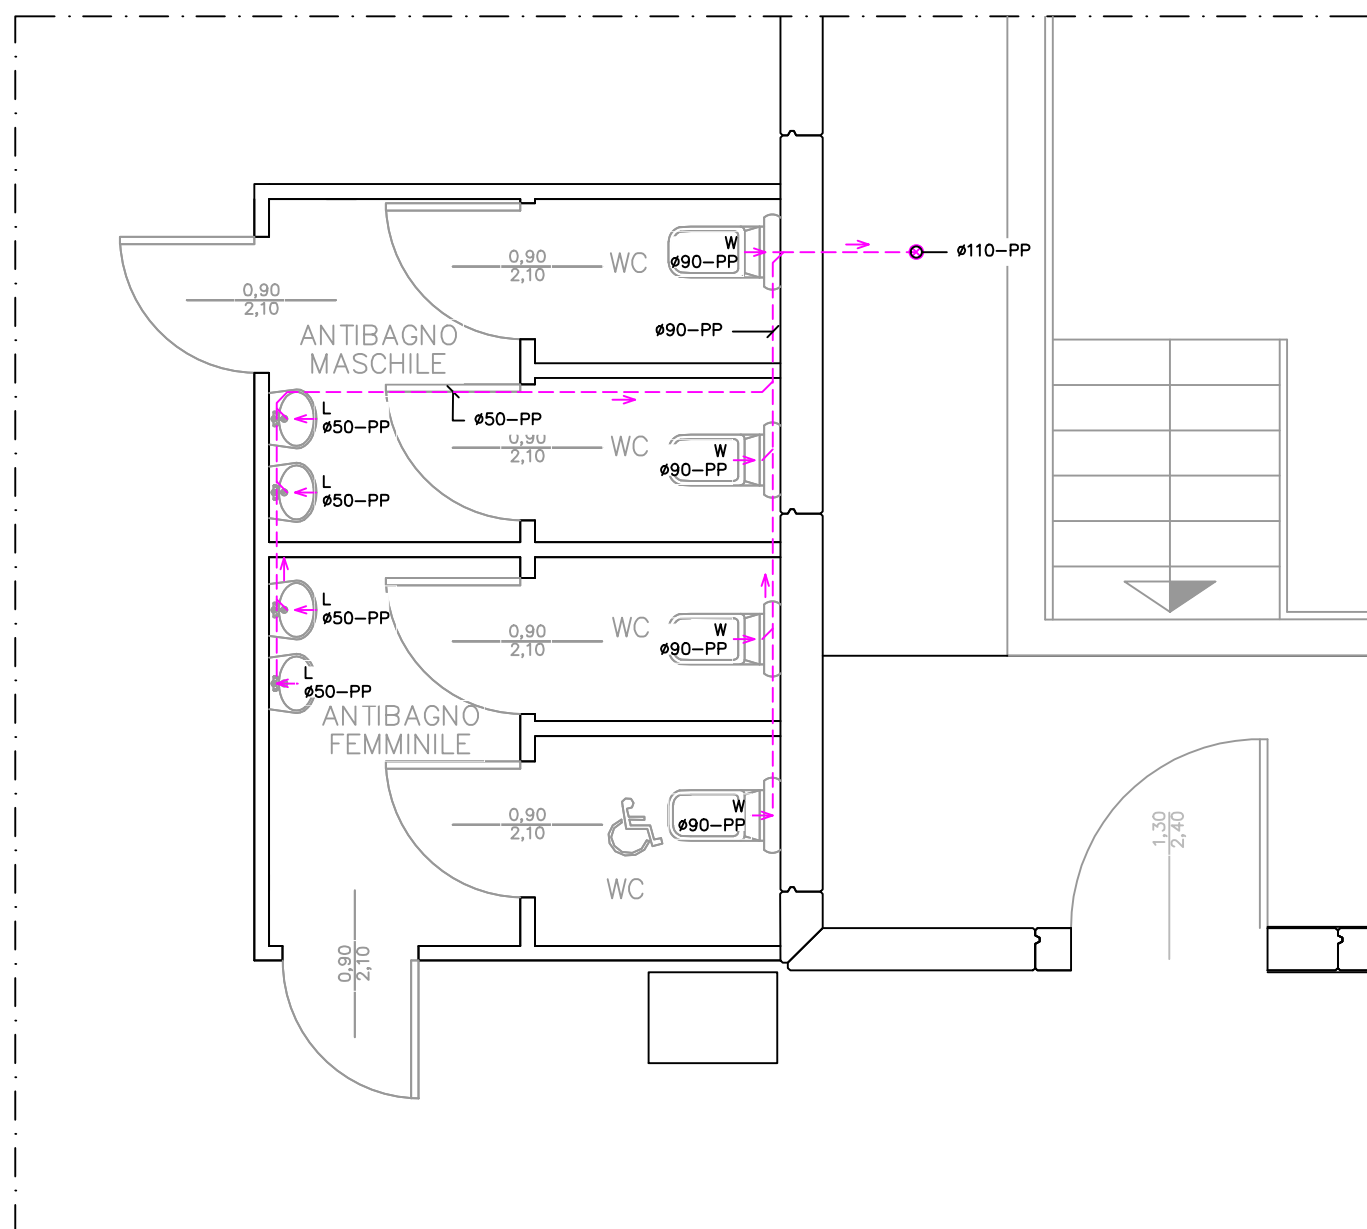


PIANO INTERRATO – IMPIANTO SCARICO

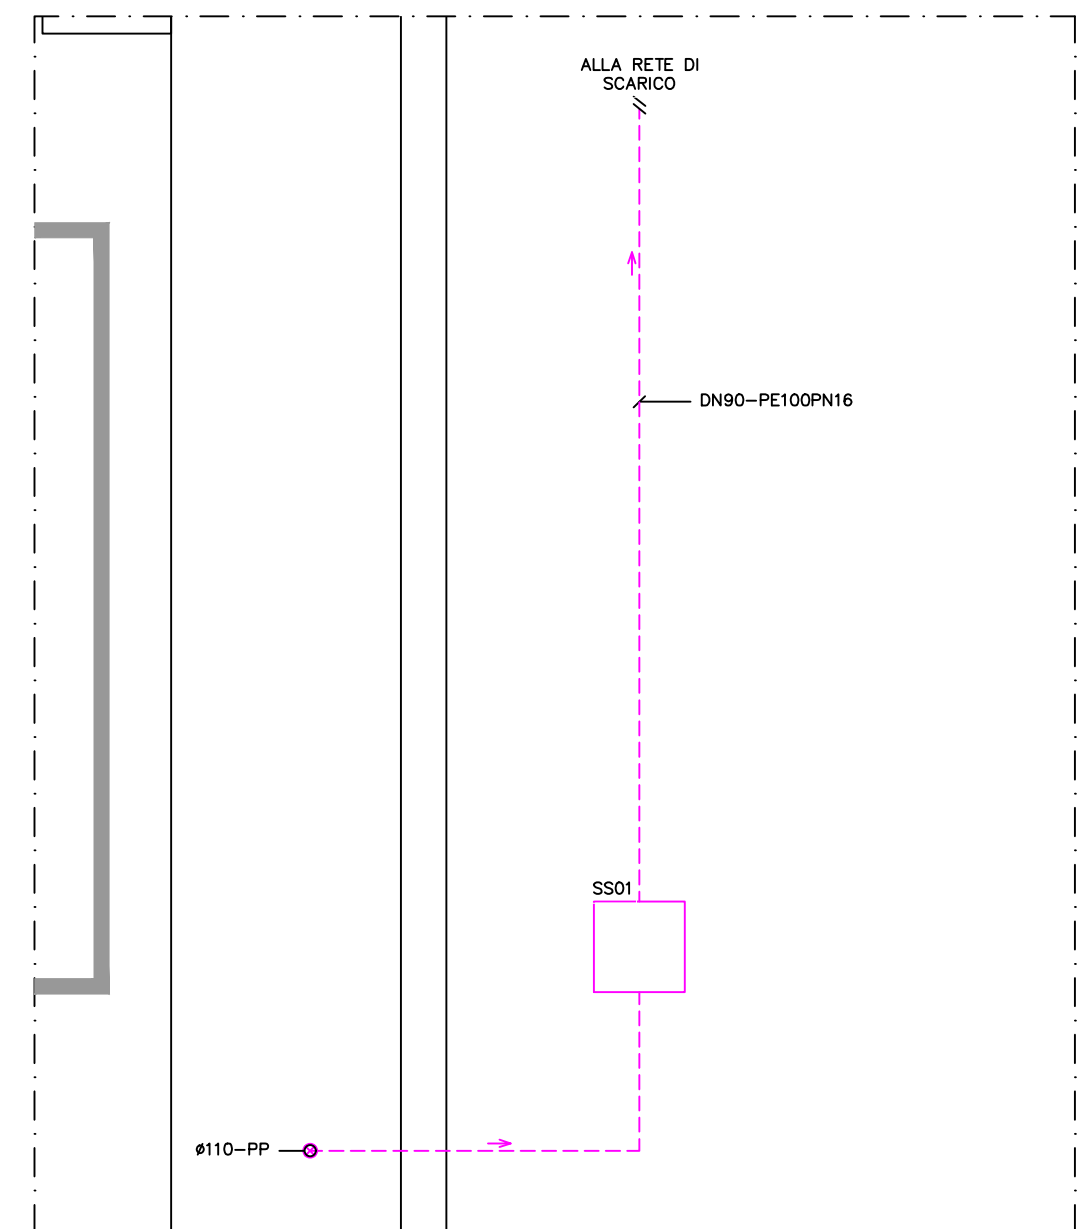

NOTA BENE:
I canali precedentemente realizzati in tessuto, saranno ora sostituiti con gli stessi in metallo microforato.

PIANO TERRA – IMPIANTO DI CLIMATIZZAZIONE ESISTENTE

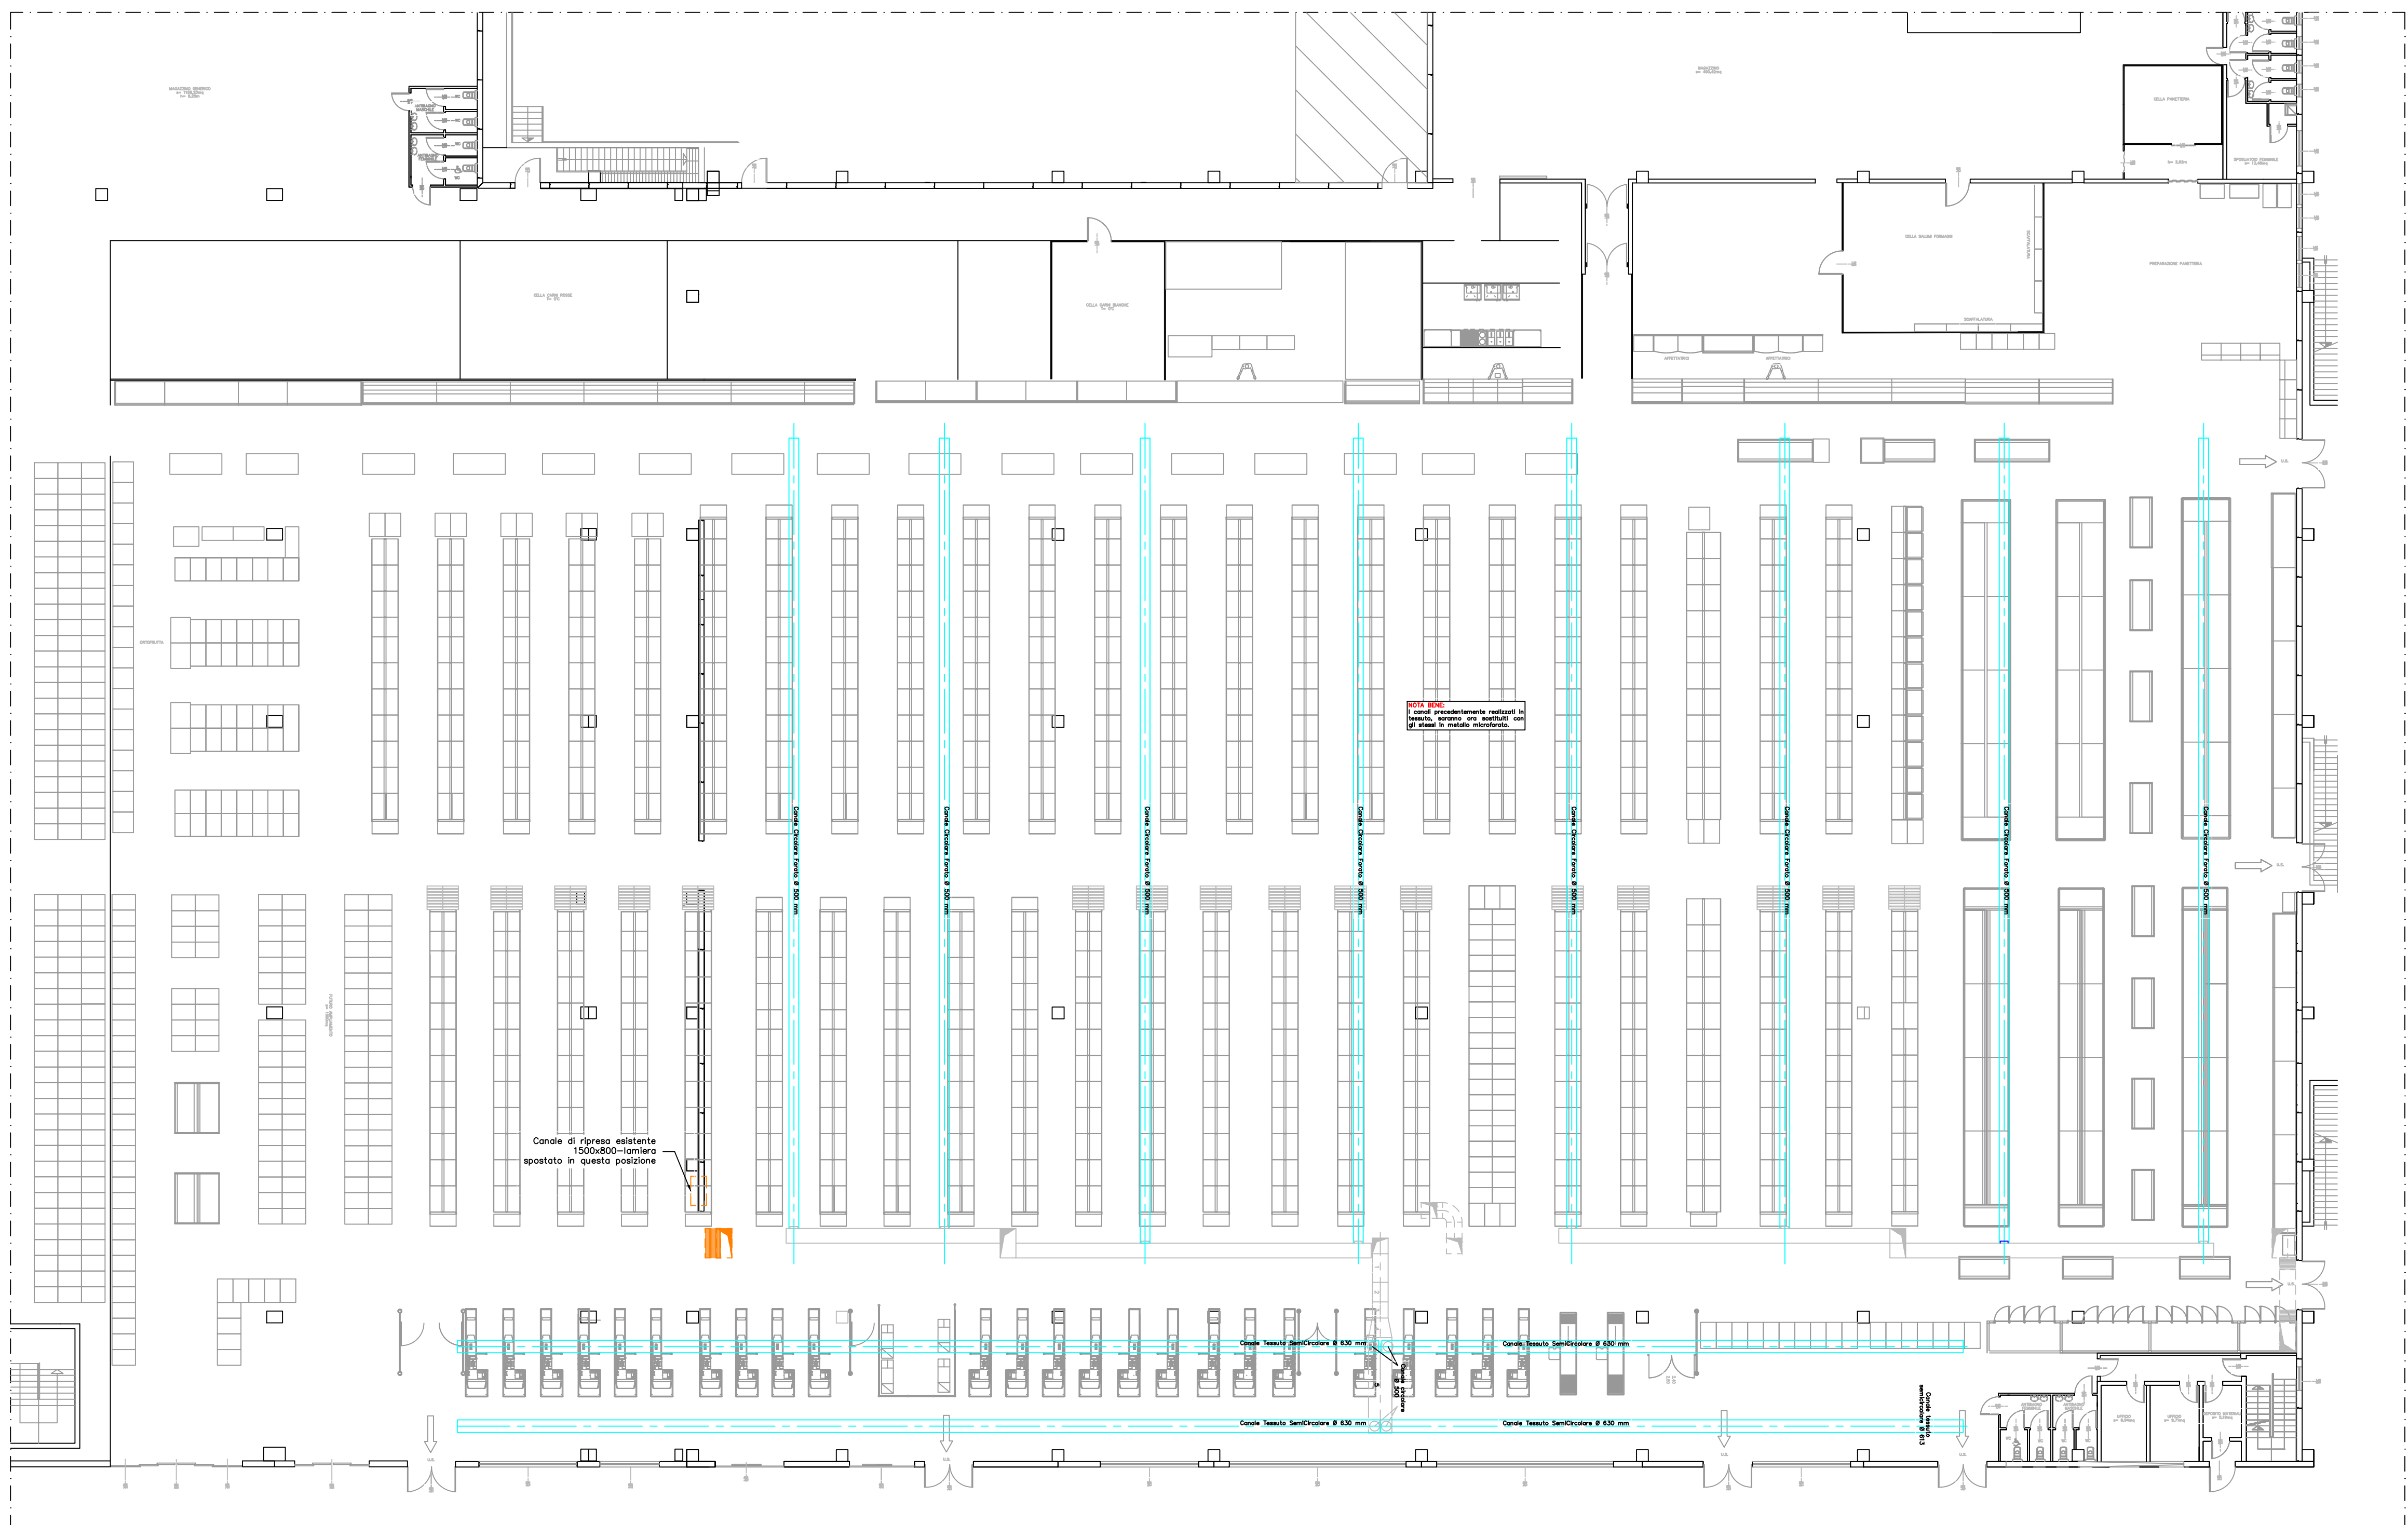

legenda – TUBAZIONI E RELATIVI ACCESSORI

simbolo	descrizione
	discendente passante di piano
	senso del flusso gravitazionale
	collettore
	punto utenza acqua sanitaria fredda
	punto utenza acqua sanitaria calda
	tubazione nascosta sotto traccia (se esistente non da progetto in colore GIANO)
	tubazione aerea (se esistente non da progetto in colore GIANO)

LEGENDA – Identificazione sigle nei disegni

CL	01	Collettore idrico sanitario 8f + 5c
SS	01	Stazione di sollevamento XYLEM mod. NP 3085 MT 3~ Adaptive 462 Q= 10,1l/s, H _P = 5,69m; Vassilab™ 1,81mc; 1,3kW – 400V ~ 50Hz – 3,6A

PIRAMIDE engineering
Progettazione impianti tecnologici civili e industriali – Prevenzione incendi

37036 San Martino Buon Albergo (VR) - via Archimede, 10 - piano secondo, interno 13
telefono: 045 8781131 e-mail: elettro@piramide-engineering.com - termo@piramide-engineering.com telefax: 045 8797494

committente: **SUPERMERCATI TOSANO CEREAL s.r.l.**

intervento: Progetto per l'esecuzione, in conformità alla Leggi e Normative vigenti, degli impianti termoidraulici a servizio dell'ampliamento sito in 36073 Cornedo Vicentino (VI) - via Pigafetta, 42, di proprietà della società SUPERMERCATI TOSANO CEREAL s.r.l.

elaborato: Impianti d'ambito Termotecnico; Piano interrato; Piano terra; Impianto di climatizzazione; Impianto idrico sanitario; Impianto di scarico;

commessa: 009-19	file: 009-19-T-PL01A01	data: 12.2019	disegnatore: per. ind. Lisa Grandi
tavola: 01	foglio: 02/03	scala: 1:200	progettista: per. ind. Marco Modenese

aggiornamenti:	data:
Modifica impianti	01.2020

installatore: _____ progettista: per. ind. Marco Modenese

direttore dei lavori: _____ timbro e firma progettista:

note: