

L'Estensore:
dott. ing. **Ruggero Rigoni**
iscritto al n. 1023
dall'Ordine degli Ingegneri di Vicenza

Collaborazione tecnica:
dott. ing. **Gianluca Antonio Rigoni**
iscritto al n. 3493
dall'Ordine degli Ingegneri di Vicenza

Il Committente:
EURO-CART s.r.l.
Via L. Nievo, n. 5 - 36073 Comedo Vicentino (VI)
P.IVA 02525140245 Tel. 0445 446543
mail: info@euro-cart.com

Provincia di Vicenza
Comune di Castelgomberto

EURO-CART

VERIFICA DI ASSOGGETTABILITÀ (A V.I.A.)
(art. 19 D.Lgs. 152/06 e ss.mm.ii.)
del progetto di ampliamento di un
**IMPIANTO DI RECUPERO RIFIUTI
NON PERICOLOSI (DI CARTA)**
in
Via della Scienza in Comune di Castelgomberto
Provincia di Vicenza

PROGETTO PRELIMINARE

Planimetria di lay-out
con rete scarichi

A2.2

elaborato: **PP**

scale 1:100 - 1:250



Novembre 2022

STUDIO DI INGEGNERIA AMBIENTALE ING. RUGGERO RIGONI
Via Divisione Folgore, n. 35 - 36100 VICENZA
Tel. 0444 927477 - email: rigoni@ordine.ingegneri.vi.it

LAY-OUT DI PROGETTO
scala 1:250



- LEGENDA RETI SCARICHI:**
- : LINEA ACQUE METEORICHE SCOLANTI DAI PIAZZALI
 - : LINEA ACQUE METEORICHE PLUVIALI
 - : LINEA ACQUE NERE (CIVILI)
 - : LINEA ANTINCENDIO

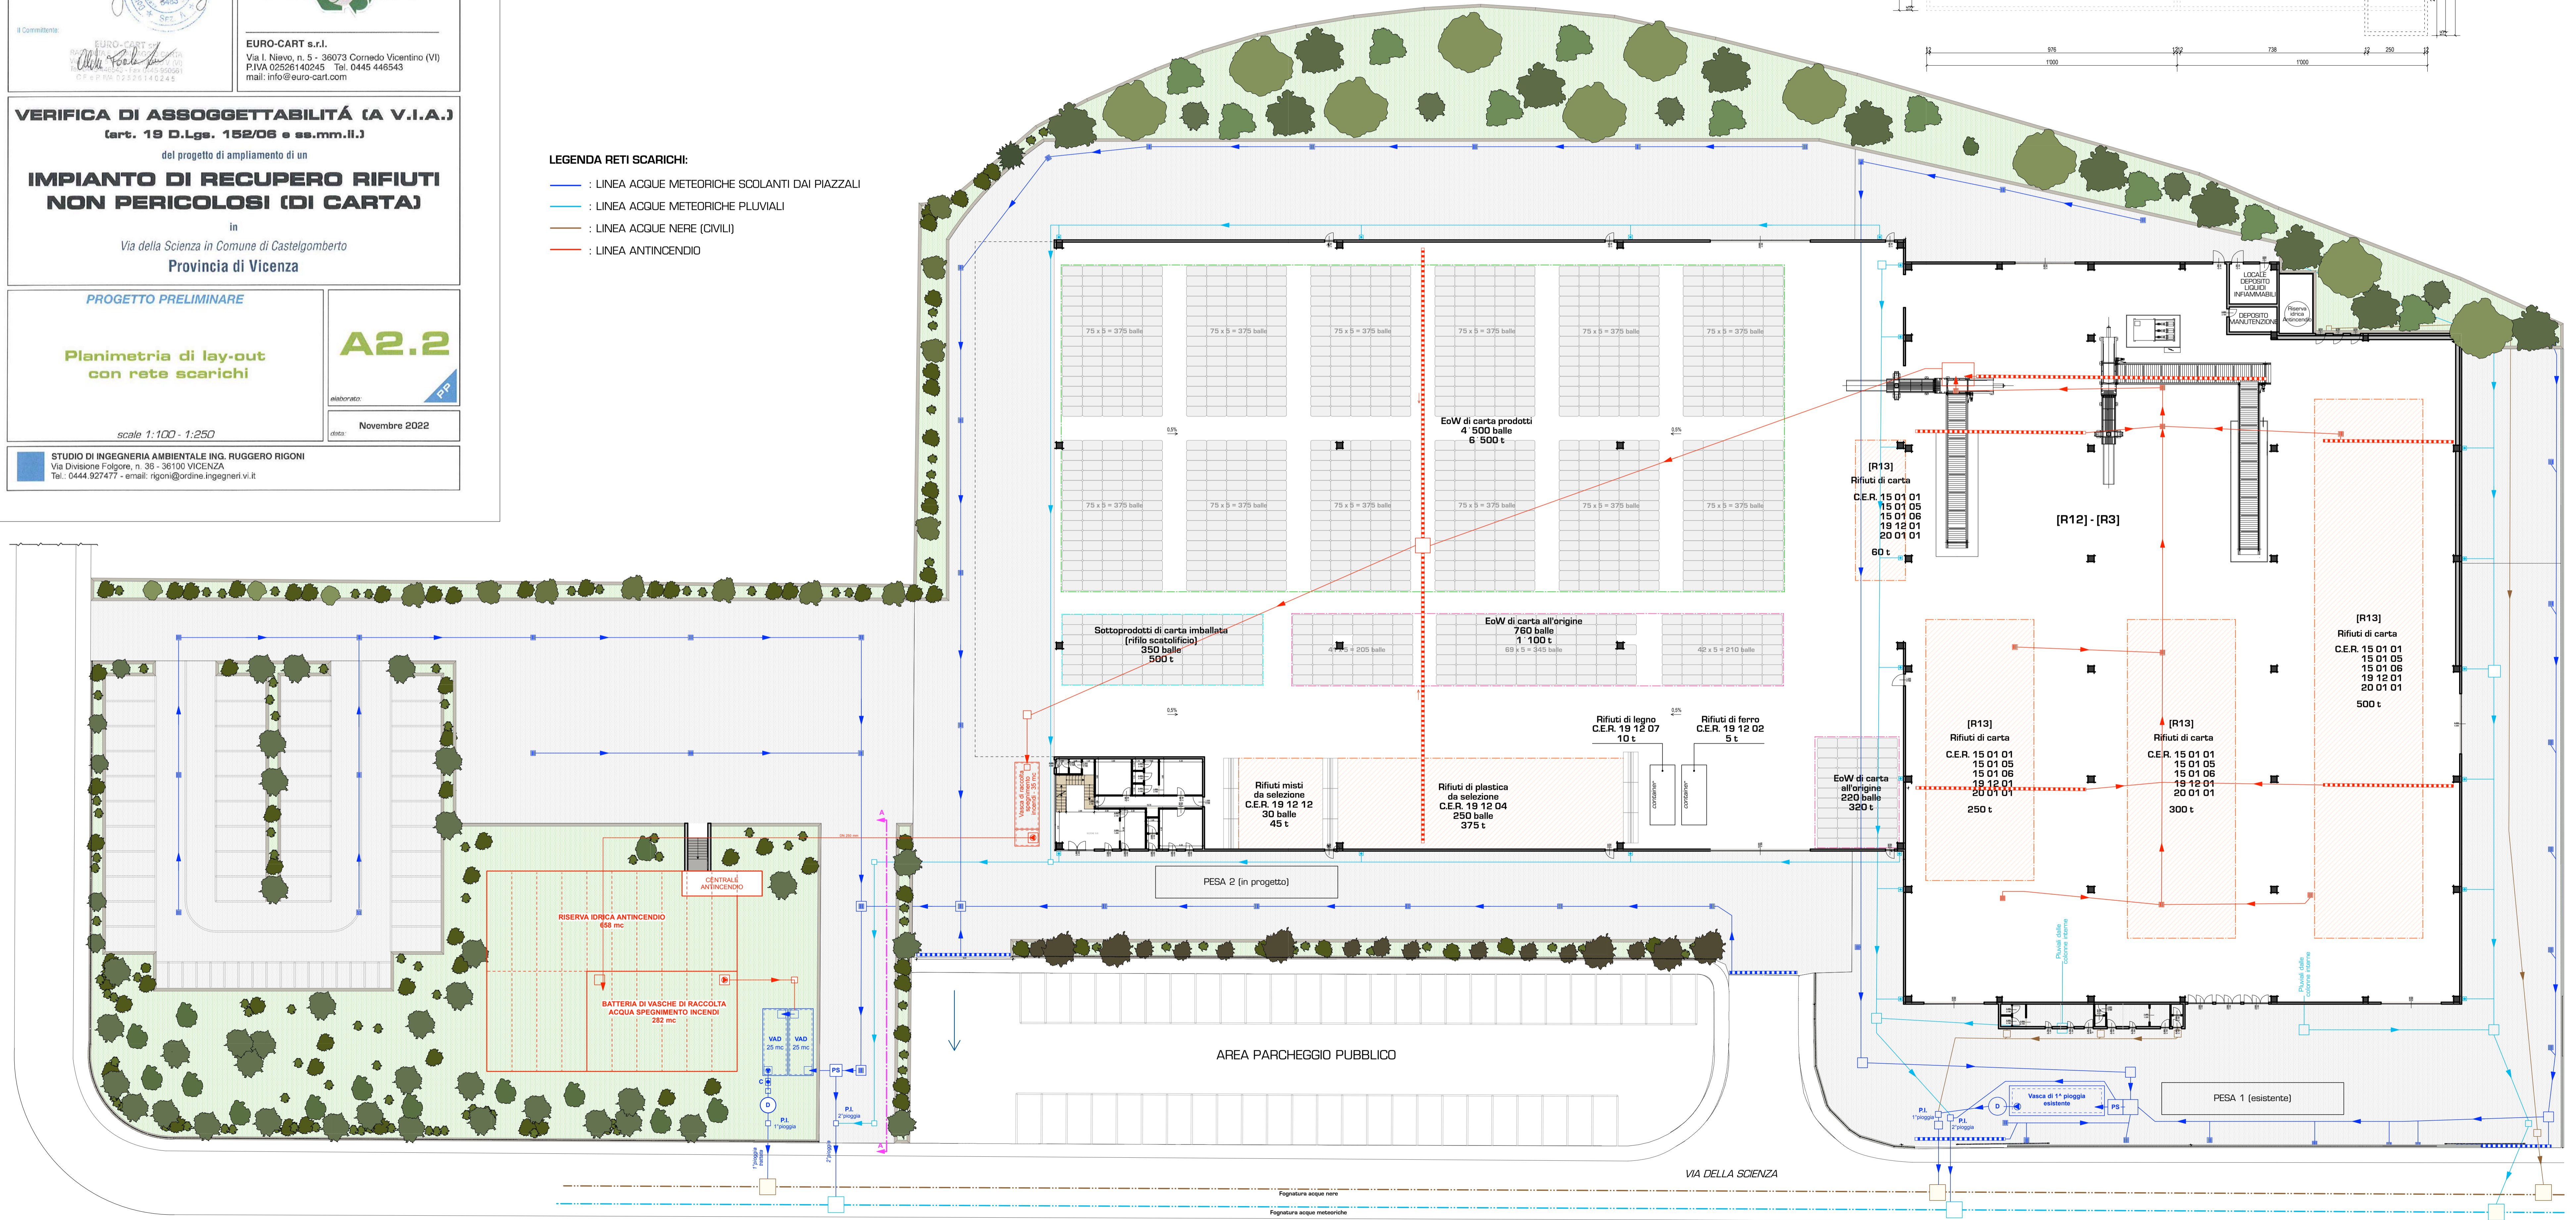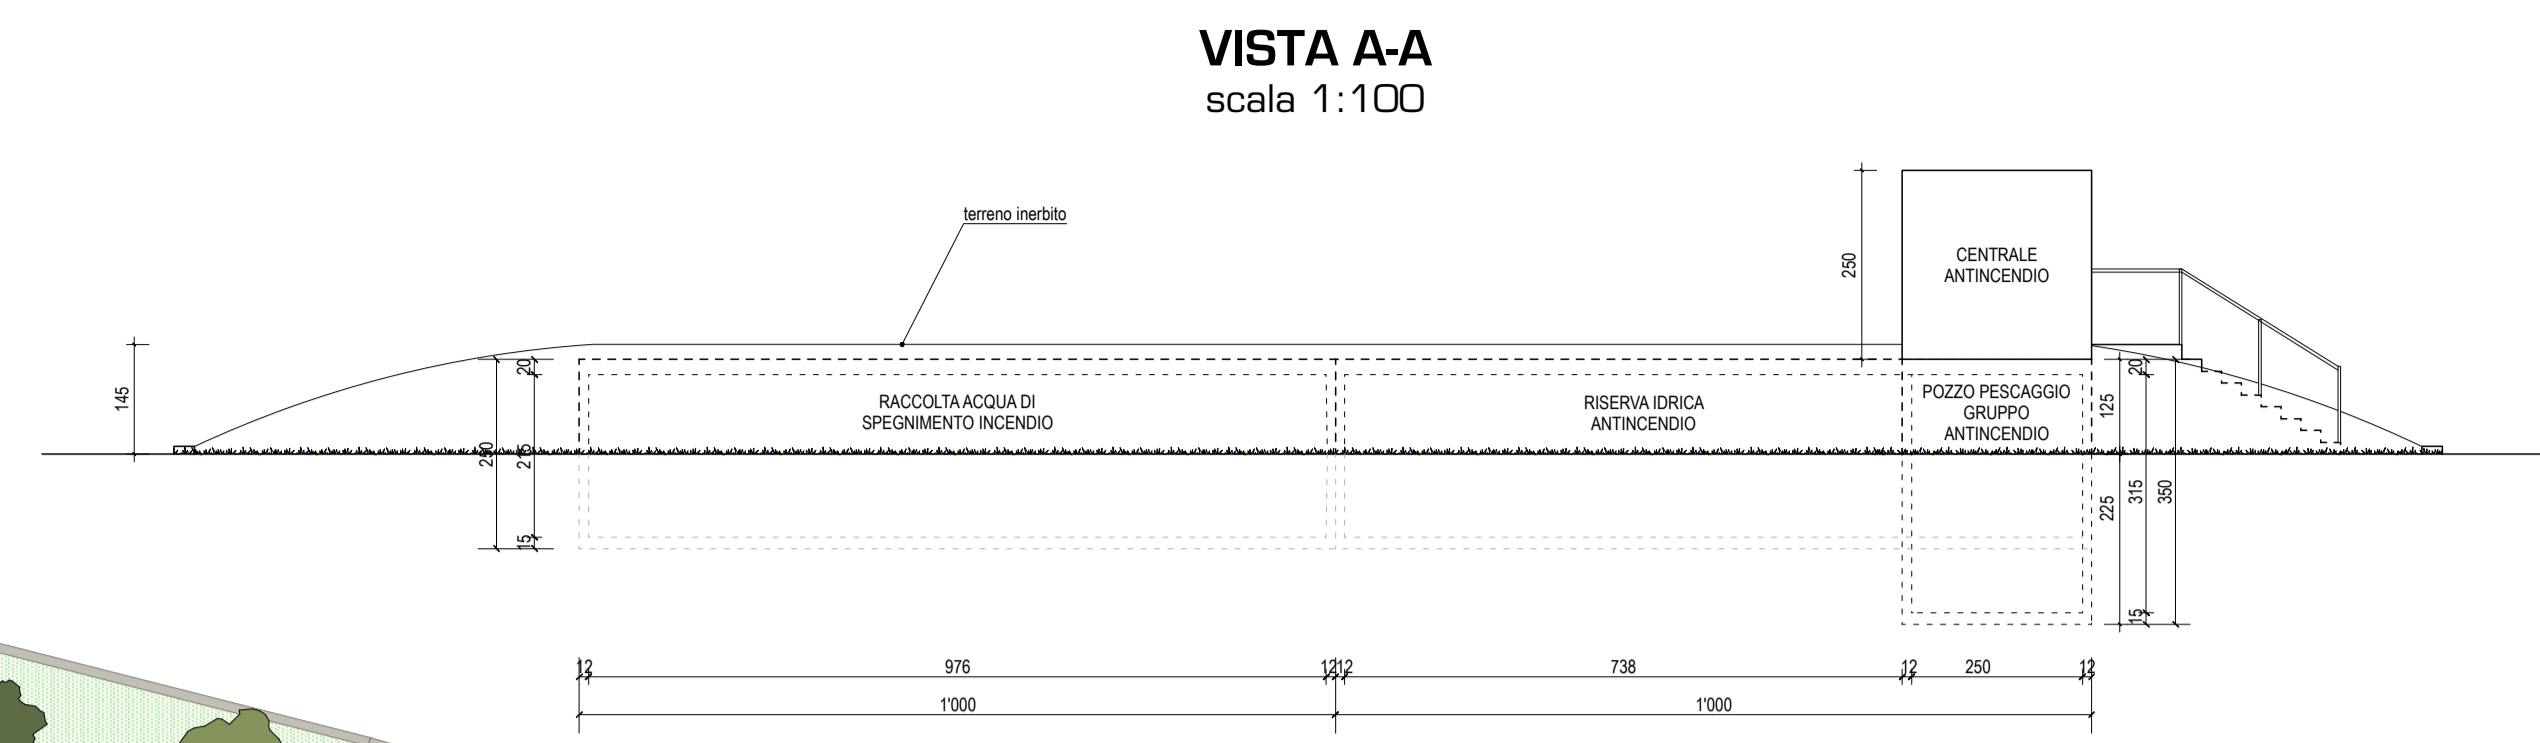

Fogatura acque nere
Fogatura acque meteoriche