

Estensione:
dott. ing. Ruggero Rigoni
iscritto al n. 1323
dell'Ordine degli Ingegneri di Vicenza

Collaboratore tecnico:
dott. ing. Gianluca Antonio Rigoni
iscritto al n. 3483
dell'Ordine degli Ingegneri di Vicenza

Il Comitato:
EURO-CART s.r.l.
Via I. Nievo, n. 5 - 36073 Comedo Vicentino (VI)
P.IVA 02526140245 Tel. 0445 446543
mail: info@euro-cart.com

VERIFICA DI ASSOGETTABILITÀ (A V.I.A.)
(art. 19 D.Lgs. 152/06 e ss.mm.ii.)
del progetto di ampliamento di un
**IMPIANTO DI RECUPERO RIFIUTI
NON PERICOLOSI (DI CARTA)**
in
Via della Scienza in Comune di Castelgomberto
Provincia di Vicenza

PROGETTO PRELIMINARE




Particolari costruttivi impianto
di raccolta e trattamento della
prima pioggia, vasca di sollevamento
acque di spegnimento incendi e
riserva idrica antincendio

scale 1:50 - 1:100




Novembre 2022

STUDIO DI INGEGNERIA AMBIENTALE ING. RUGGERO RIGONI
Via Divisione Folgore, n. 36 - 36100 VICENZA
Tel.: 0444.927477 - email: rigoni@ordine.ingegneri.vi.it

**PARTICOLARI IMPIANTO DI RACCOLTA E TRATTAMENTO
DELLA PRIMA PIOGGIA**

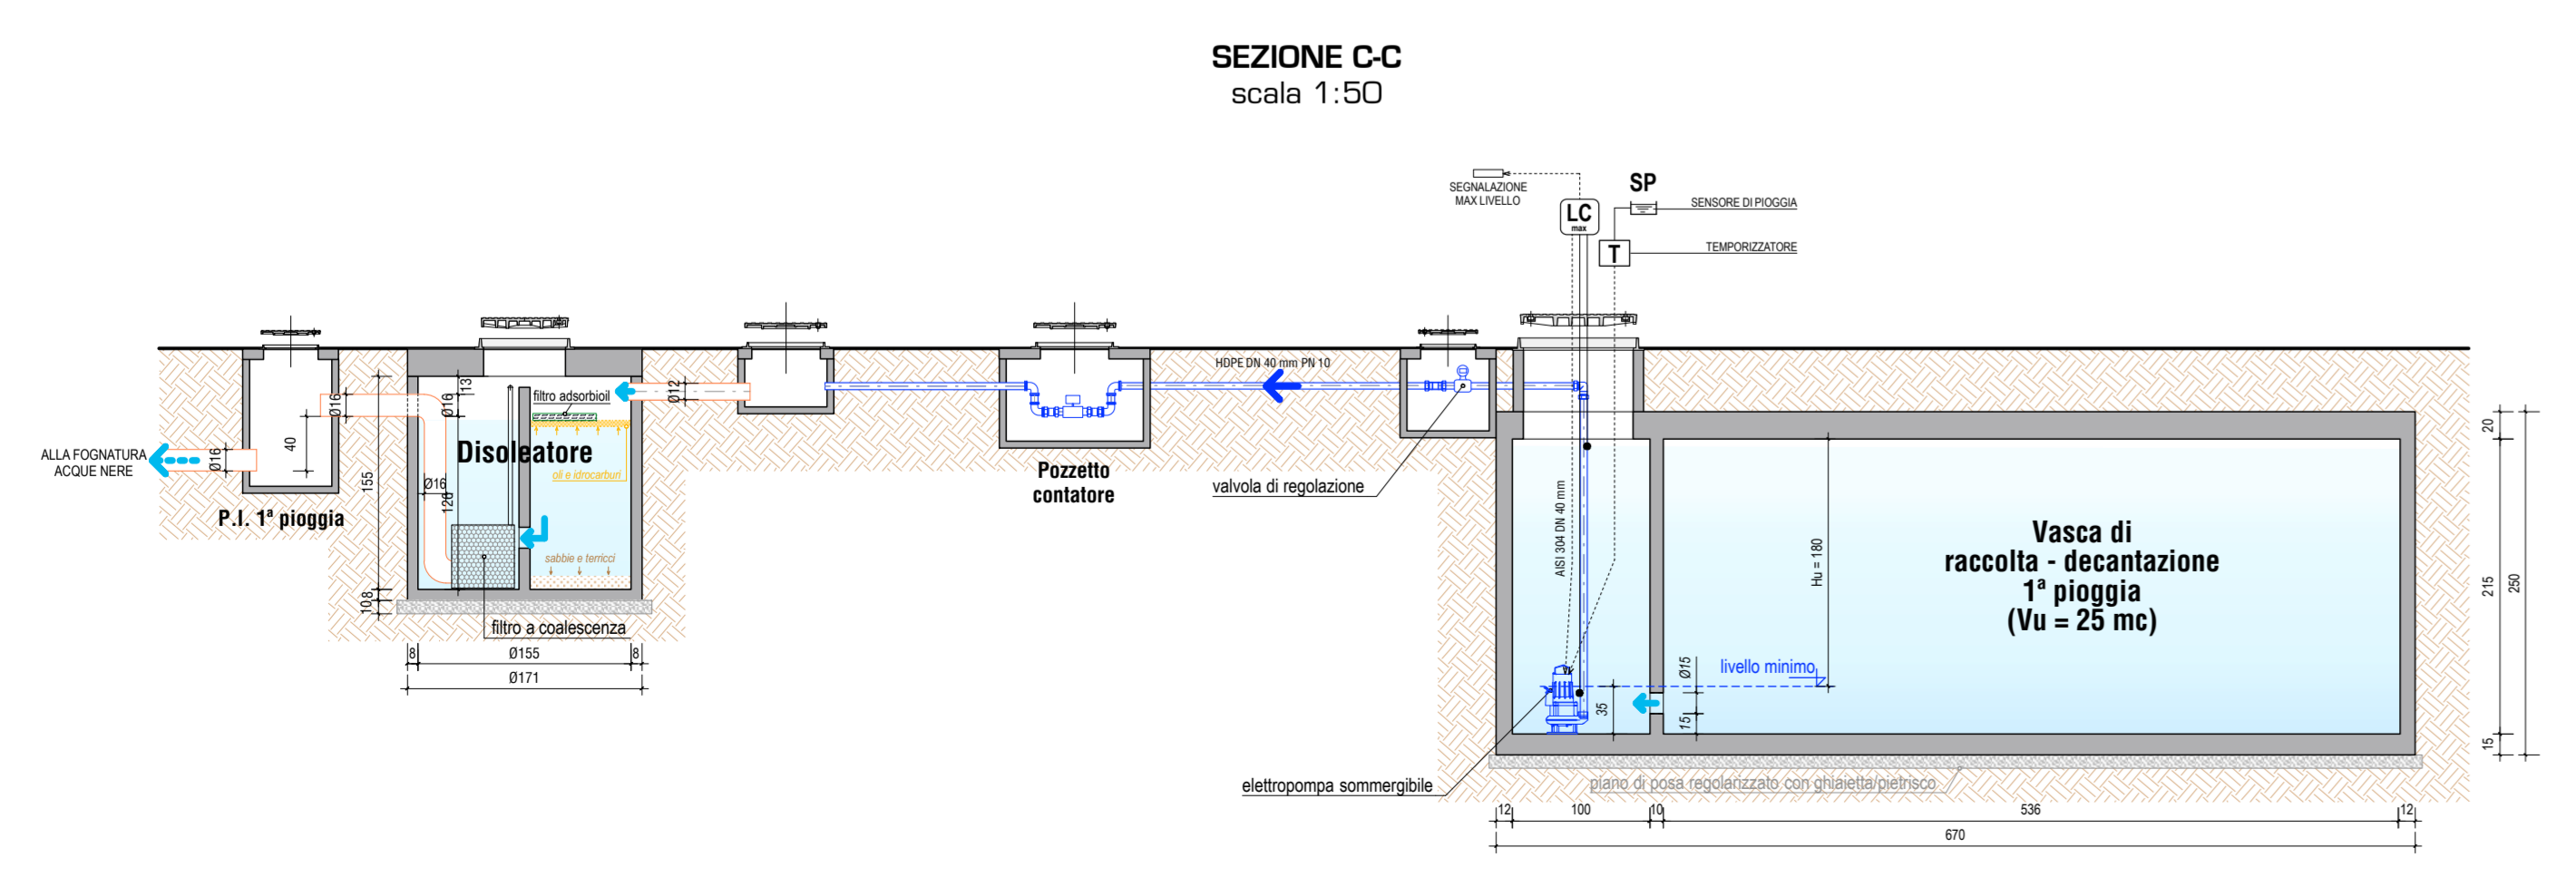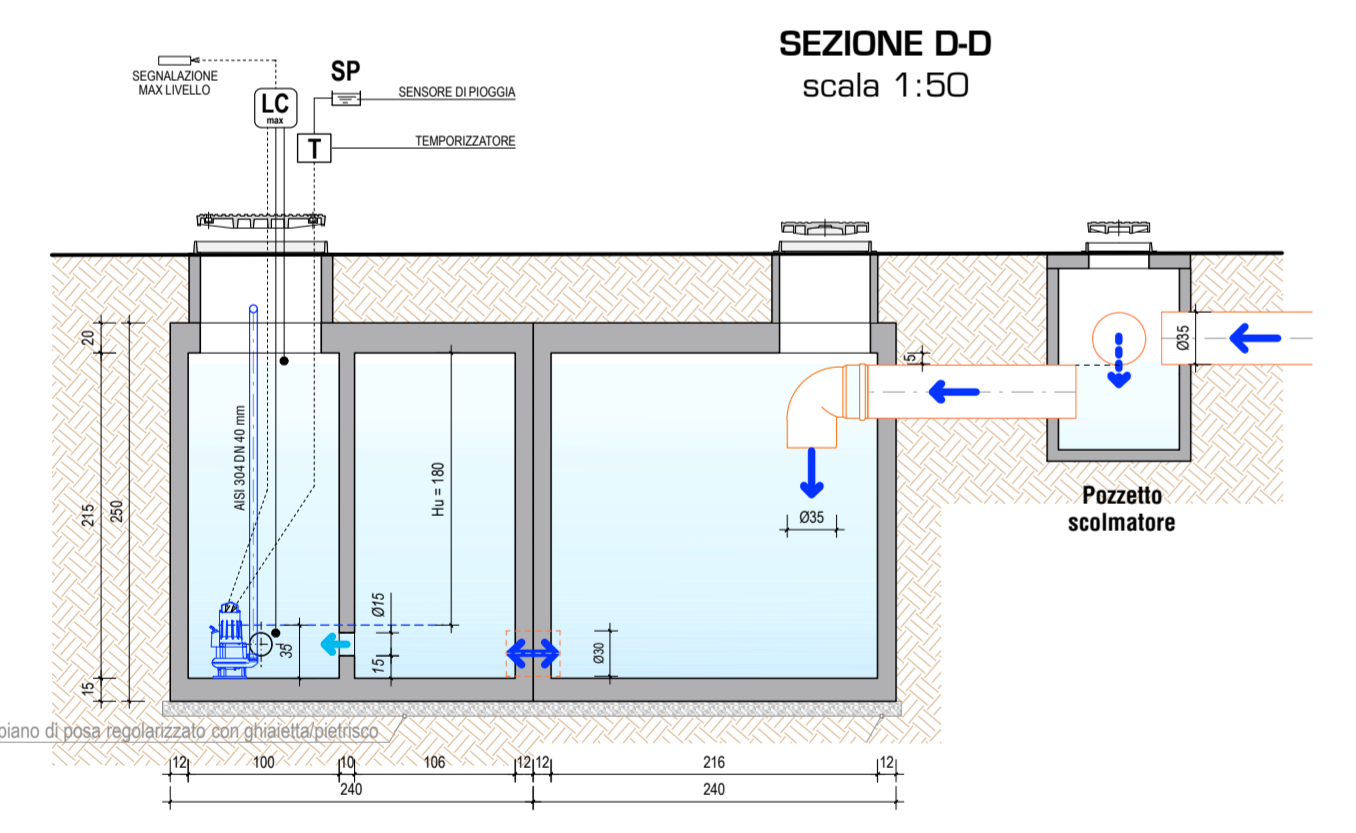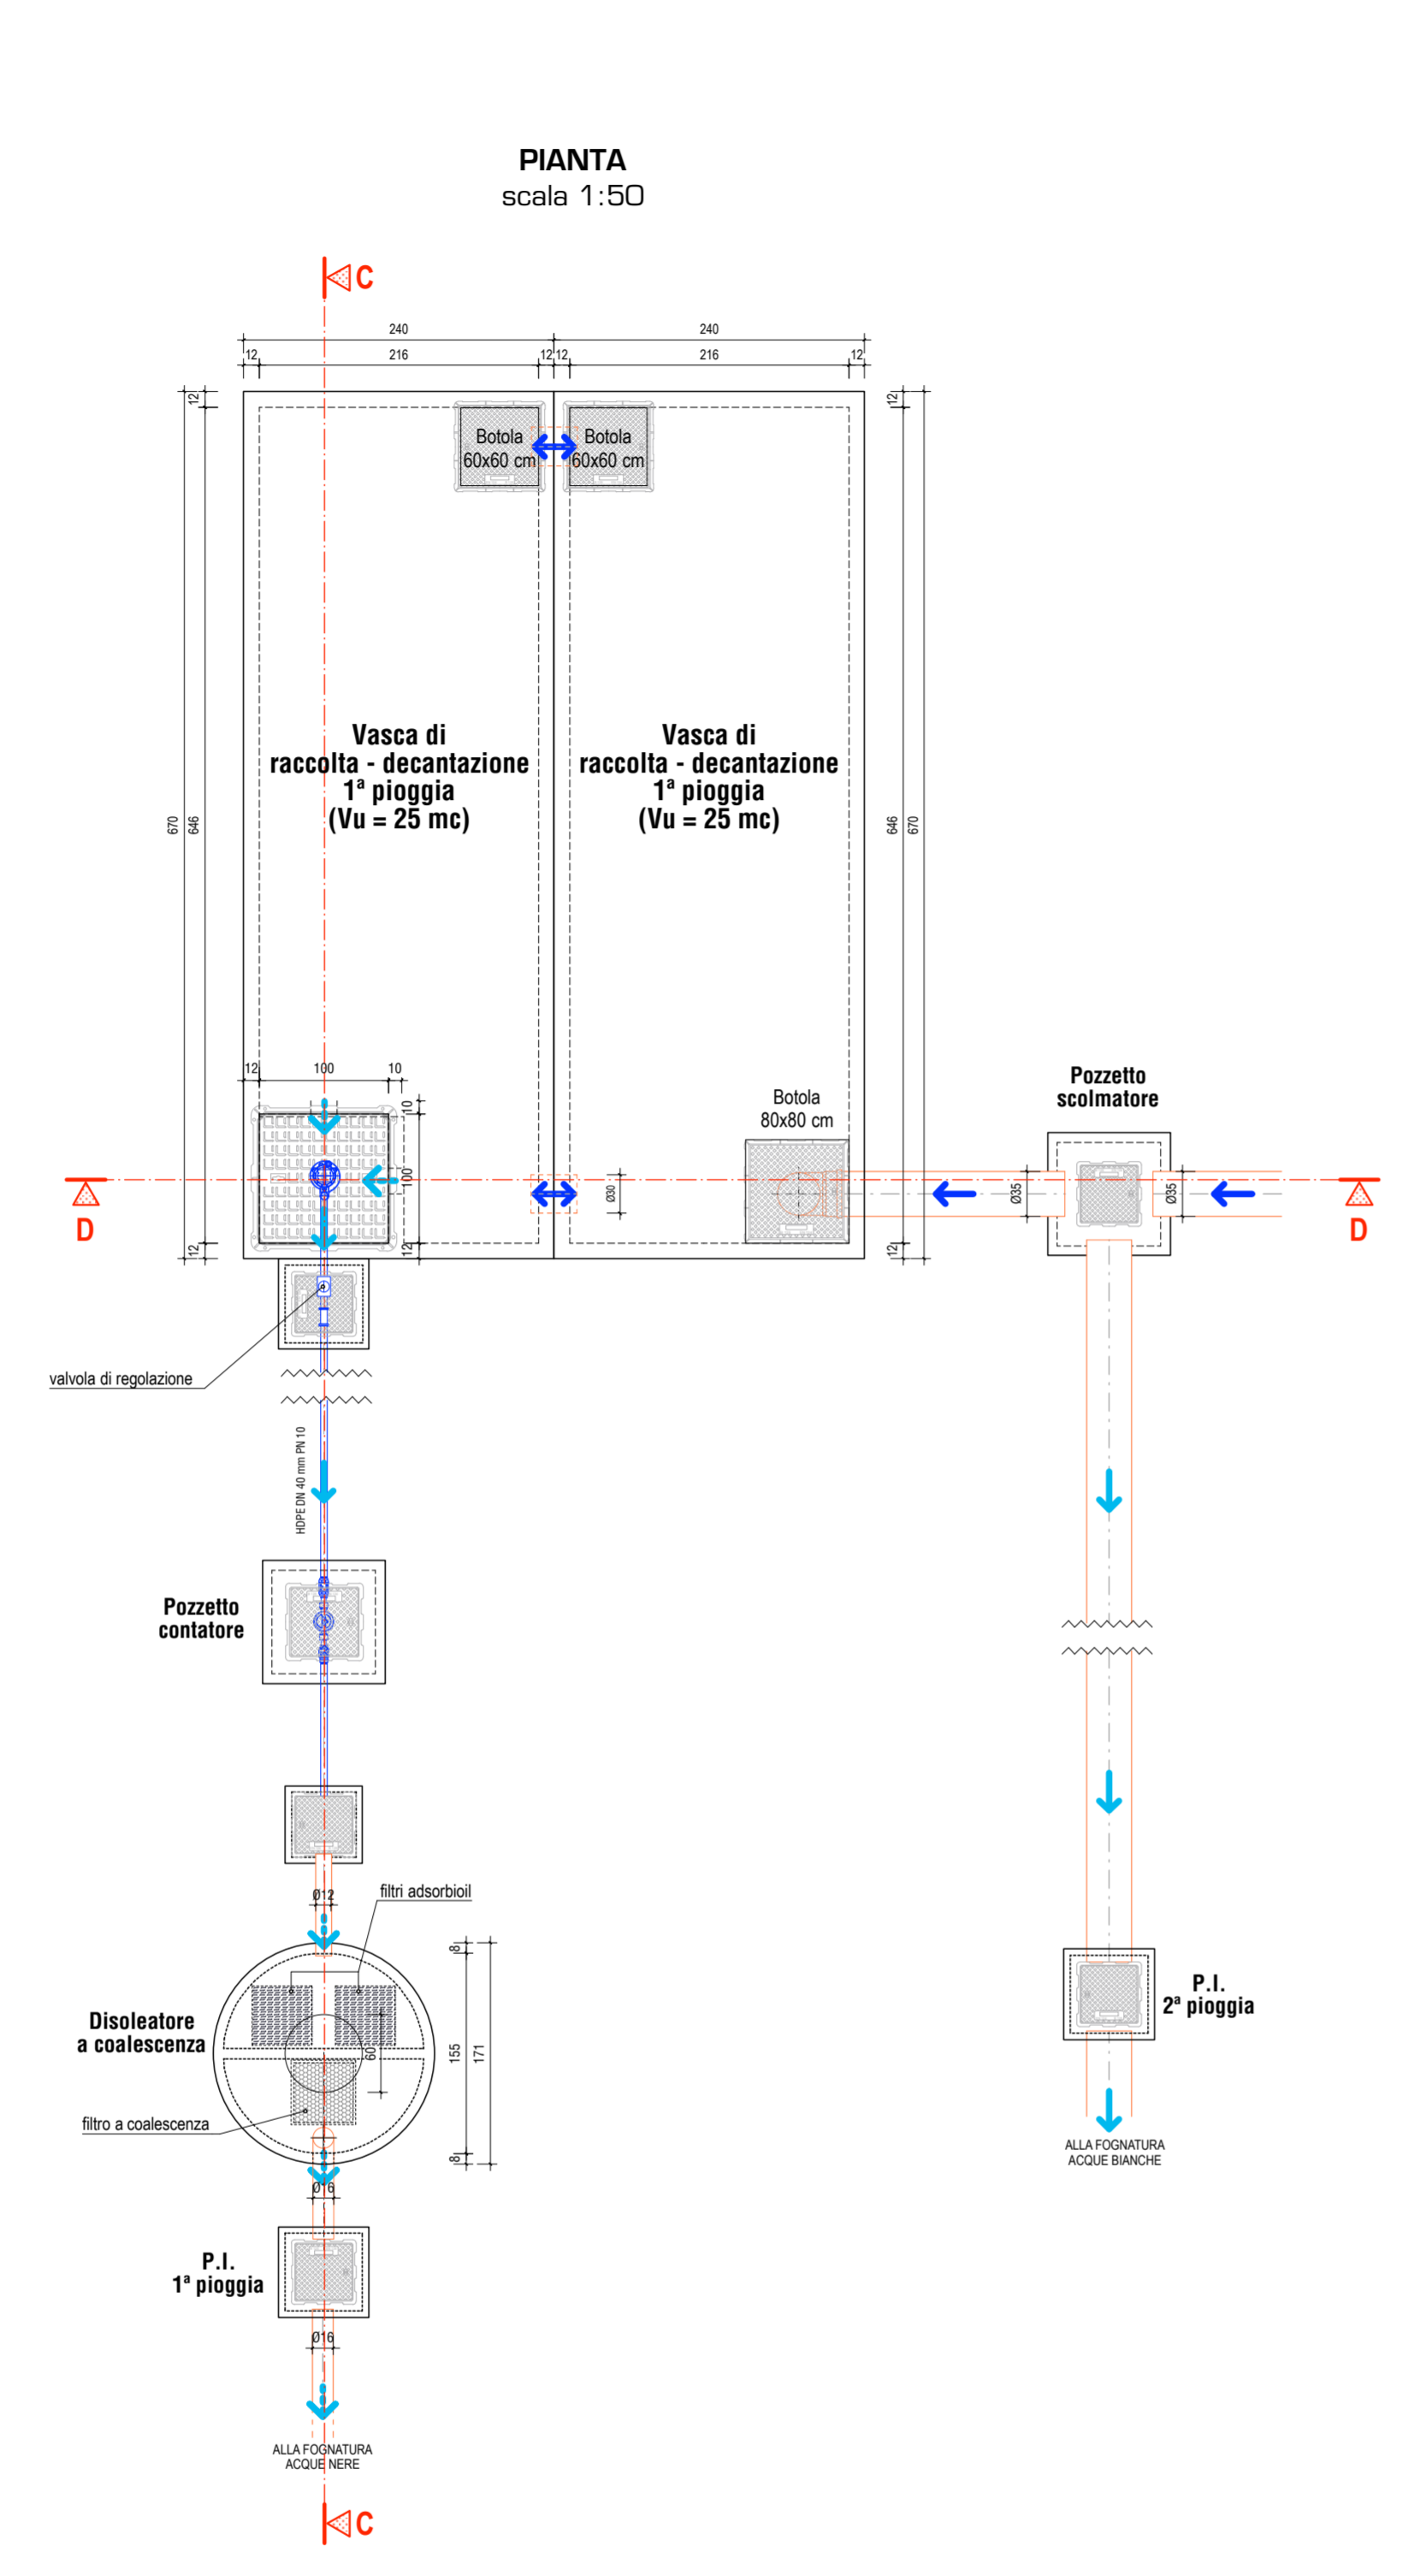

**PARTICOLARI VASCA DI SOLLEVAMENTO
ACQUE DI SPEGNIMENTO INCENDI**

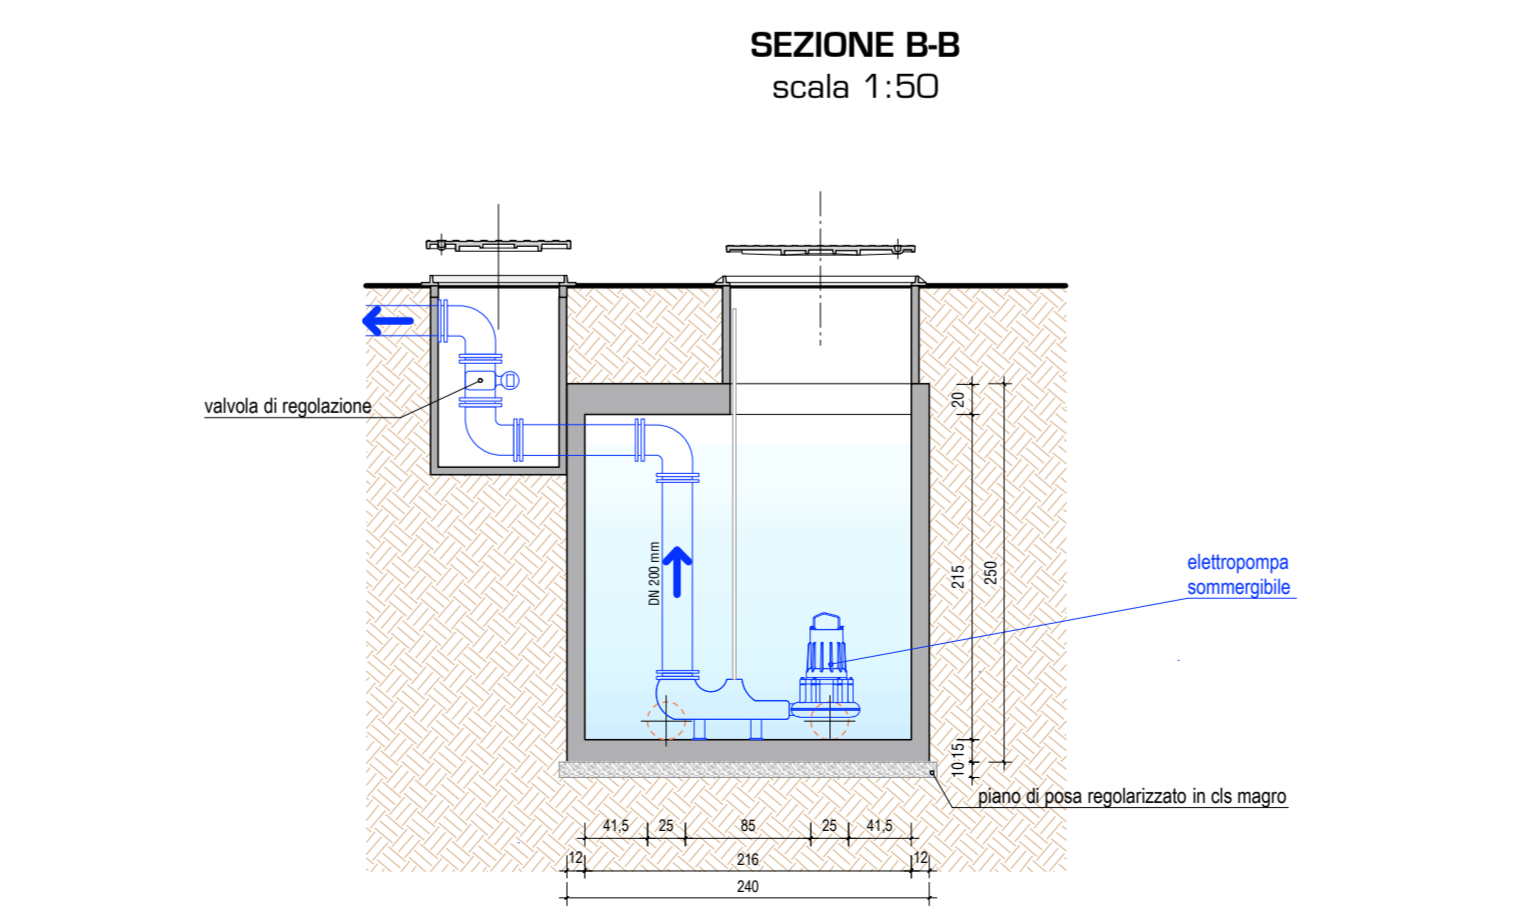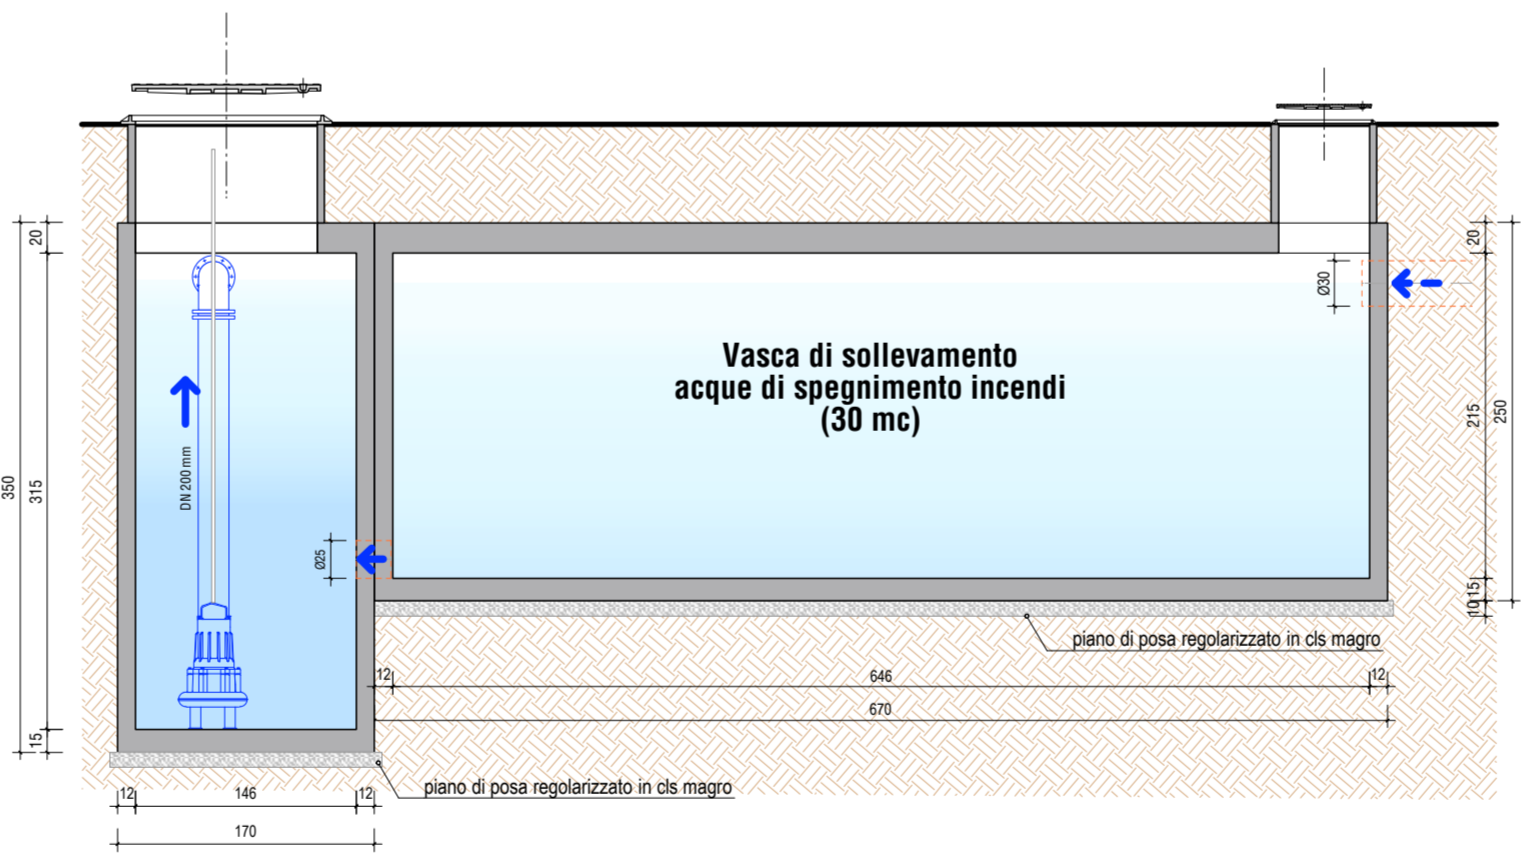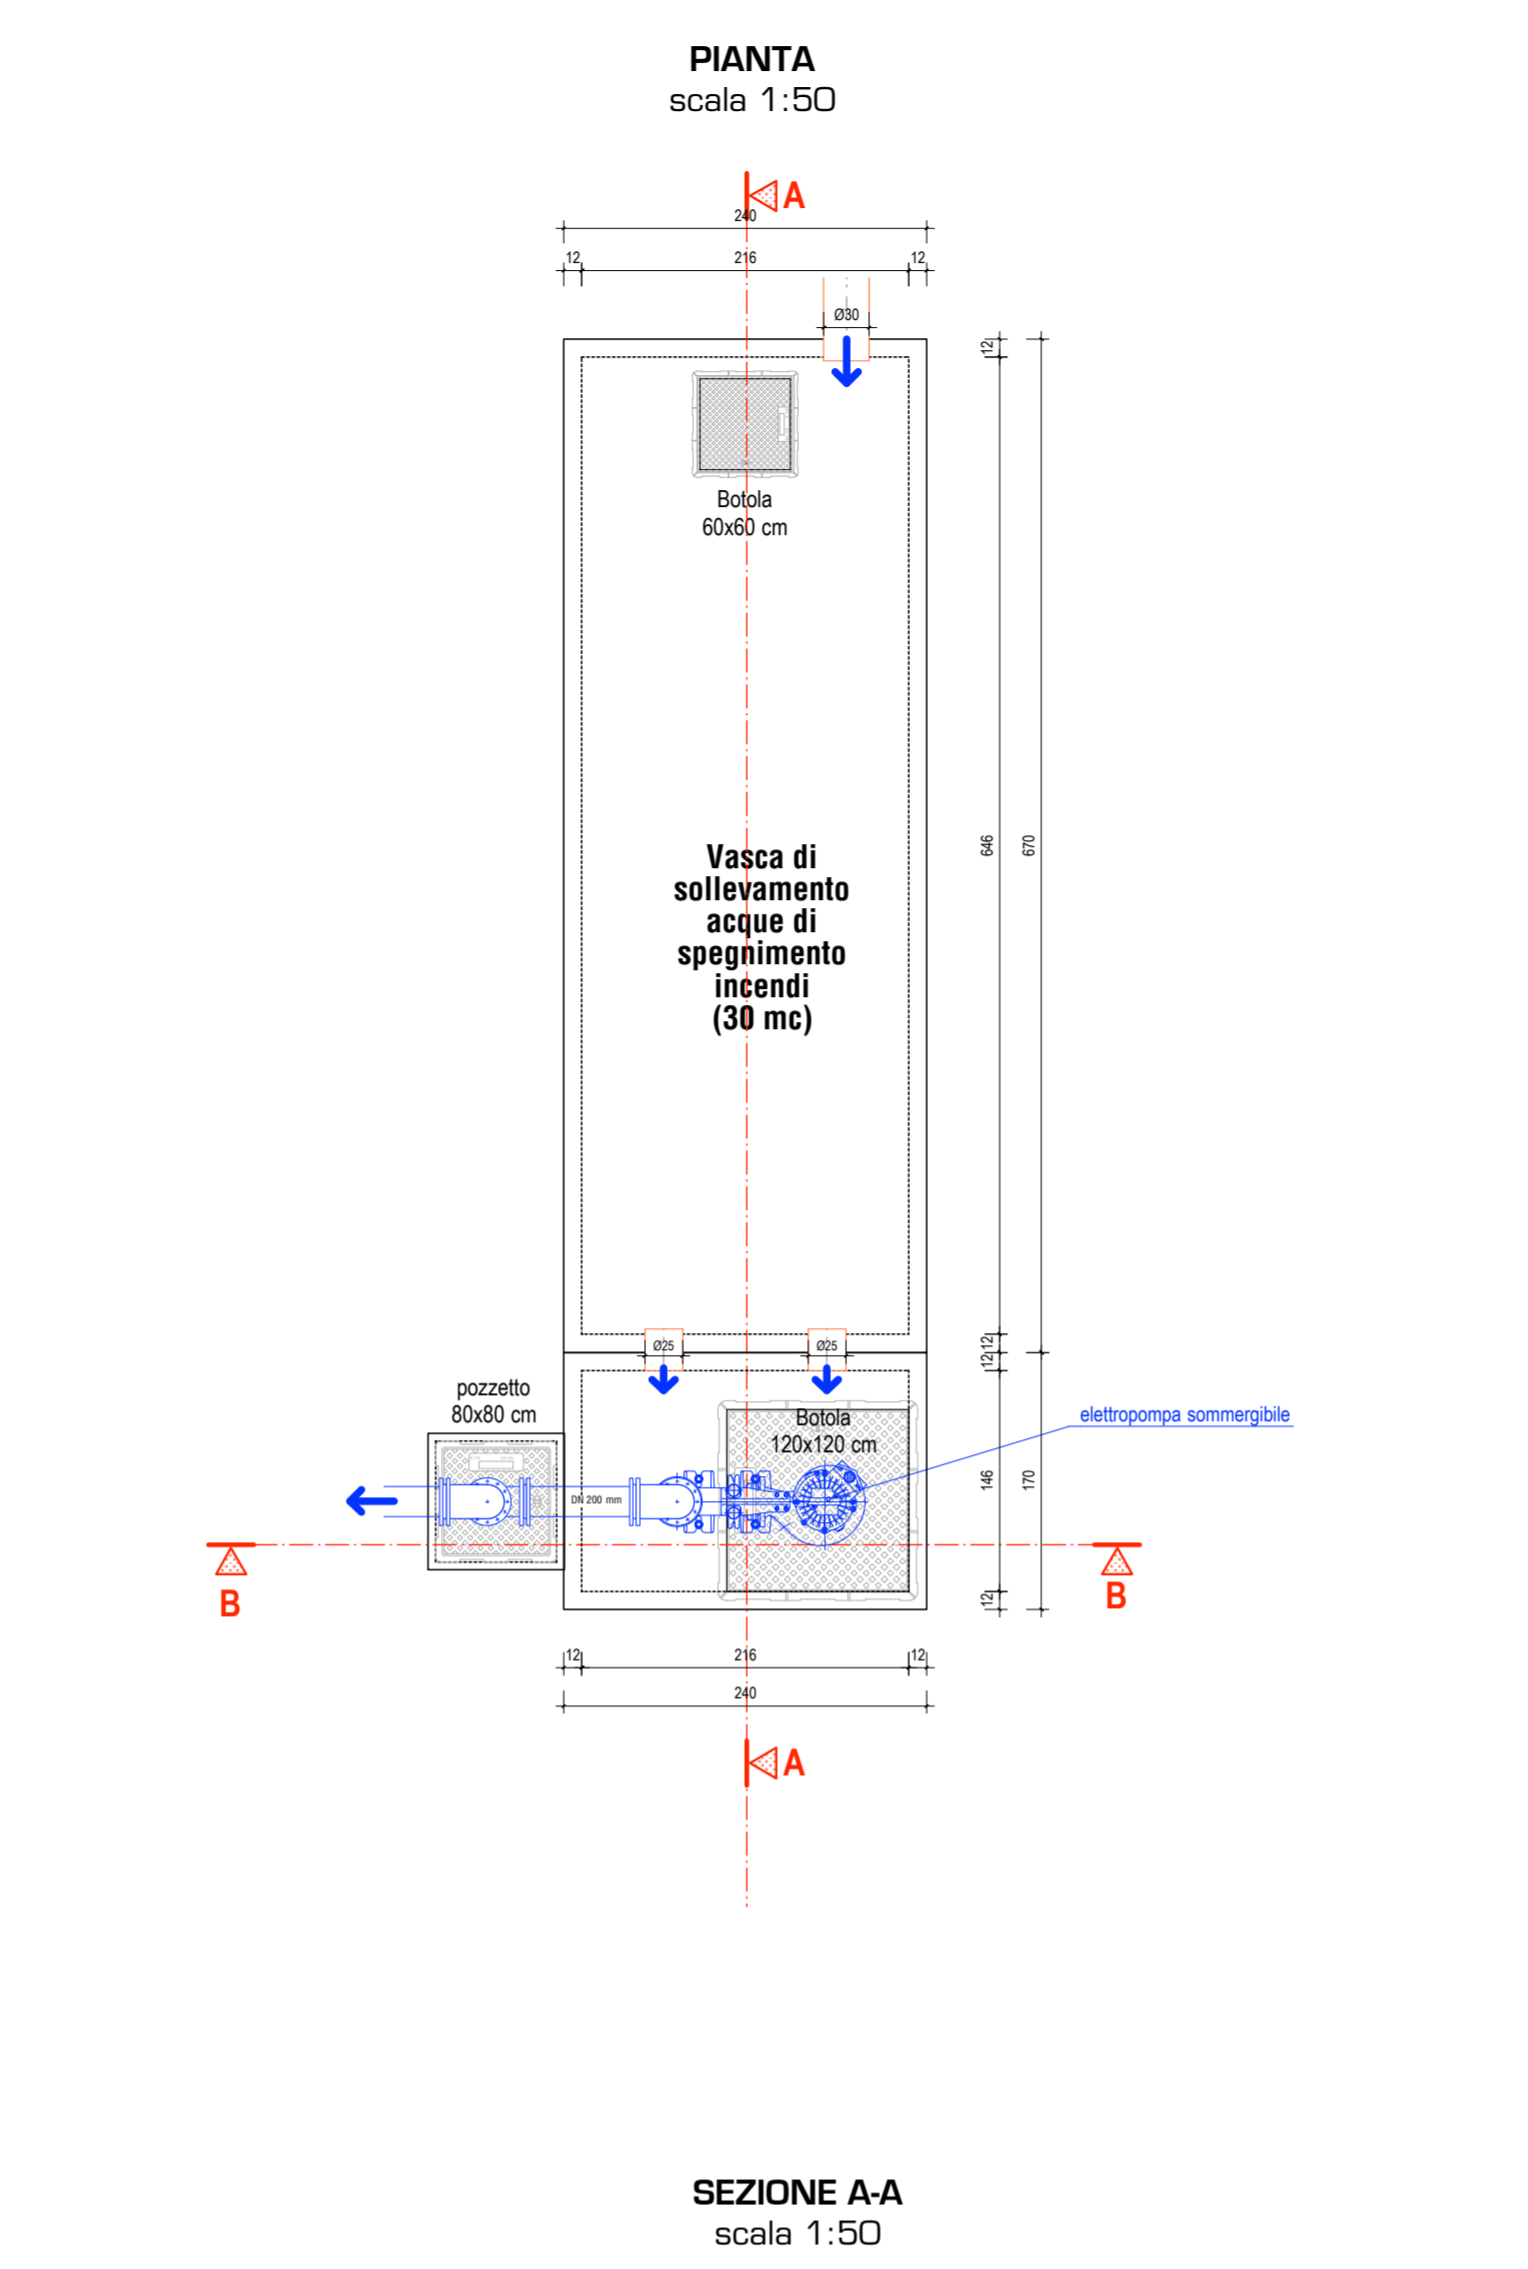

PARTICOLARI RISERVA IDRICA ANTINCENDIO

