


PIANTA AREA IN OGGETTO
Scala 1:200

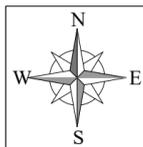


LEGENDA AREE

SIGLA	DESCRIZIONE	SUPERFICIE (mq)	STOCCAGGIO MASSIMO (t)
C	AREA CONFERIMENTO - area dove sono effettuate le operazioni di ricevimento e controllo del carico	150,00	-
IN	AREE R13 - aree di messa in riserva R13 dei rifiuti di terzi in ingresso all'impianto	145,00	26
T	AREA T - area dove sono effettuate le operazioni di trattamento di preparazione per il riutilizzo	40,00	-
R	AREE DI STOCCAGGIO R13 o D15 - area per lo stoccaggio dei rifiuti prodotti nel trattamento di preparazione per il riutilizzo	18,00	1
EoW	AREA DI ACCUMULO - area per l'accumulo dei pannelli ricondizionati pronta vendita	50,00	13
	AREA AMMINISTRATIVA	22,00	-
	SERVIZI IGIENICI ASSISTENZIALI	10,00	-
	AREA ACCUMULO PALLET	13,00	-

LEGENDA SIMBOLI

	Strutture di separazione REI-EI-R 60		Pulsante allarme incendio per interno
	Uscita di emergenza		Idrante a colonna UNI70
	Percorso d'esodo orizzontale		Naspo DN25
	Percorso d'esodo interno		Cassetta con manichetta, chiave per idrante e lancia; per idranti sottosuolo incluso attacco a collo di cigno completa di cartellonistica UNI EN 7010
	Percorso d'esodo entro corridoio cieco		Cartellonistica a norma UNI EN 7010 per naspi e idranti a muro
	Percorso automezzi emergenza (Larghezza 3,50 m)		Estintore portatile/carrellato di tipo, capacità e classe di estinzione indicati
	Luogo sicuro temporaneo		Cartellonistica estintori a norma UNI EN ISO 7010

L'impianto di illuminazione di sicurezza (conforme a UNI EN 1838) garantirà almeno 1 lux al centro delle vie d'esodo, un tempo di funzionamento minimo di 30 minuti o congruo con il tempo di evacuazione, un tempo di interruzione breve minore o uguale a 0,5 sec.

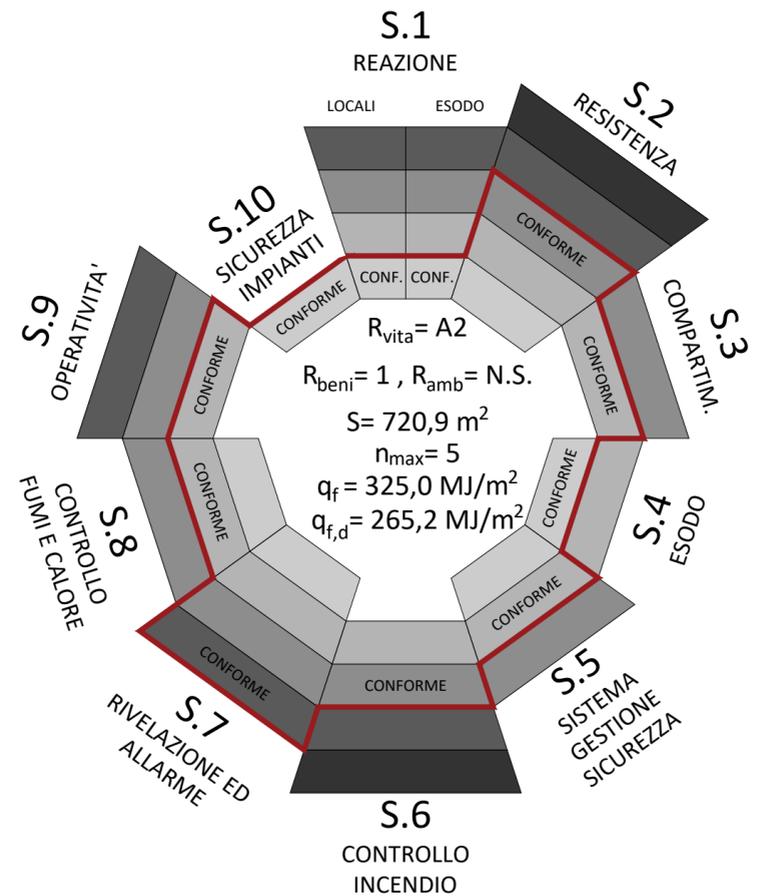

LZ SOLAR S.r.l.s.
Via Zannini n.58/60 - 36029 Valbrenta (VI)

DOMANDA DI AUTORIZZAZIONE PER L'AVVIO DI UNA NUOVA ATTIVITÀ DI MESSA IN RISERVA E PREPARAZIONE AL RIUTILIZZO (RICONDIZIONAMENTO) DI RAE
PRESSO LA SEDE OPERATIVA DI PIANEZZE (VI), VIA A. DE GASPERI n. Snc - 36060

STUDIO DI FATTIBILITÀ

TITOLO ELABORATO:
STRATEGIA E DISPOSITIVI ANTINCENDIO



0 18/03/2024 Prima Emissione

REV DATA OGGETTO REVISIONE

REDAZIONE: UT | VERIFICA: PRG | APPROVAZIONE: DT

CODICE ELABORATO:
01 | C194 | SDF | F | 02 | 0 | DWG

SCALA:
1:200

TAVOLA:
F02